






PIANTA PIANO INTERRATO

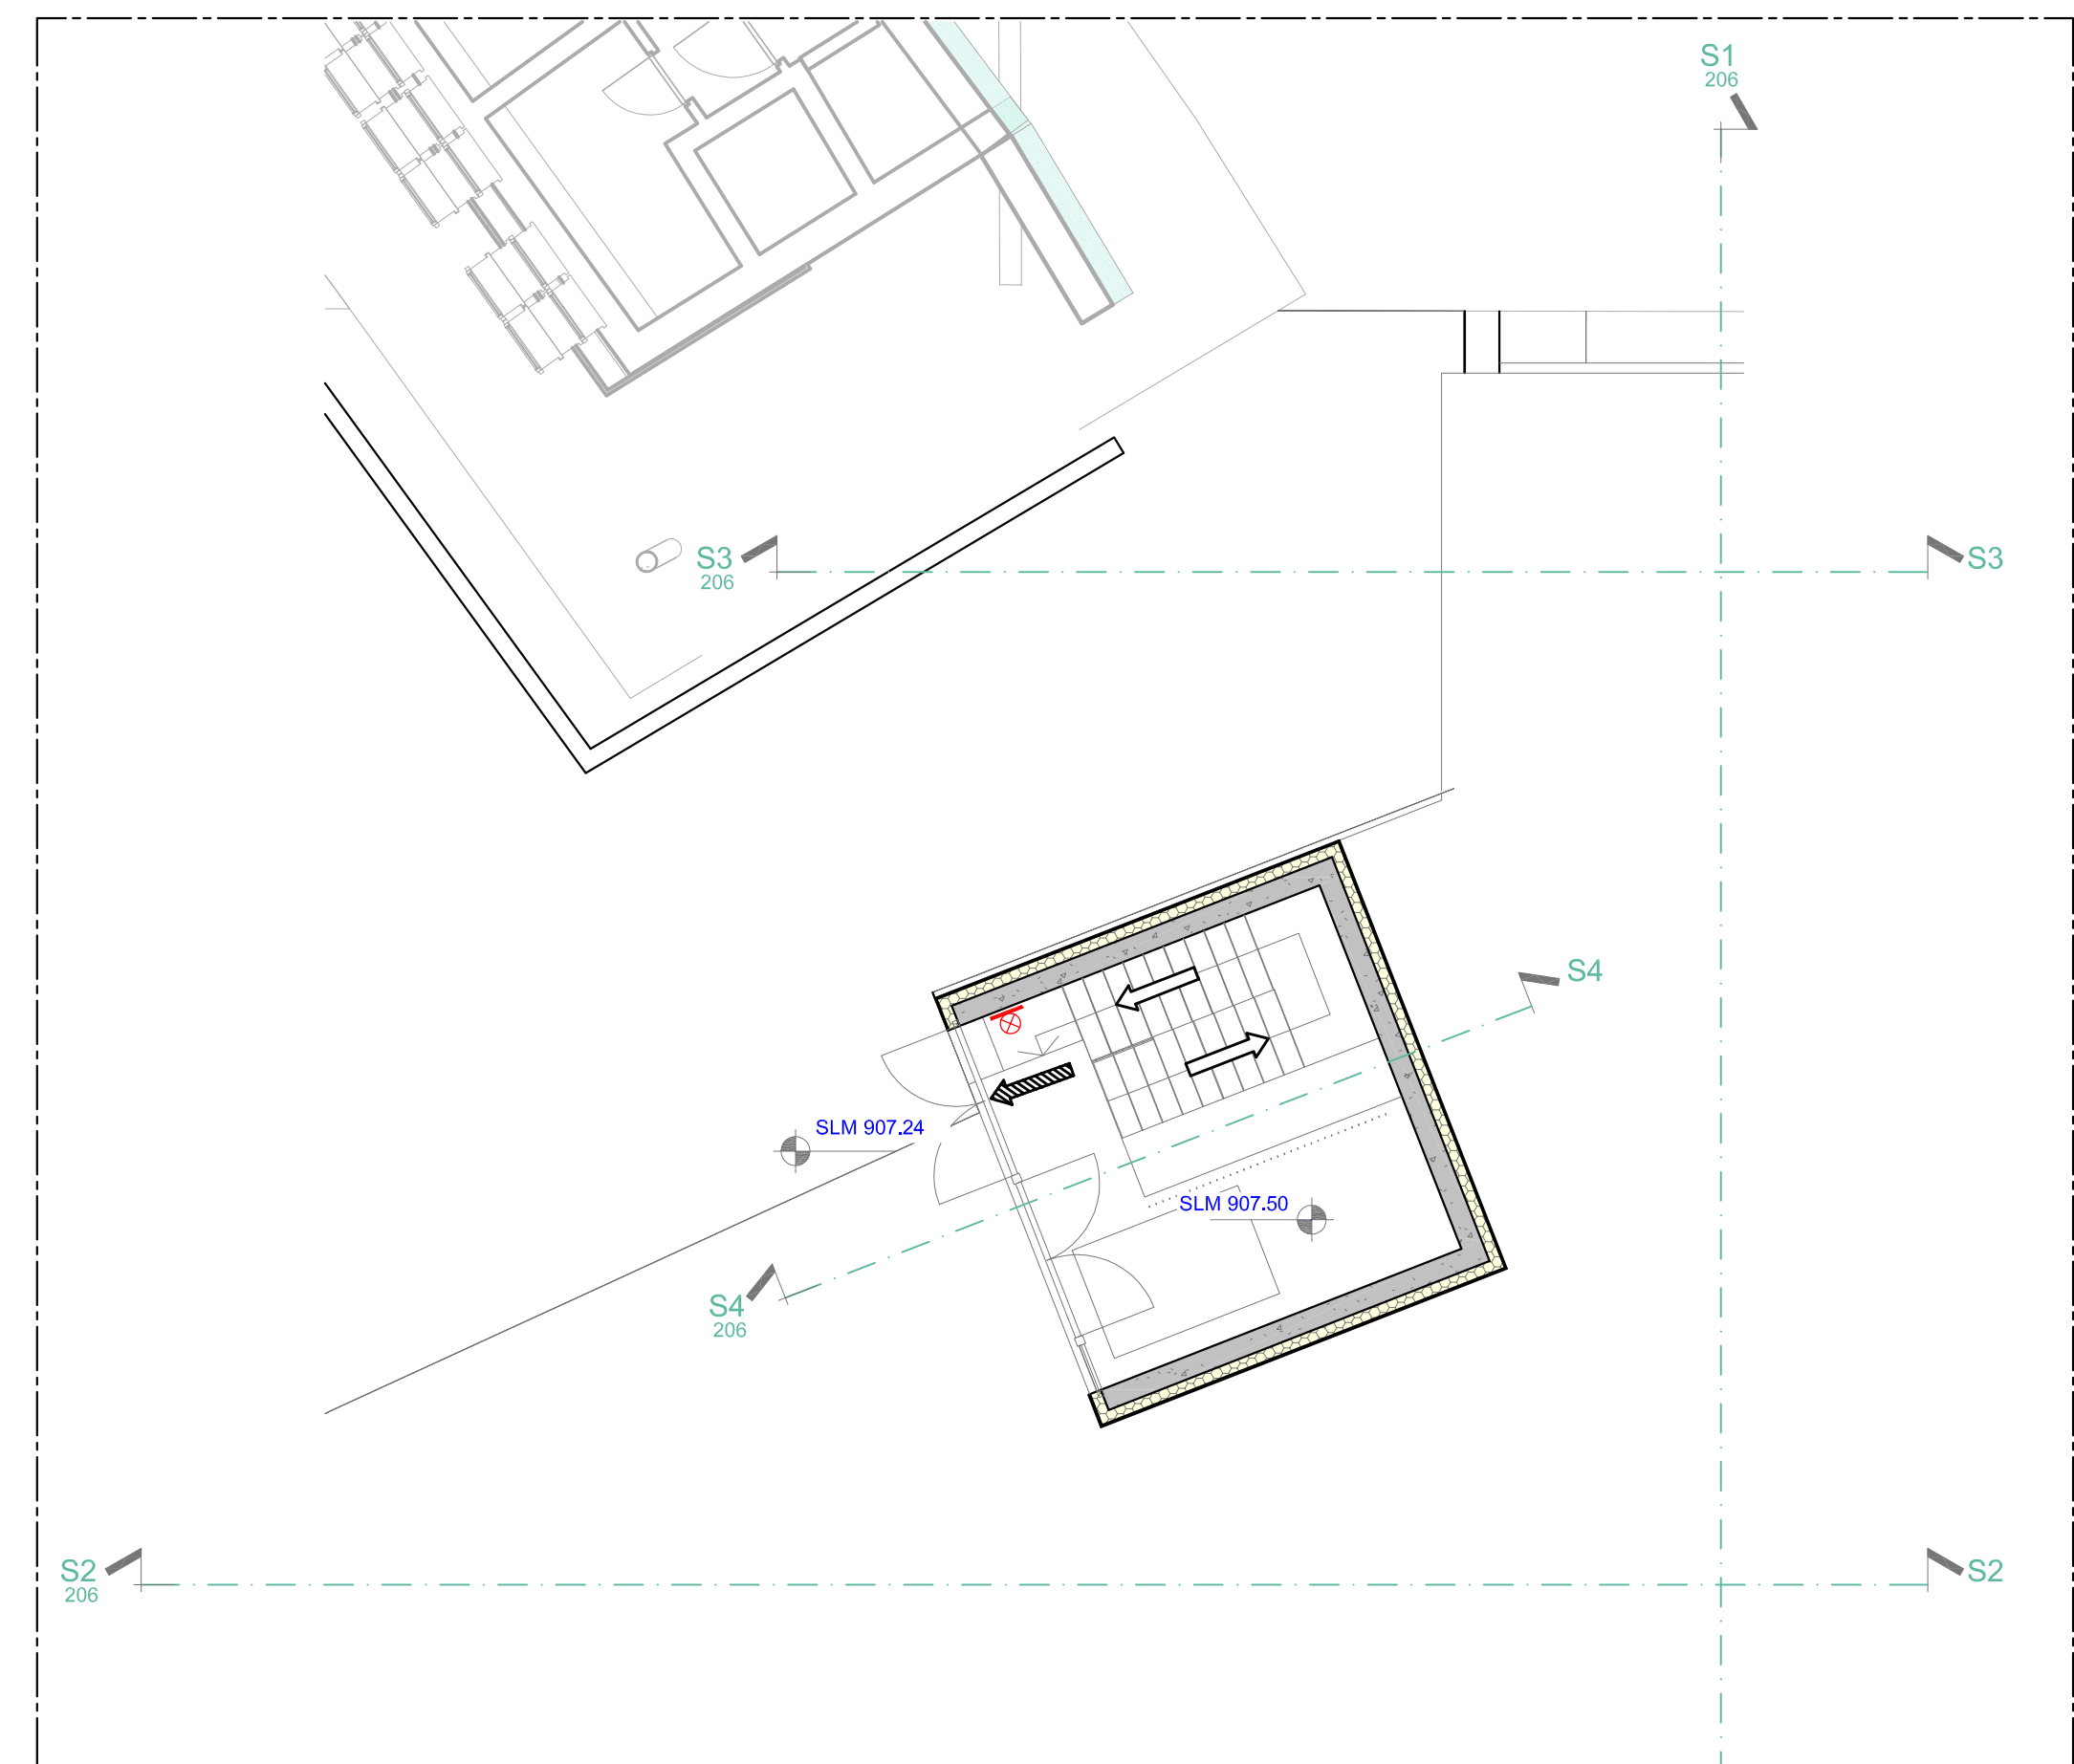


PIANTA PIANO PISTE

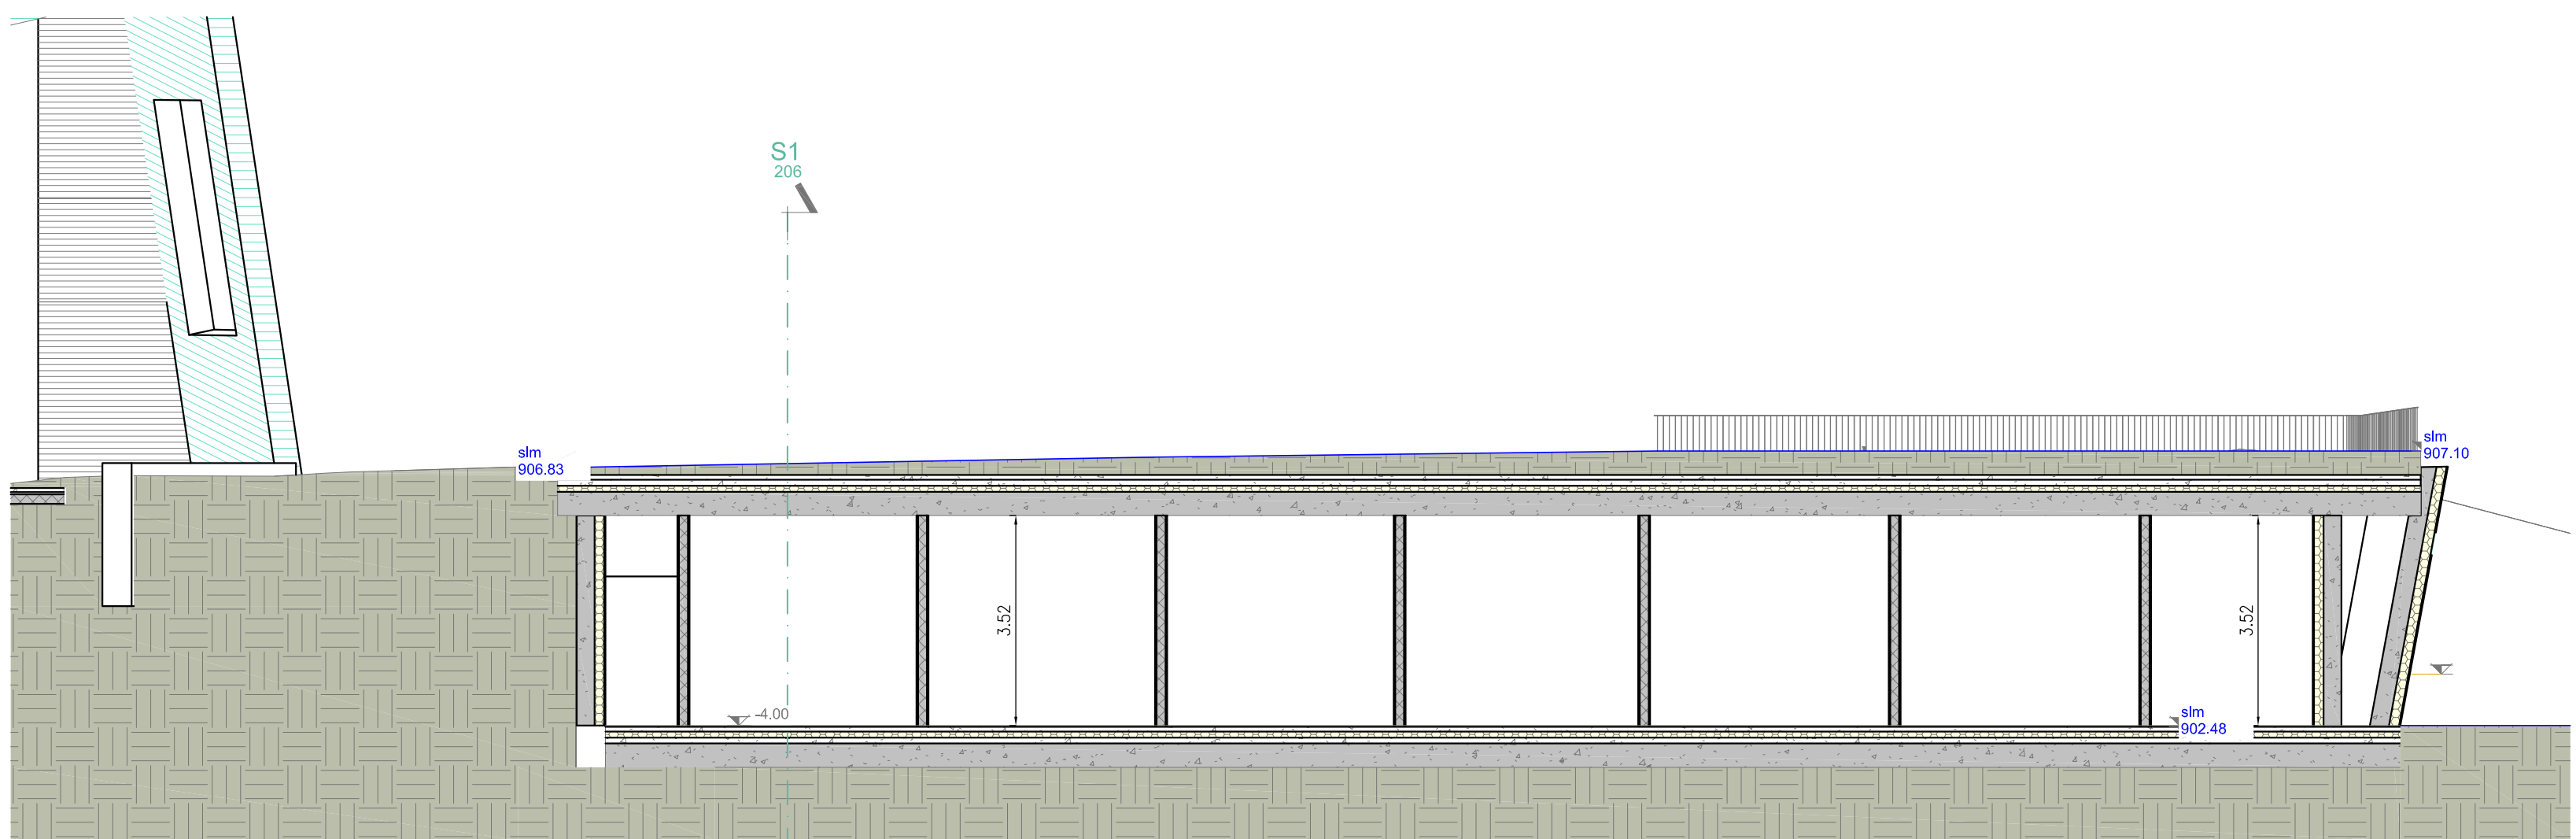


SEZIONE S3

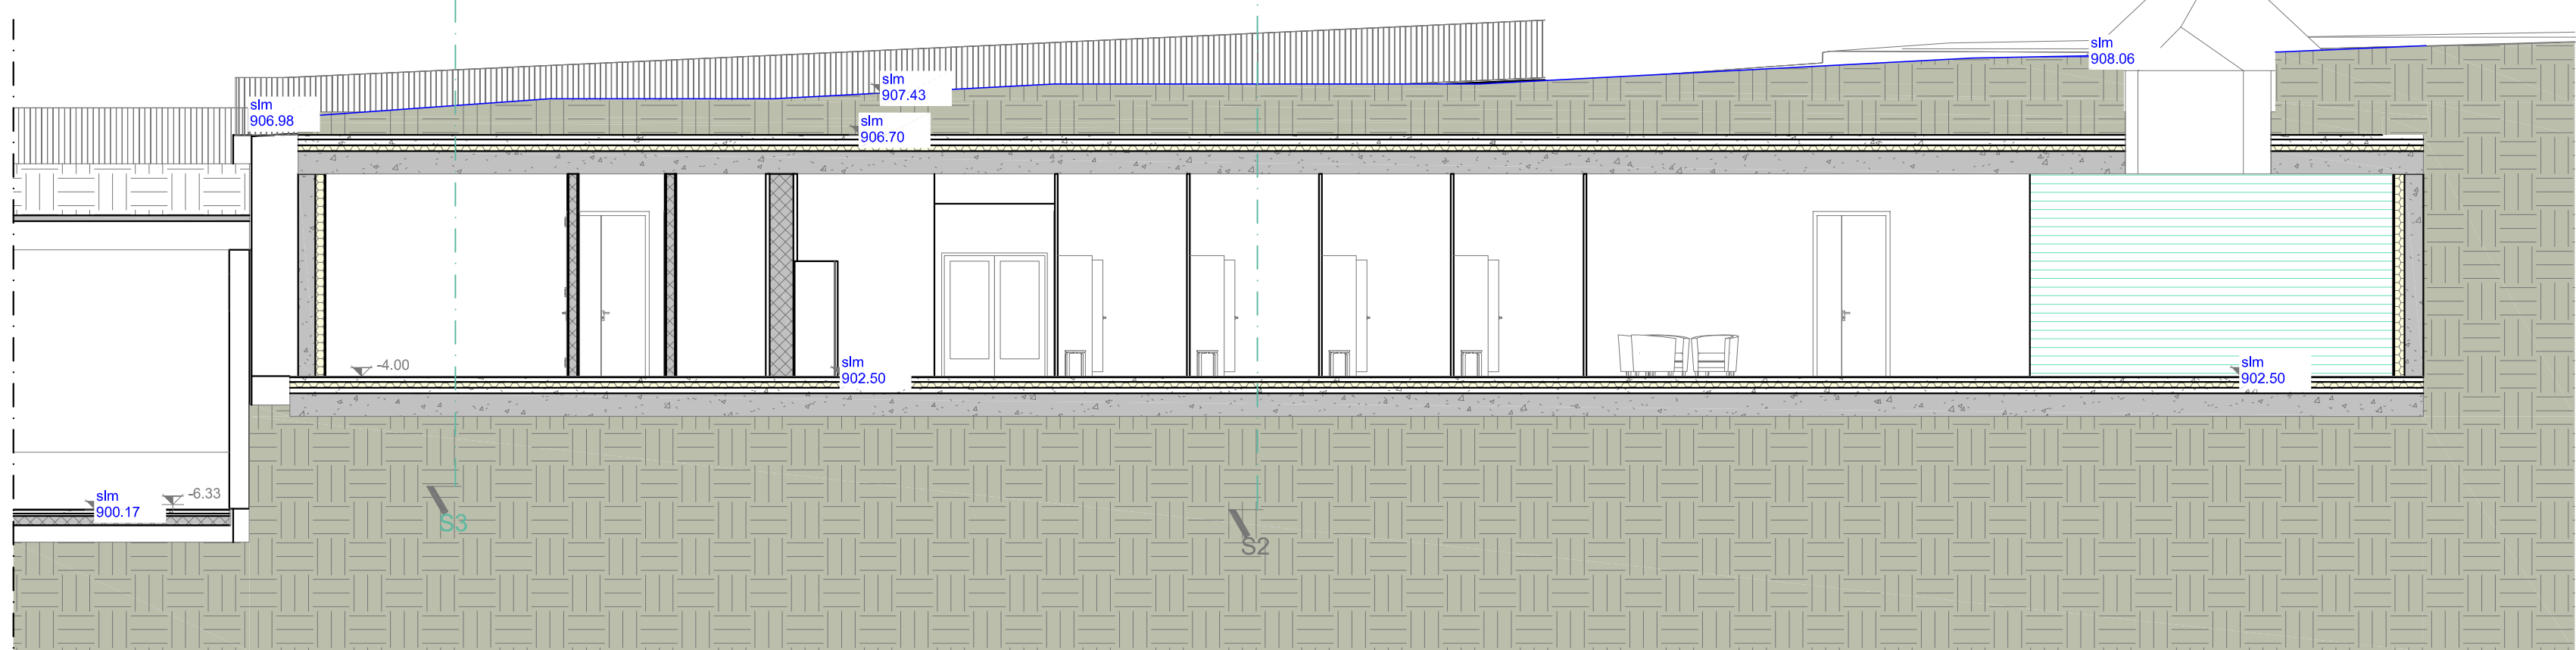

SEZIONE S1

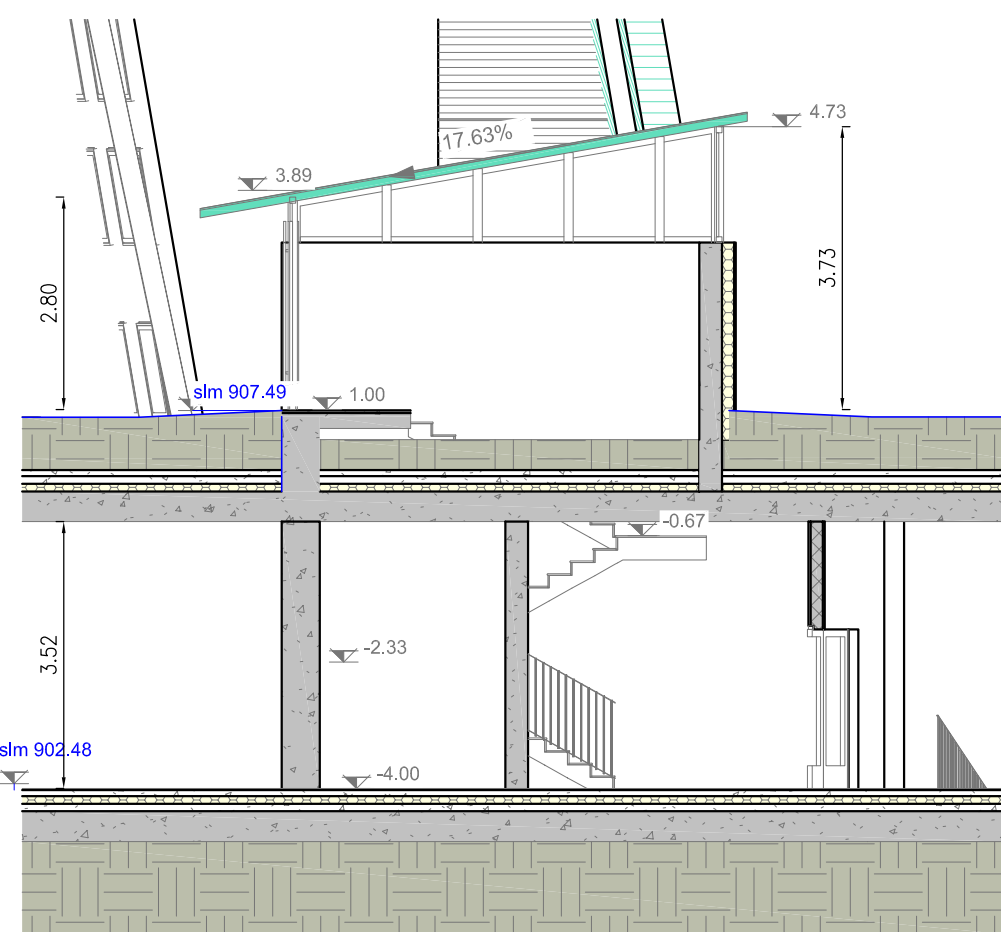

SEZIONE S4

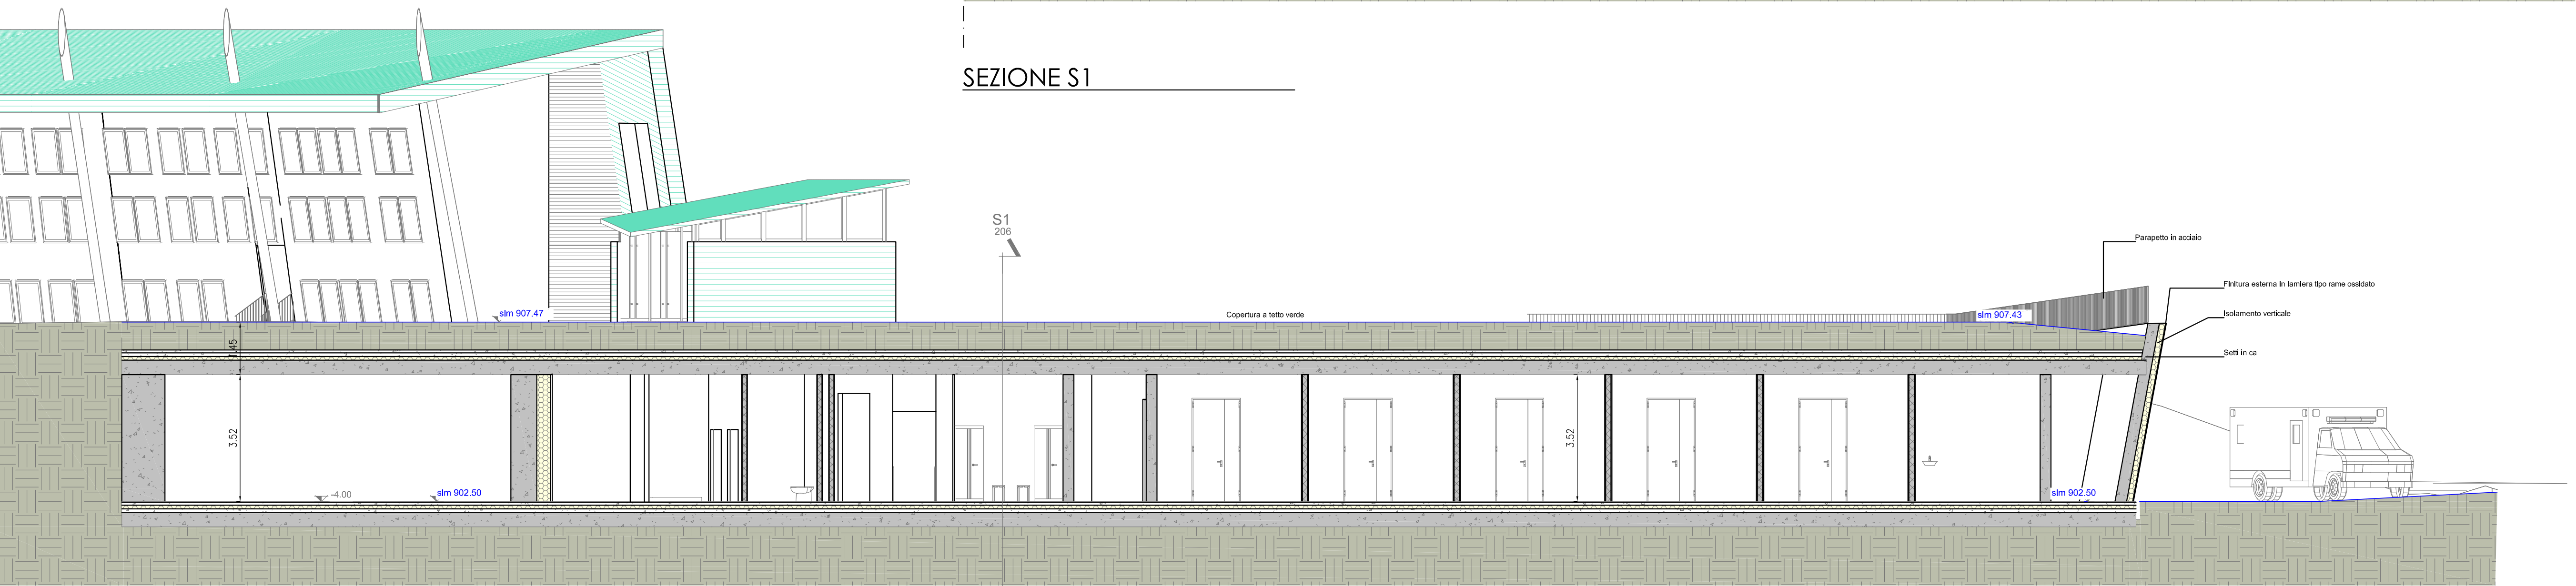

SEZIONE S2

SIMBOLI GRAFICI MEZZI ANTINCENDIO					
CATEGORIA	SIMBOLO FIGURATO	DEFINIZIONE	CATEGORIA	SIMBOLO FIGURATO	DEFINIZIONE
SISTEMI ANTINCENDIO IDRICI		Impianto sprinkler	ESTINTORI		Estintore portatile
		Estintore fissato			Estintore correlato
		Idrante a muro con segnalazione fiamme e fumo	ELEMENTI COSTRUTTIVI E RELATIVE APERTURE		Porta resistente al fuoco
		Idrante sotterraneo			Maniglione antipanico
DISTACAMENTO		Altoparlante per allarme singolo e doppio	LAMPADA DI EMERGENZA		Em o soffitto o parete
		Altoparlante per allarme singolo e doppio			Compartimento di appoggio
SISTEMI DI VIE D'USCITA		Porta di uscita	SISTEMI DI SEGNALE		Impianto di allarme
		Porta di uscita			Impianto automatico di rilevazione d'incendio

COMPARTIMENTAZIONE REI60 STRUTTURA VETRATA EI60

PROVINCIA AUTONOMA DI TRENTO
AGENZIA PROVINCIALE OPERE PUBBLICHE
SERVIZIO OPERE CIVILI
UFFICIO PROGETTAZIONE E DIREZIONE LAVORI

COMUNE DI TESERO
LAVORI PUBBLICI E AMBIENTE

Lavori di adeguamento dello stadio del fondo a Lago di Tesero
UF1A - UF1B

FASE PROGETTO:
PROGETTO DEFINITIVO

CATEGORIA:
PREVENZIONE INCENDI

PRODOTTORE:
NUOVO EDIFICIO INTERRATO

C. SP. E-90/000	C. SOC. 5360	SCALA: 1:100	FASE PROGETTO: D	TIPO FAB. T	CATEGORIA: 360	PARTE OPERA: UF1A	N° PROJ. 201	REVISIONE:
PROGETTO ARCHITETTONICO: arch. Marco GIOVANAZZI			PROGETTO STRUTTURE E ANTINCENDIO: ing. Marco SONTACCHI INGEGNERE REG. IN INGEGNERIA DELLA PROV. DI TRENTO AVV. RG. MARCO SONTACCHI BOLOGNA ALBO N° 1992			VIAI IL DIRIGENTE: ing. Marco GELMINI		
PROGETTO IMPIANTI ELETTRICI: ing. Renato COSER			PROGETTO IMPIANTI TERMOMECCANICI: ing. Giovanni BETTI			VIAI IL DIRETTORE DELL'UFFICIO: arch. Silvano TOMASELLI IL COORDINATORE DEL GRUPPO DI PROGETTO: ing. Gabriele DEVIGILI		
CSP: ing. Piero MATTIOLI			RELAZIONE GEOLOGICA: geol. Mirko DEMOZZI			RELAZIONE ACUSTICA: ing. Matteo AGOSTINI		

NOTE FILE: 5360-DT360-201.dwg

DATA REDAZIONE:
LUGLIO 2022