



PIANO INTERRATO - SCALA 1:75

LEGENDA SIMBOLI			
SIMBOLO	DESCRIZIONE	SIMBOLO	DESCRIZIONE
	TORRETTA A SCOMPARSA		CONDUTTURA INCASSATA
	QUADRO PRESE		PULSANTE ALLARME INCENDIO
	PRESA DATI		RILEVATORE FUMI OTTICO
	CITOFONO		RILEVATORE FUMI CON SEGNALAZ. OTTICA DI INTERVENTO
	ELETTROSERRATURA		SIRENA
	RILEVATORE INTRUSIONE A DOPPIA TECNOLOGIA		PANNELLO OTTICO/ACUSTICO ALLARME INCENDIO
	TASTIERA ANTINTRUSIONE ATTIVAZIONE/DISATTIVAZIONE IMPIANTO		TERMOSTATO
	CONTATTO MAGNETICO ANTINTRUS.		TELECAMERA CIRCUITO CHIUSO

PARTICOLARE TORRETTA A SCOMPARSA T1

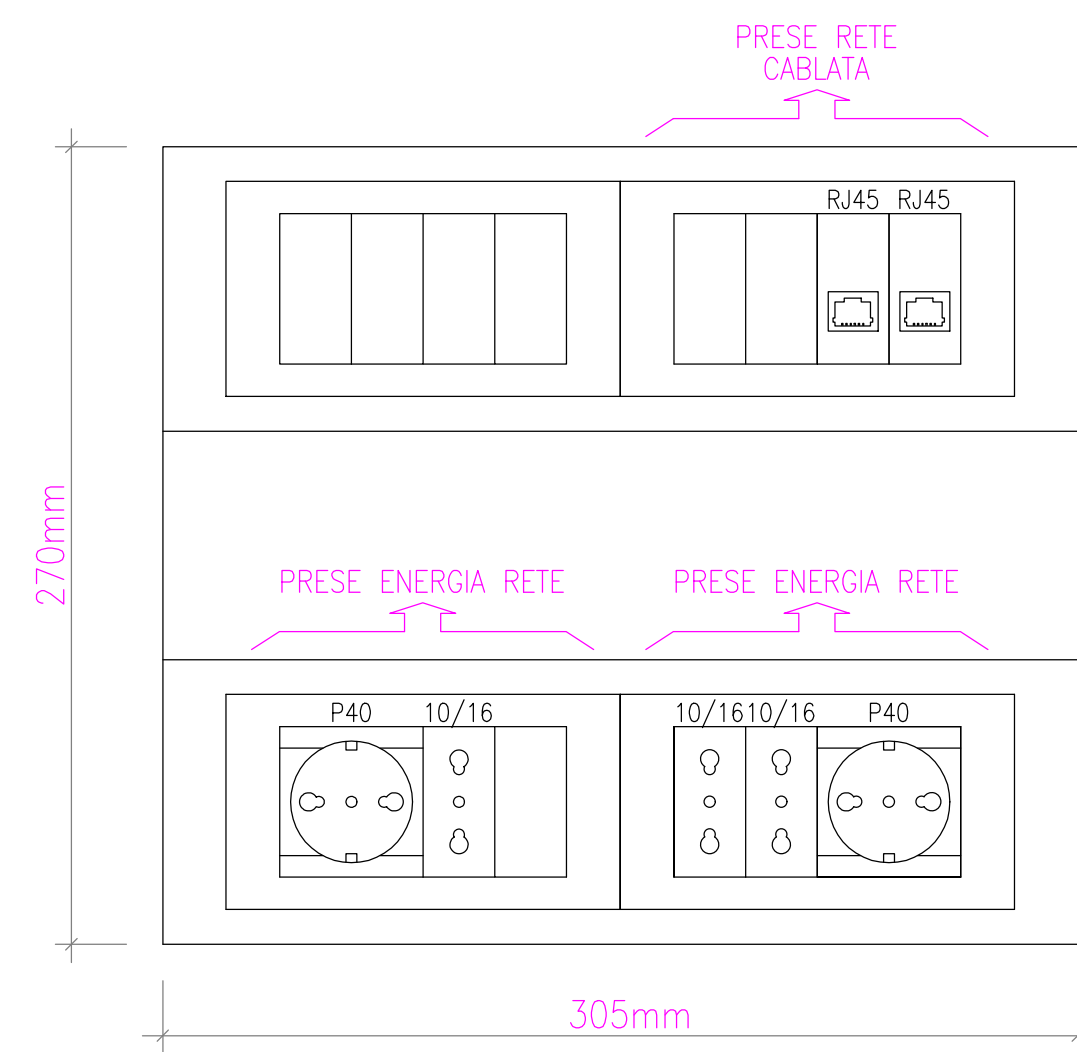

PARTICOLARE INSTALLAZIONE RILEVATORE DI FUMO

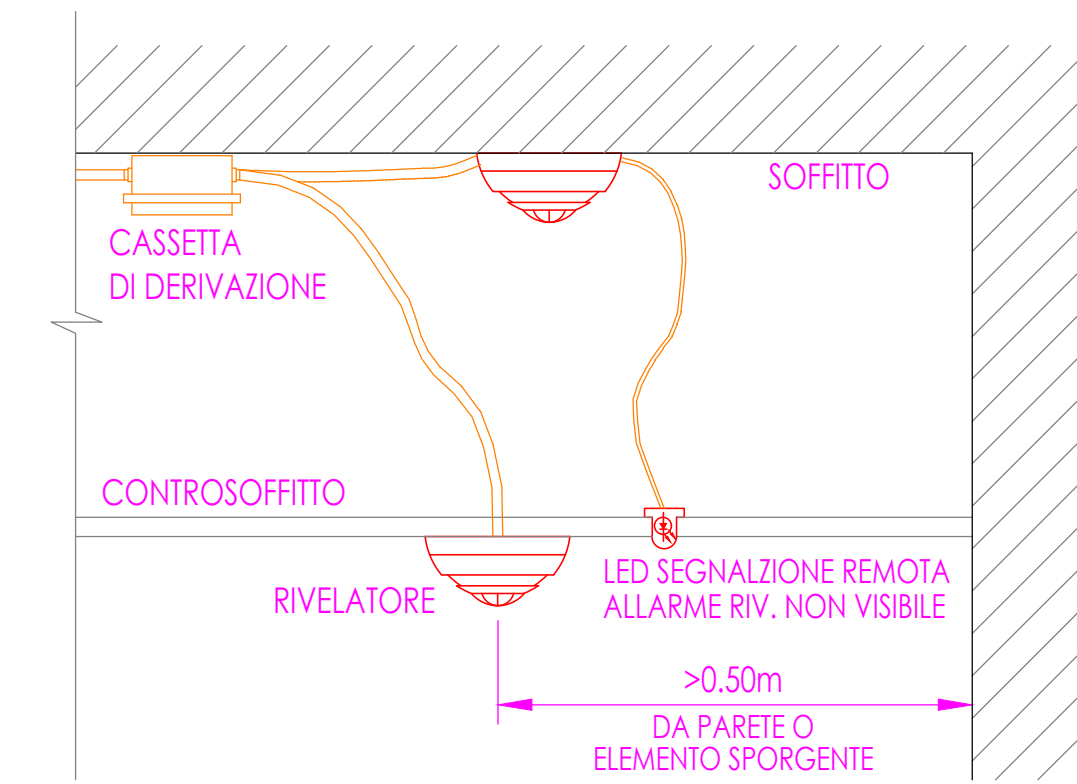

PROVINCIA AUTONOMA DI TRENTO
AGENZIA PROVINCIALE OPERE PUBBLICHE
SERVIZIO OPERE CIVILI
UFFICIO PROGETTAZIONE E DIREZIONE LAVORI

COMUNE DI TESERO
LAVORI PUBBLICI E AMBIENTE

Lavori di adeguamento dello stadio del fondo a Lago di Tesero
Unità funzionale UF1.A

FASE PROGETTO:

PROGETTO DEFINITIVO

CATEGORIA:

IMPIANTI

TITOLO TAVOLA:

Piano interrato
Piante impianti ausiliari e rilevazione fumi

C. SP.	C. SOC.	1:75	FASE PROGETTO:	TIPO ELAB.	CATEGORIA:	PARTE D'OPERA:	N° PROJ.	REVISIONE:
E-90/000	5360	1:75	D	T	331	UF1.A	003	

PROGETTO ARCHITETTONICO:	PROGETTO STRUTTURE E ANTINCENDIO:	Visto IL DIRETTORE DELL'UFFICIO:
arch. Marco GIOVANAZZI	ing. Marco SONTACCHI	ing. Marco GELMINI

PROGETTO IMPIANTI ELETTRICI:	PROGETTO IMPIANTI TERMOMECCANICI:	Visto IL DIRETTORE DELL'UFFICIO:
ing. Renato COSER	ing. Giovanni BETTI	arch. Silvano TOMASELLI

CSP:	RELAZIONE GEOLOGICA:	RELAZIONE ACUSTICA:
ing. Piero MATTIOLI	geol. Mirko DEMOZZI	ing. Matteo AGOSTINI

NUMERO FILE: 5360-DT331-03

DATA REDAZIONE: Luglio 2022