



PIANO INTERRATO - SCALA 1:75

LEGENDA SIMBOLI			
SIMBOLO	DESCRIZIONE	SIMBOLO	DESCRIZIONE
	QUADRO ELETTRICO		CONDUTTURA ASCENDENTE/DISCENDENTE
	PRESA ENERGIA		SCATOLA DI DERIVAZIONE 480x160x70mm
	TORRETTA A SCOMPARSA		NODO DI TERRA PRINCIPALE
	QUADRO PRESE		ESCLUSO DAL PROGETTO
	ALIMENTAZIONE DIRETTA		


SCHEMA AD ALBERO IMPIANTO ELETTRICO

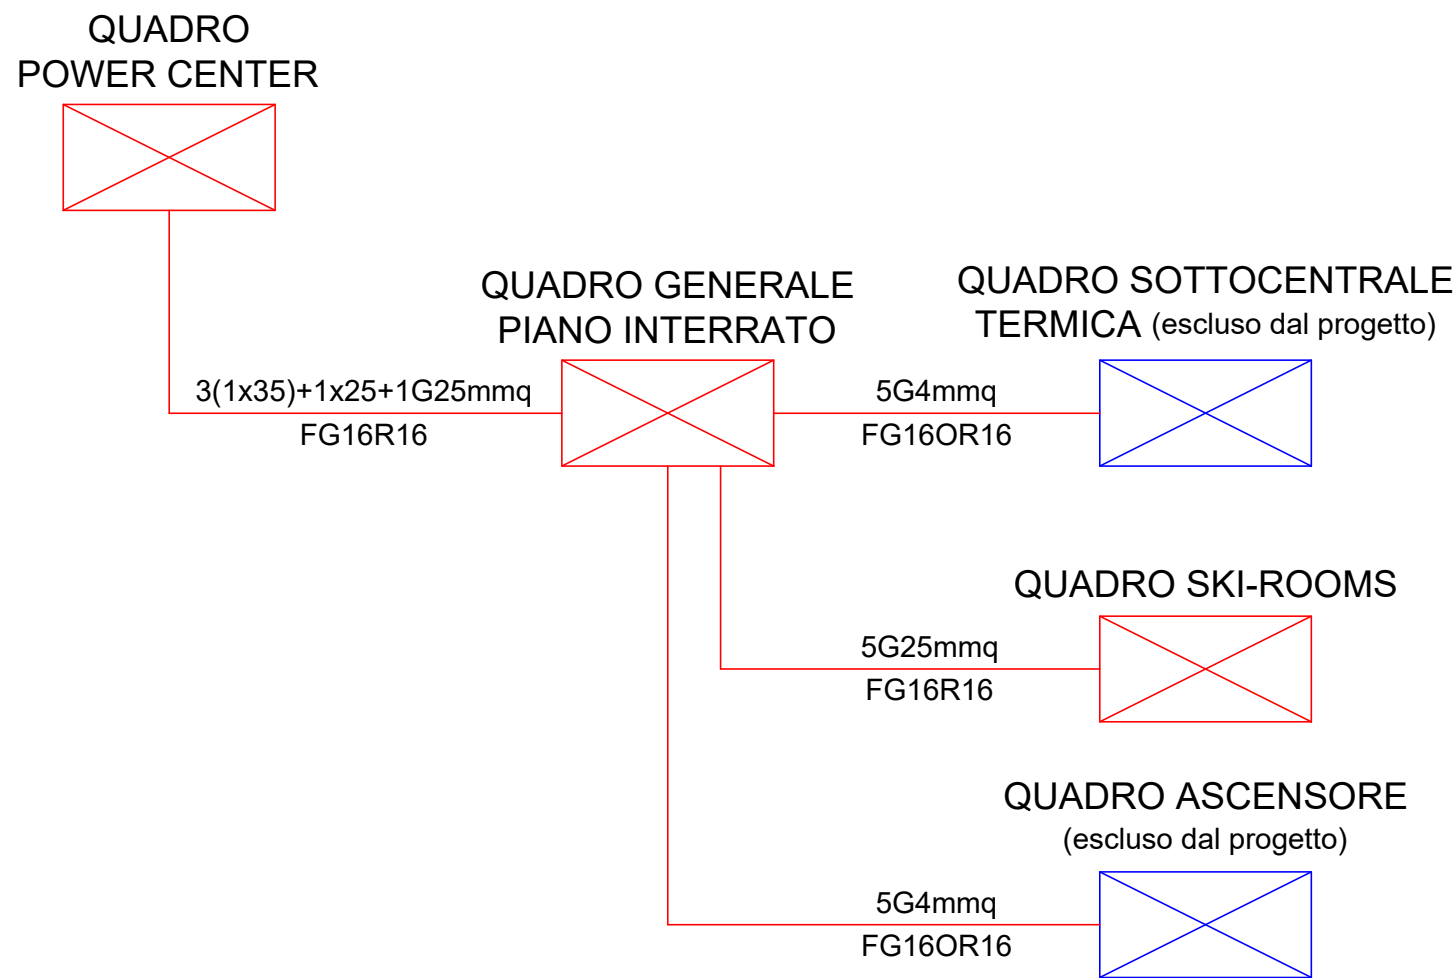

PARTICOLARE TORRETTA A SCOMPARSA T1

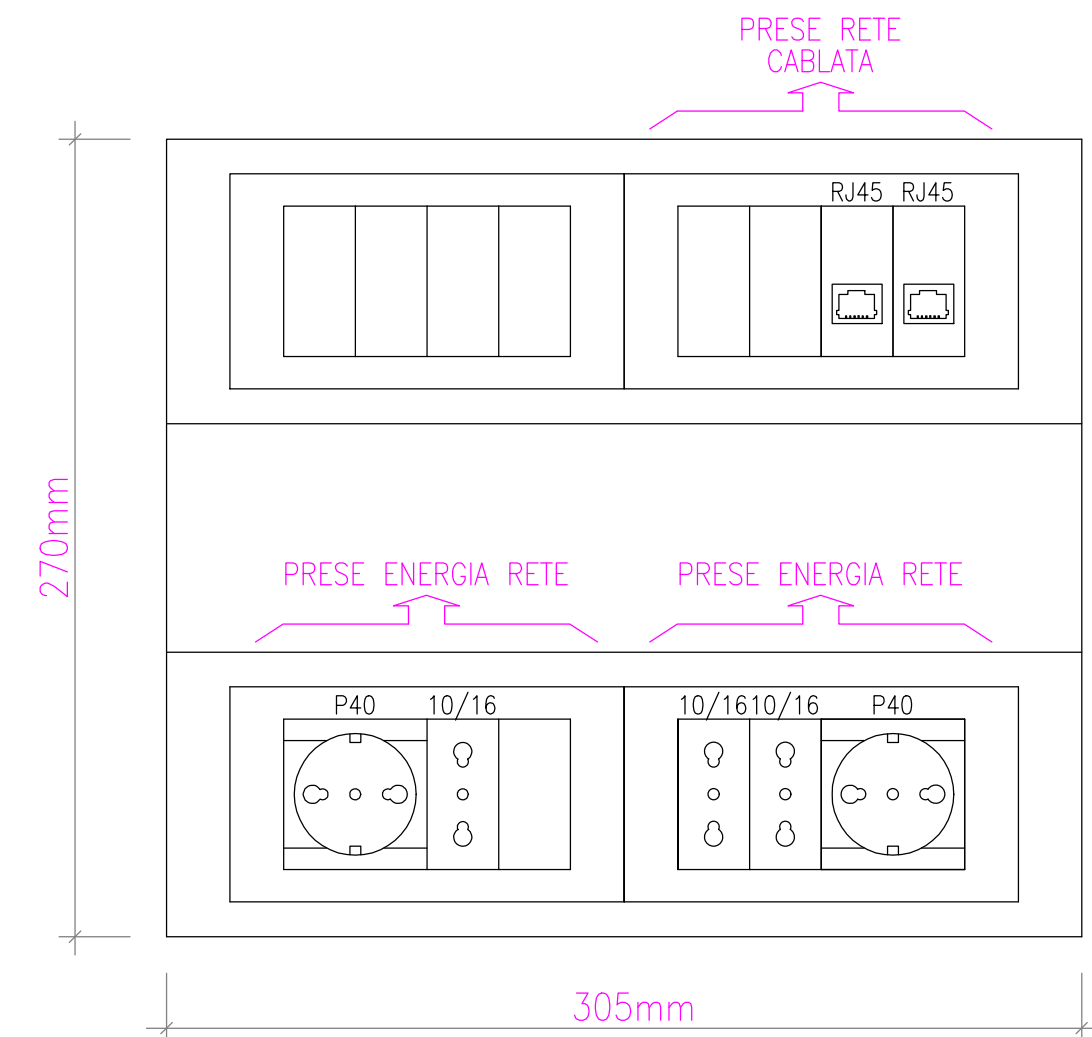

PARTICOLARE QUADRO PRESE QP1

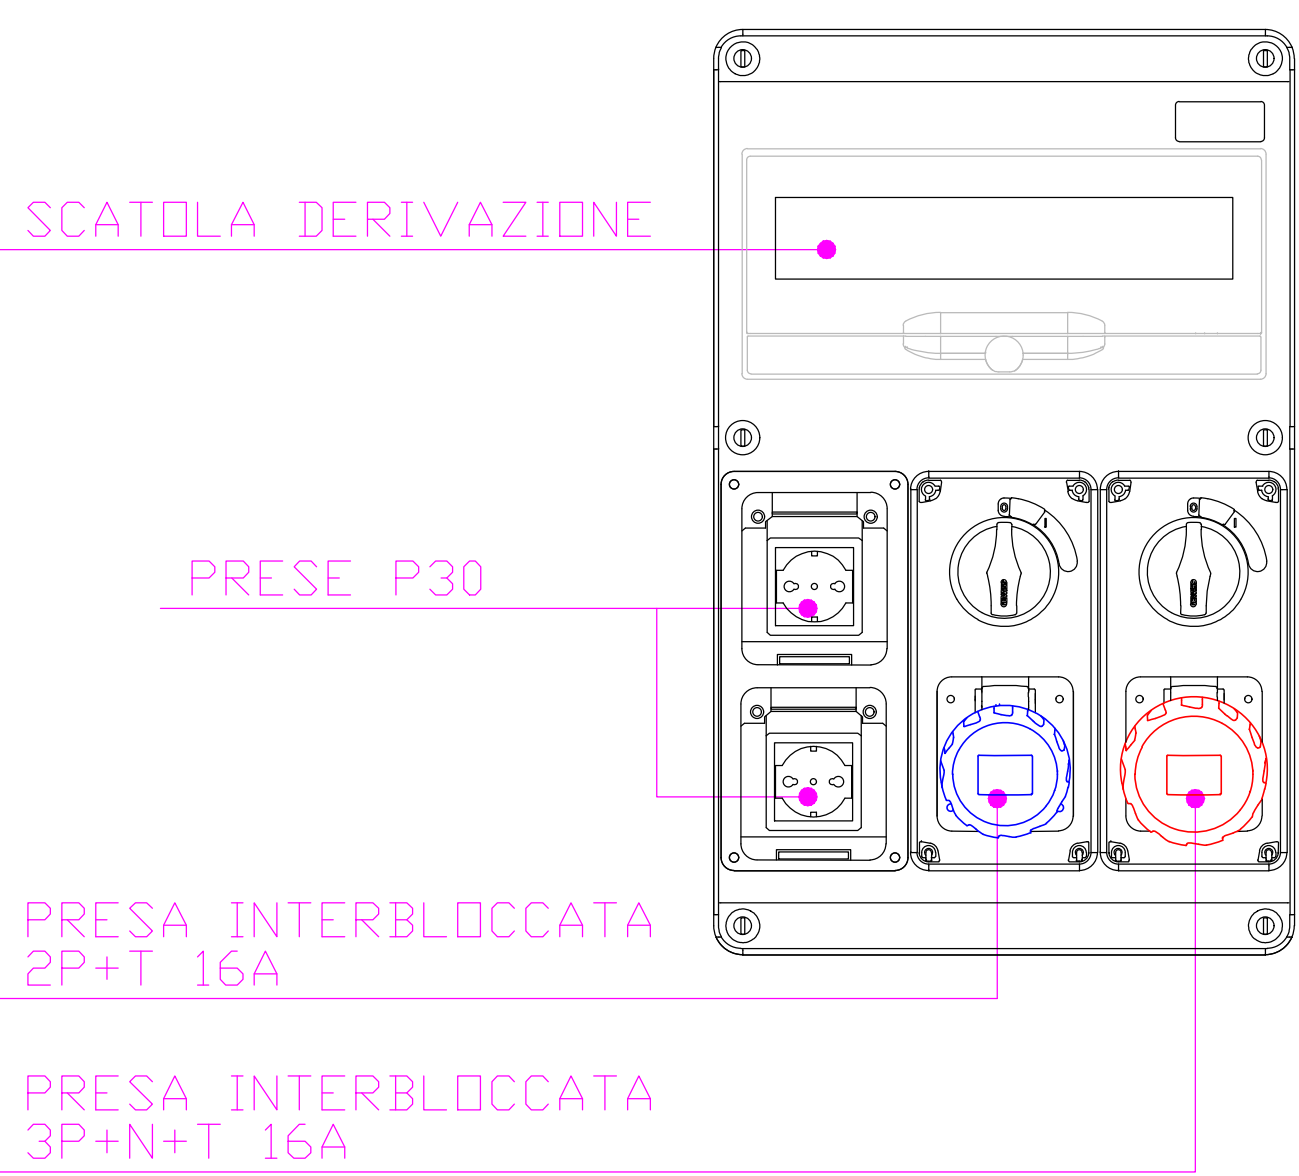

PROVINCIA AUTONOMA DI TRENTO
AGENZIA PROVINCIALE OPERE PUBBLICHE
SERVIZIO OPERE CIVILI
UFFICIO PROGETTAZIONE E DIREZIONE LAVORI

COMUNE DI TESERO
LAVORI PUBBLICI E AMBIENTE

Lavori di adeguamento dello stadio del fondo a Lago di Tesero
Unità funzionale UF1.A

FASE PROGETTO: PROGETTO DEFINITIVO			
CATEGORIA: IMPIANTI			
TITOLO TAVOLA: Piano interrato Pianta impianto forza motrice			
C. SP. E-90/000	C. SOC. 5360	1:75	FASE PROGETTO: D T
PROGETTO ARCHITETTONICO: arch. Marco GIOVANAZZI		PROGETTO STRUTTURE E ANTICENNIO: ing. Marco SONTACCHI	
PROGETTO IMPIANTI ELETTRICI: ing. Renato COSER		PROGETTO IMPIANTI TERMOMECCANICI: ing. Giovanni BETTI	
CSP: ing. Piero MATTIOLI		RELAZIONE GEOLOGICA: geol. Mirko DEMOZZI	
NOME FILE: S380-DT331-02		DATA REDAZIONE: Luglio 2022	