


PIANTA PIANO SEMINTERRATO

scala 1 : 100

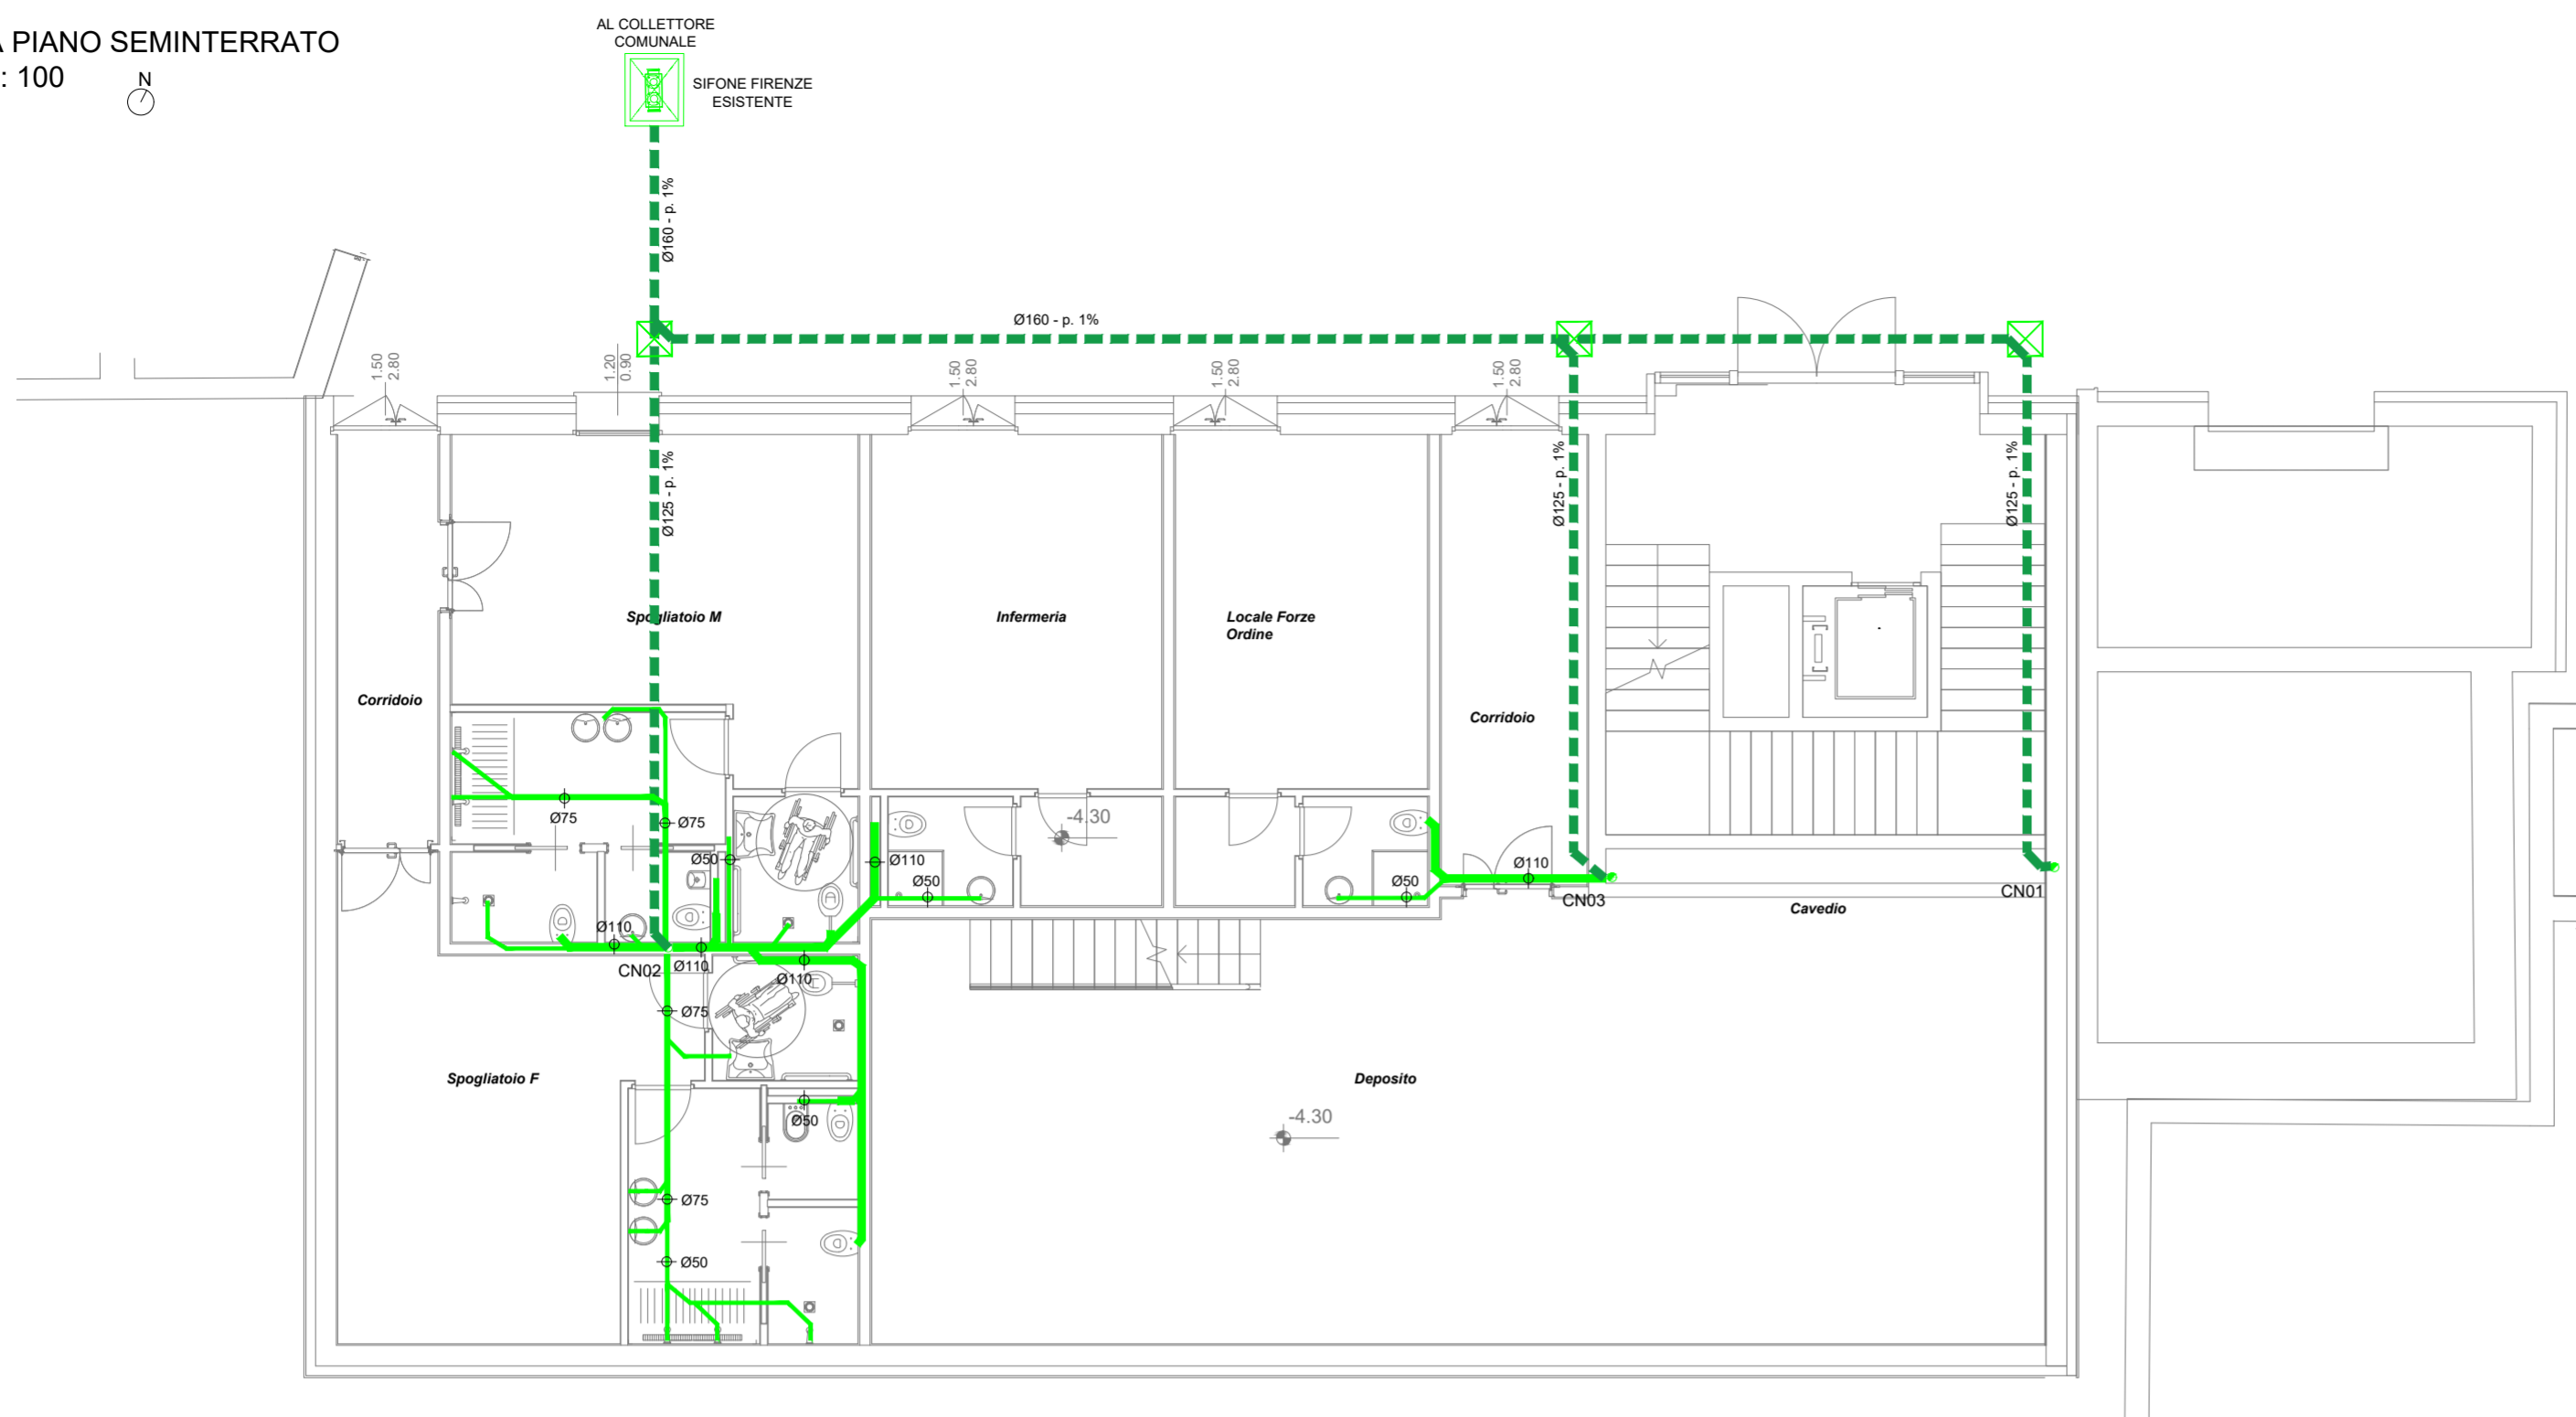

LEGENDA RETE SCARICHI:


SIMBOLO	DESCRIZIONE
	TUBAZIONE IN PE A SALDARE - A PAVIMENTO RETE ACQUE NERE - PENDENZA MINIMA 1%
	TUBAZIONE PVC SN4 UNI EN 1401 RETE SCARICHI INTERRATO
	TUBAZIONE IN MATERIALE PLASTICO ANTIRUMORE COLONNE VERTICALI SCARICHI
	POZZETTO DI ISPEZIONE
	SIFONE FIRENZE ESISTENTE

TABELLA DIAMETRI SCARICHI

DESCRIZIONE	TIPO TUBO	DIAMETRO
LAVABO	PE	Ø 50
VASO W.C. SOSPESO	PE	Ø 110
BIDET	PE	Ø 50
DOCCIA	PE	Ø 50
ORINATOIO	PE	Ø 50


PIANTA PIANO TERRA

scala 1 : 100

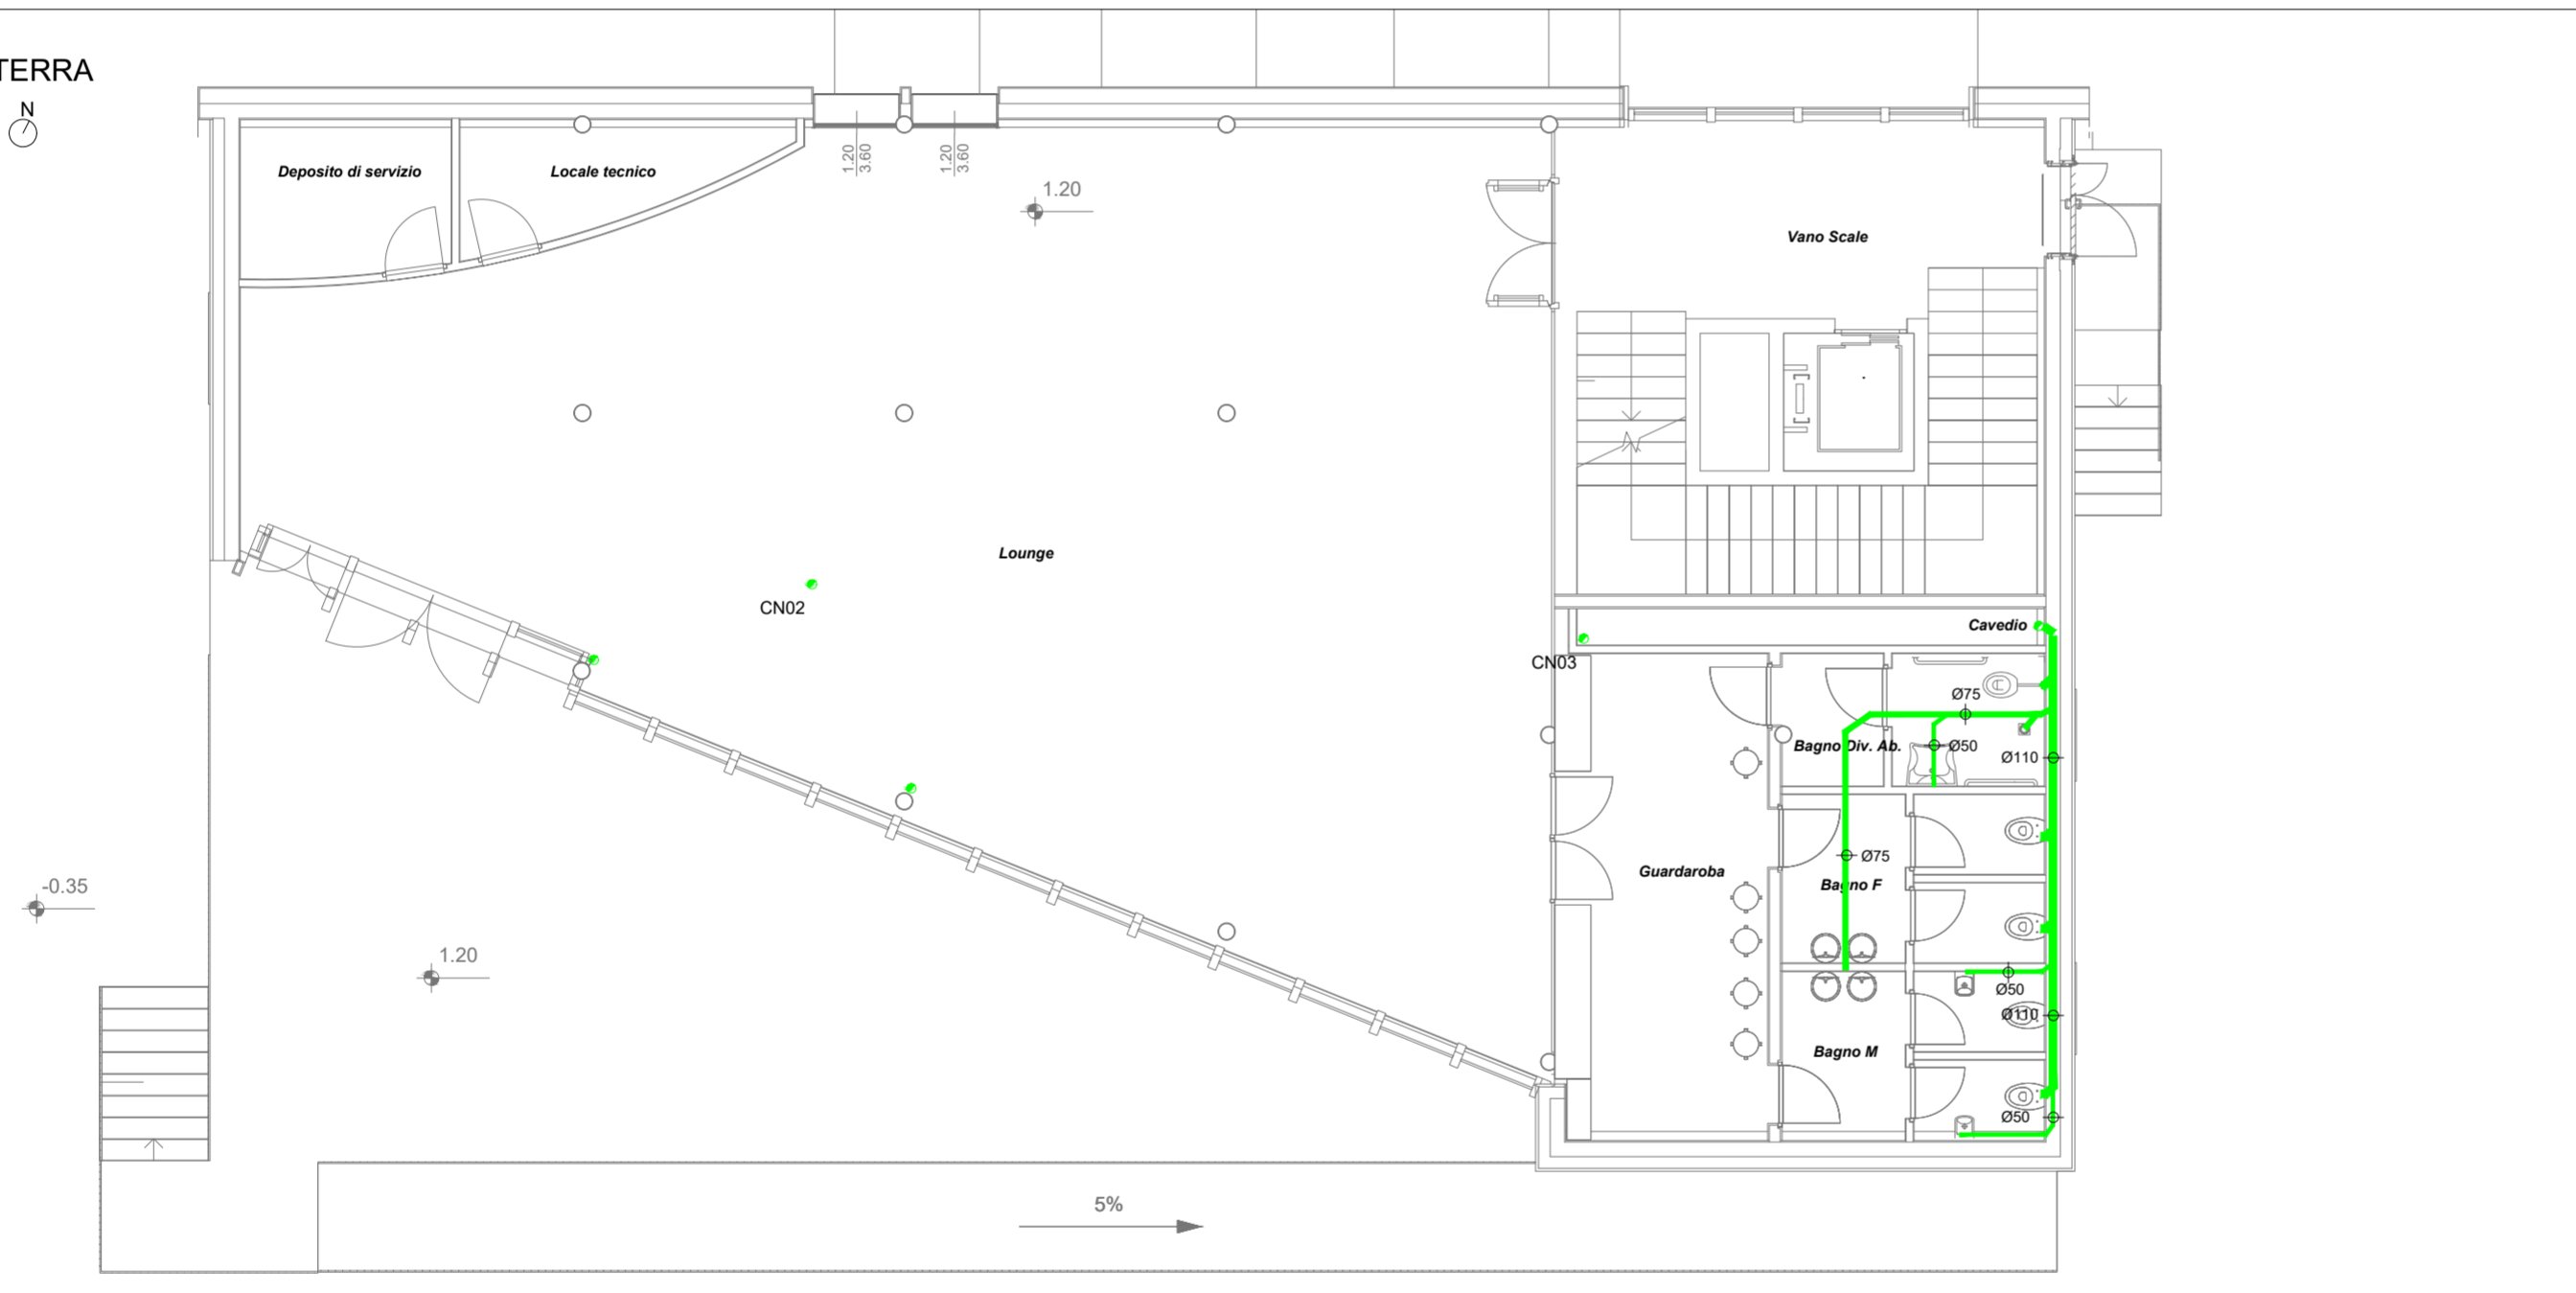

PIANTA PIANO PRIMO

scala 1 : 100

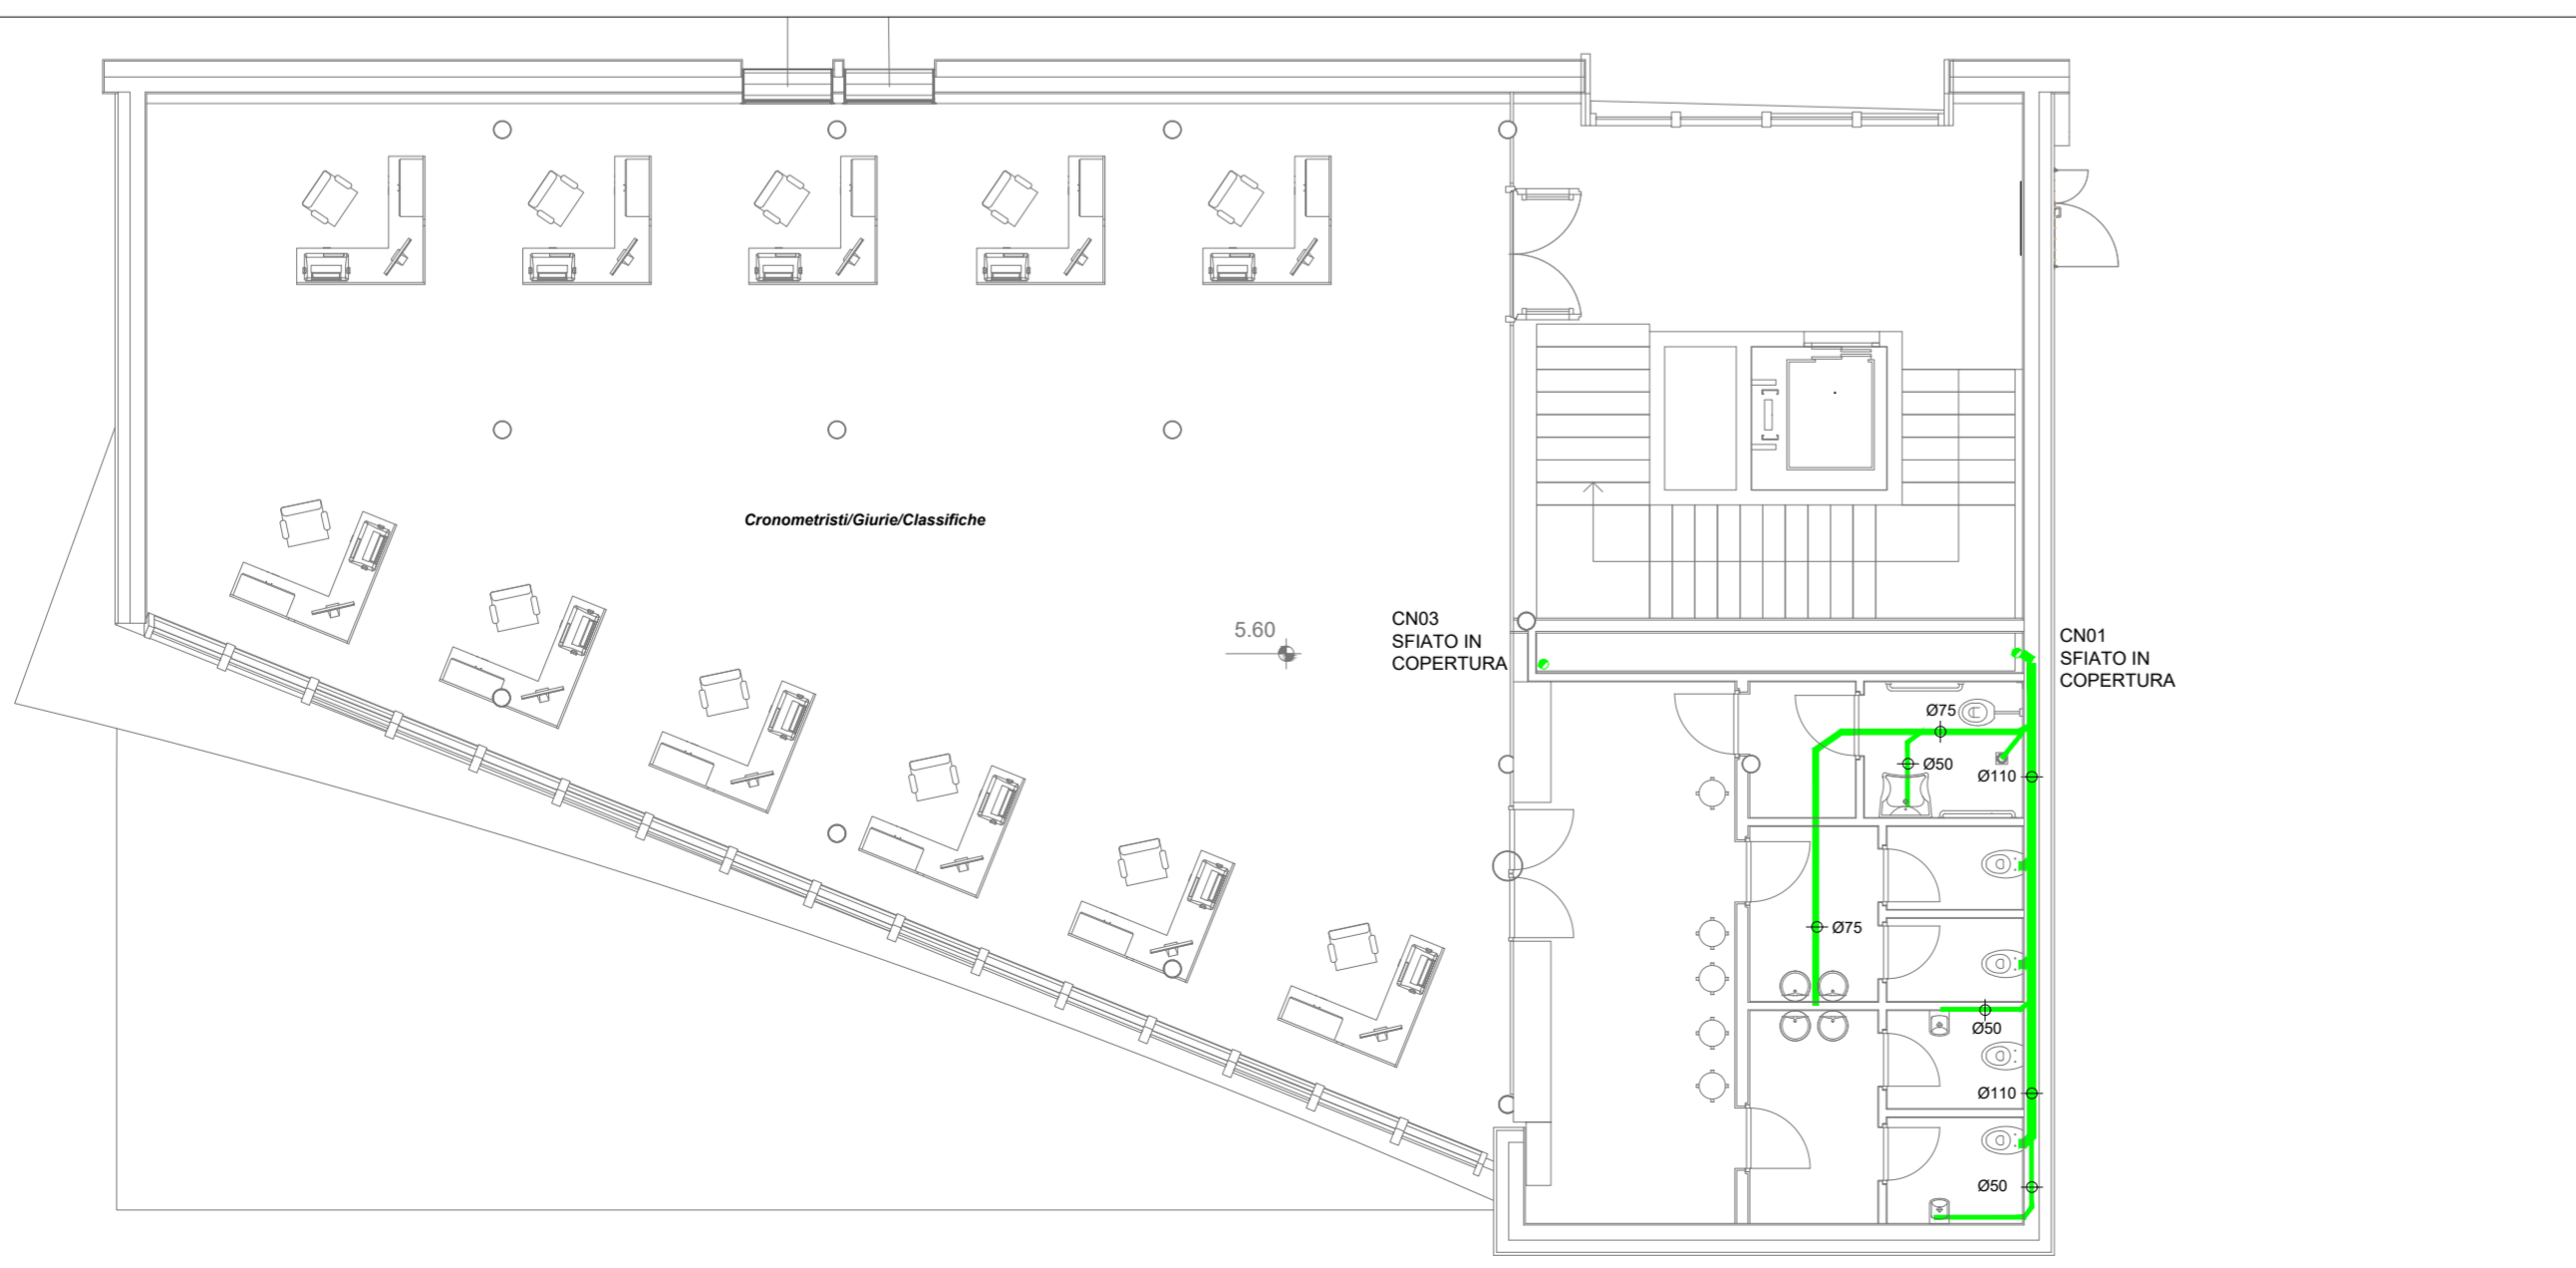

PROVINCIA AUTONOMA DI TRENTO  
AGENZIA PROVINCIALE OPERE PUBBLICHE  
SERVIZIO OPERE CIVILI  
UFFICIO PROGETTAZIONE E DIREZIONE LAVORI



COMUNE DI TESERO  
LAVORI PUBBLICI E AMBIENTE



Lavori di adeguamento dello  
stadio del fondo a Lago di Tesero  
UF1

FASE PROGETTO: **PROGETTO DEFINITIVO**

CATEGORIA: **IMPIANTI**

TITOLO TAVOLA: **EDIFICIO TRIBUNE  
PIANTE RETE SCARICHI ACQUE NERE**

C. SIP:	C. SOC:	SCALA:	FASE PROGETTO:	TIPO ELAB.:	CATEGORIA:	PARTE D'OPERA:	N° PROGR:	REVISIONE:
E-90/000	5360	1:100	D	T	337	UF1B	102	
PROGETTO ARCHITETTONICO: arch. Marco GIOVANAZZI			PROGETTO STRUTTURE e ANTINCENDIO: ing. Marco SONTACCHI			Visto I IL DIRIGENTE: ing. Marco GELMINI		
PROGETTO IMPIANTI ELETTRICI: ing. Renato COSER			PROGETTO IMPIANTI TERMOMECCANICI: ing. Giovanni BETTI			Visto I IL DIRETTORE DELL'UFFICIO: arch. Silvano TOMASELLI IL COORDINATORE DEL GRUPPO DI PROGETTO: ing. Gabriele DEVIGILI		
CSP: ing. Piero MATTIOLI			RELAZIONE GEOLOGICA: geol. Mirko DEMOZZI			RELAZIONE ACUSTICA: ing. Matteo AGOSTINI		
NOME FILE: 5360-DT337 -102.dwg							DATA REDAZIONE: LUGLIO 2022	