

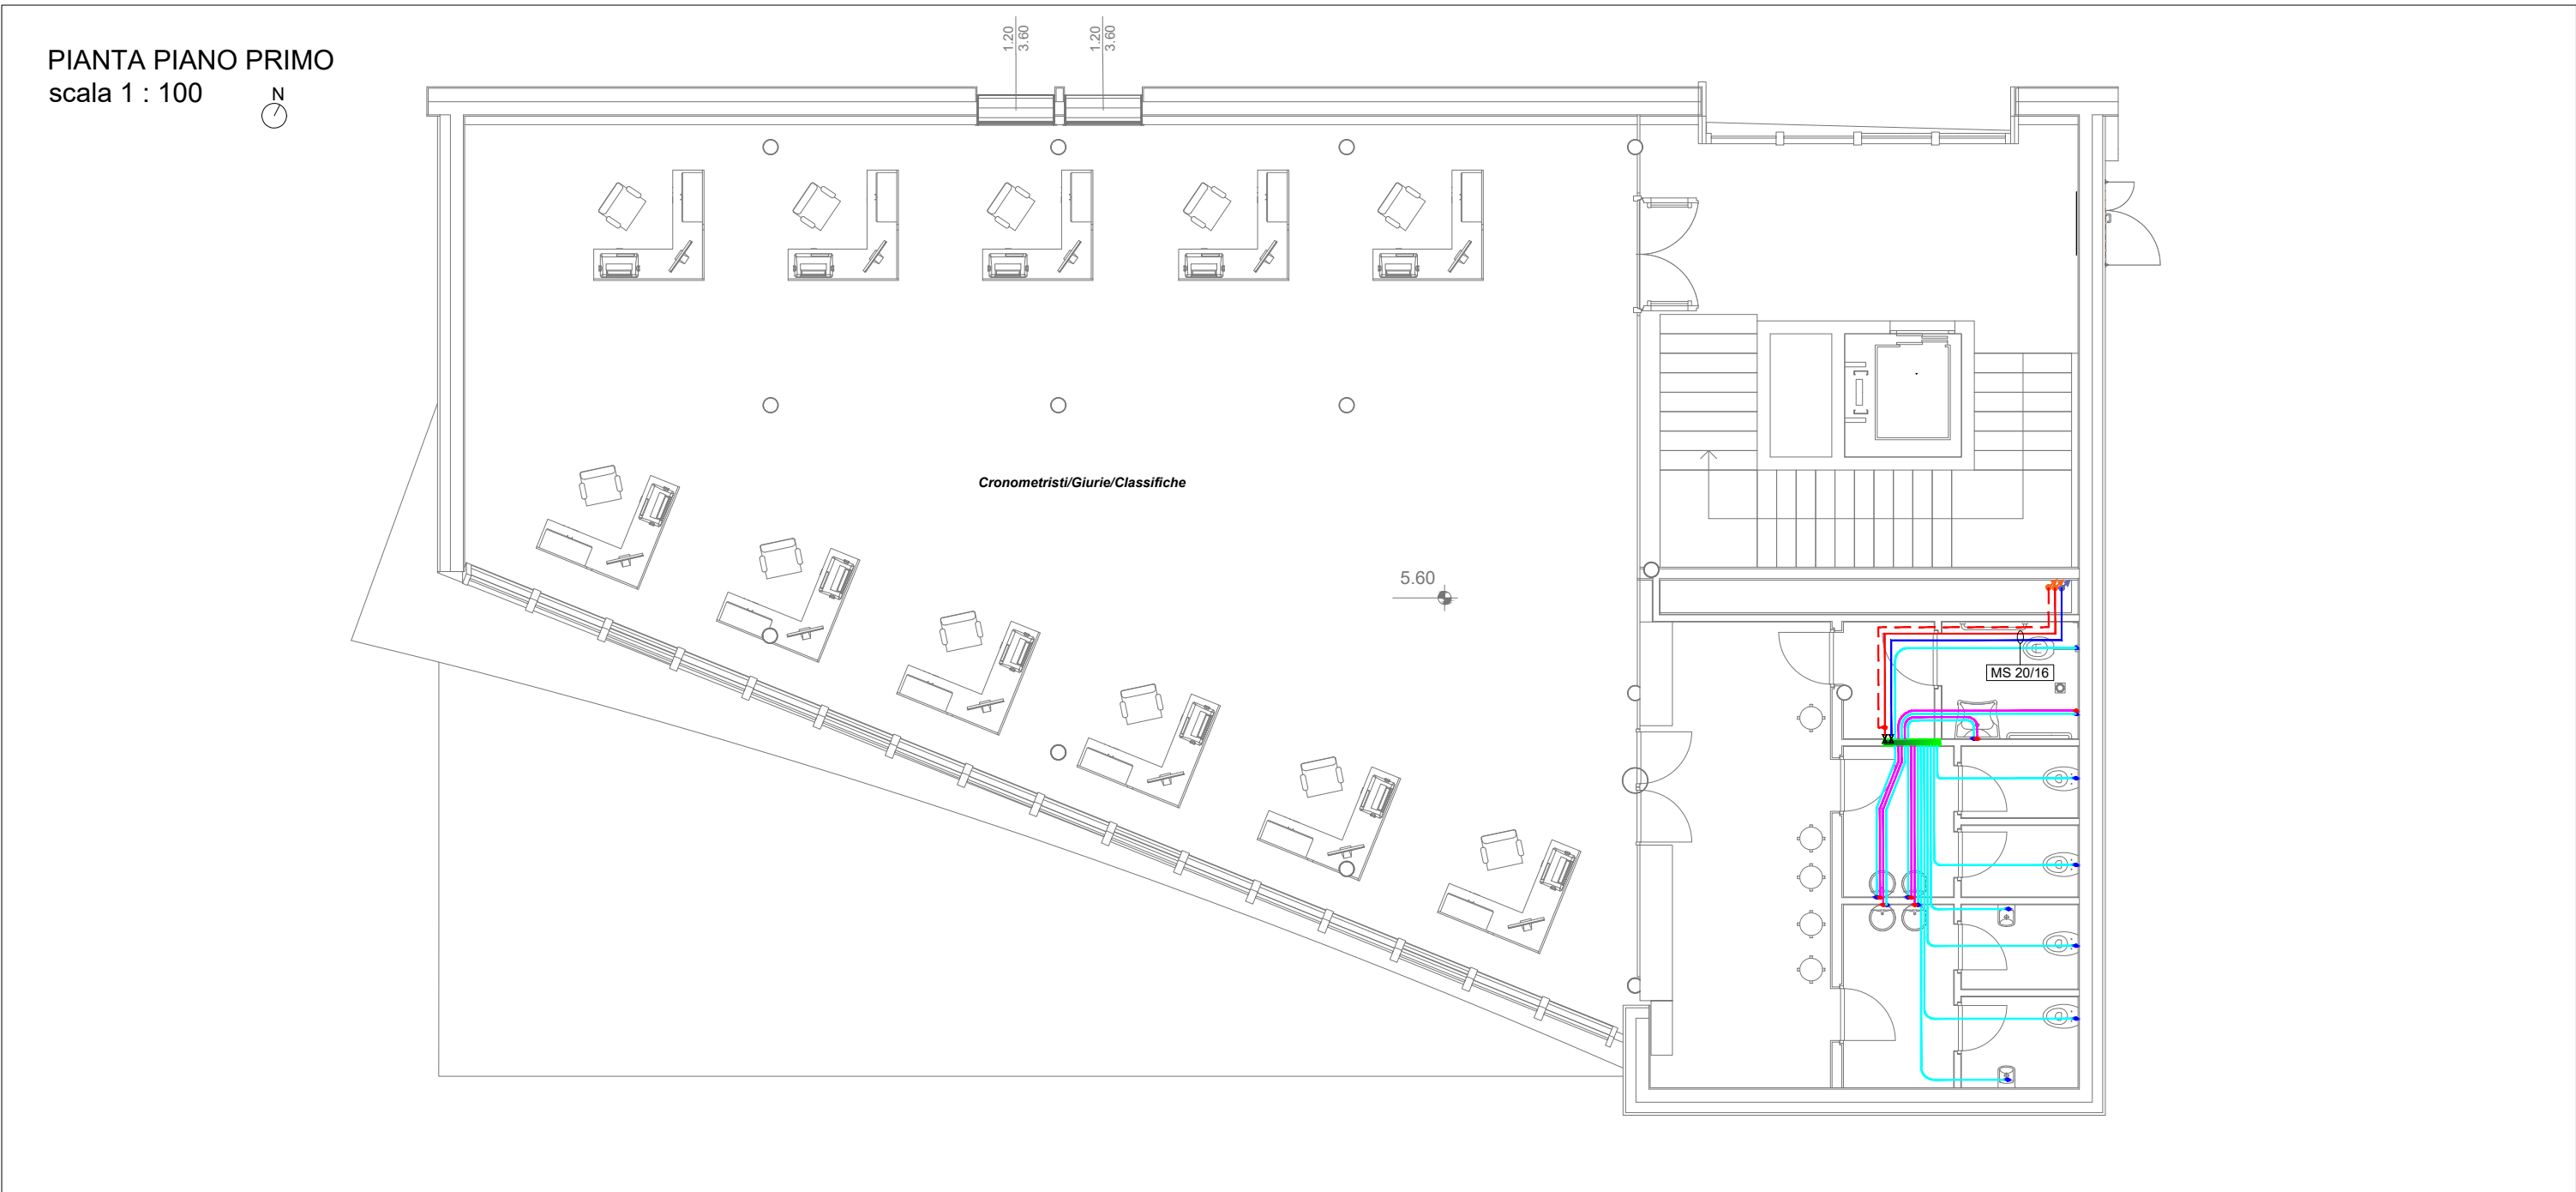
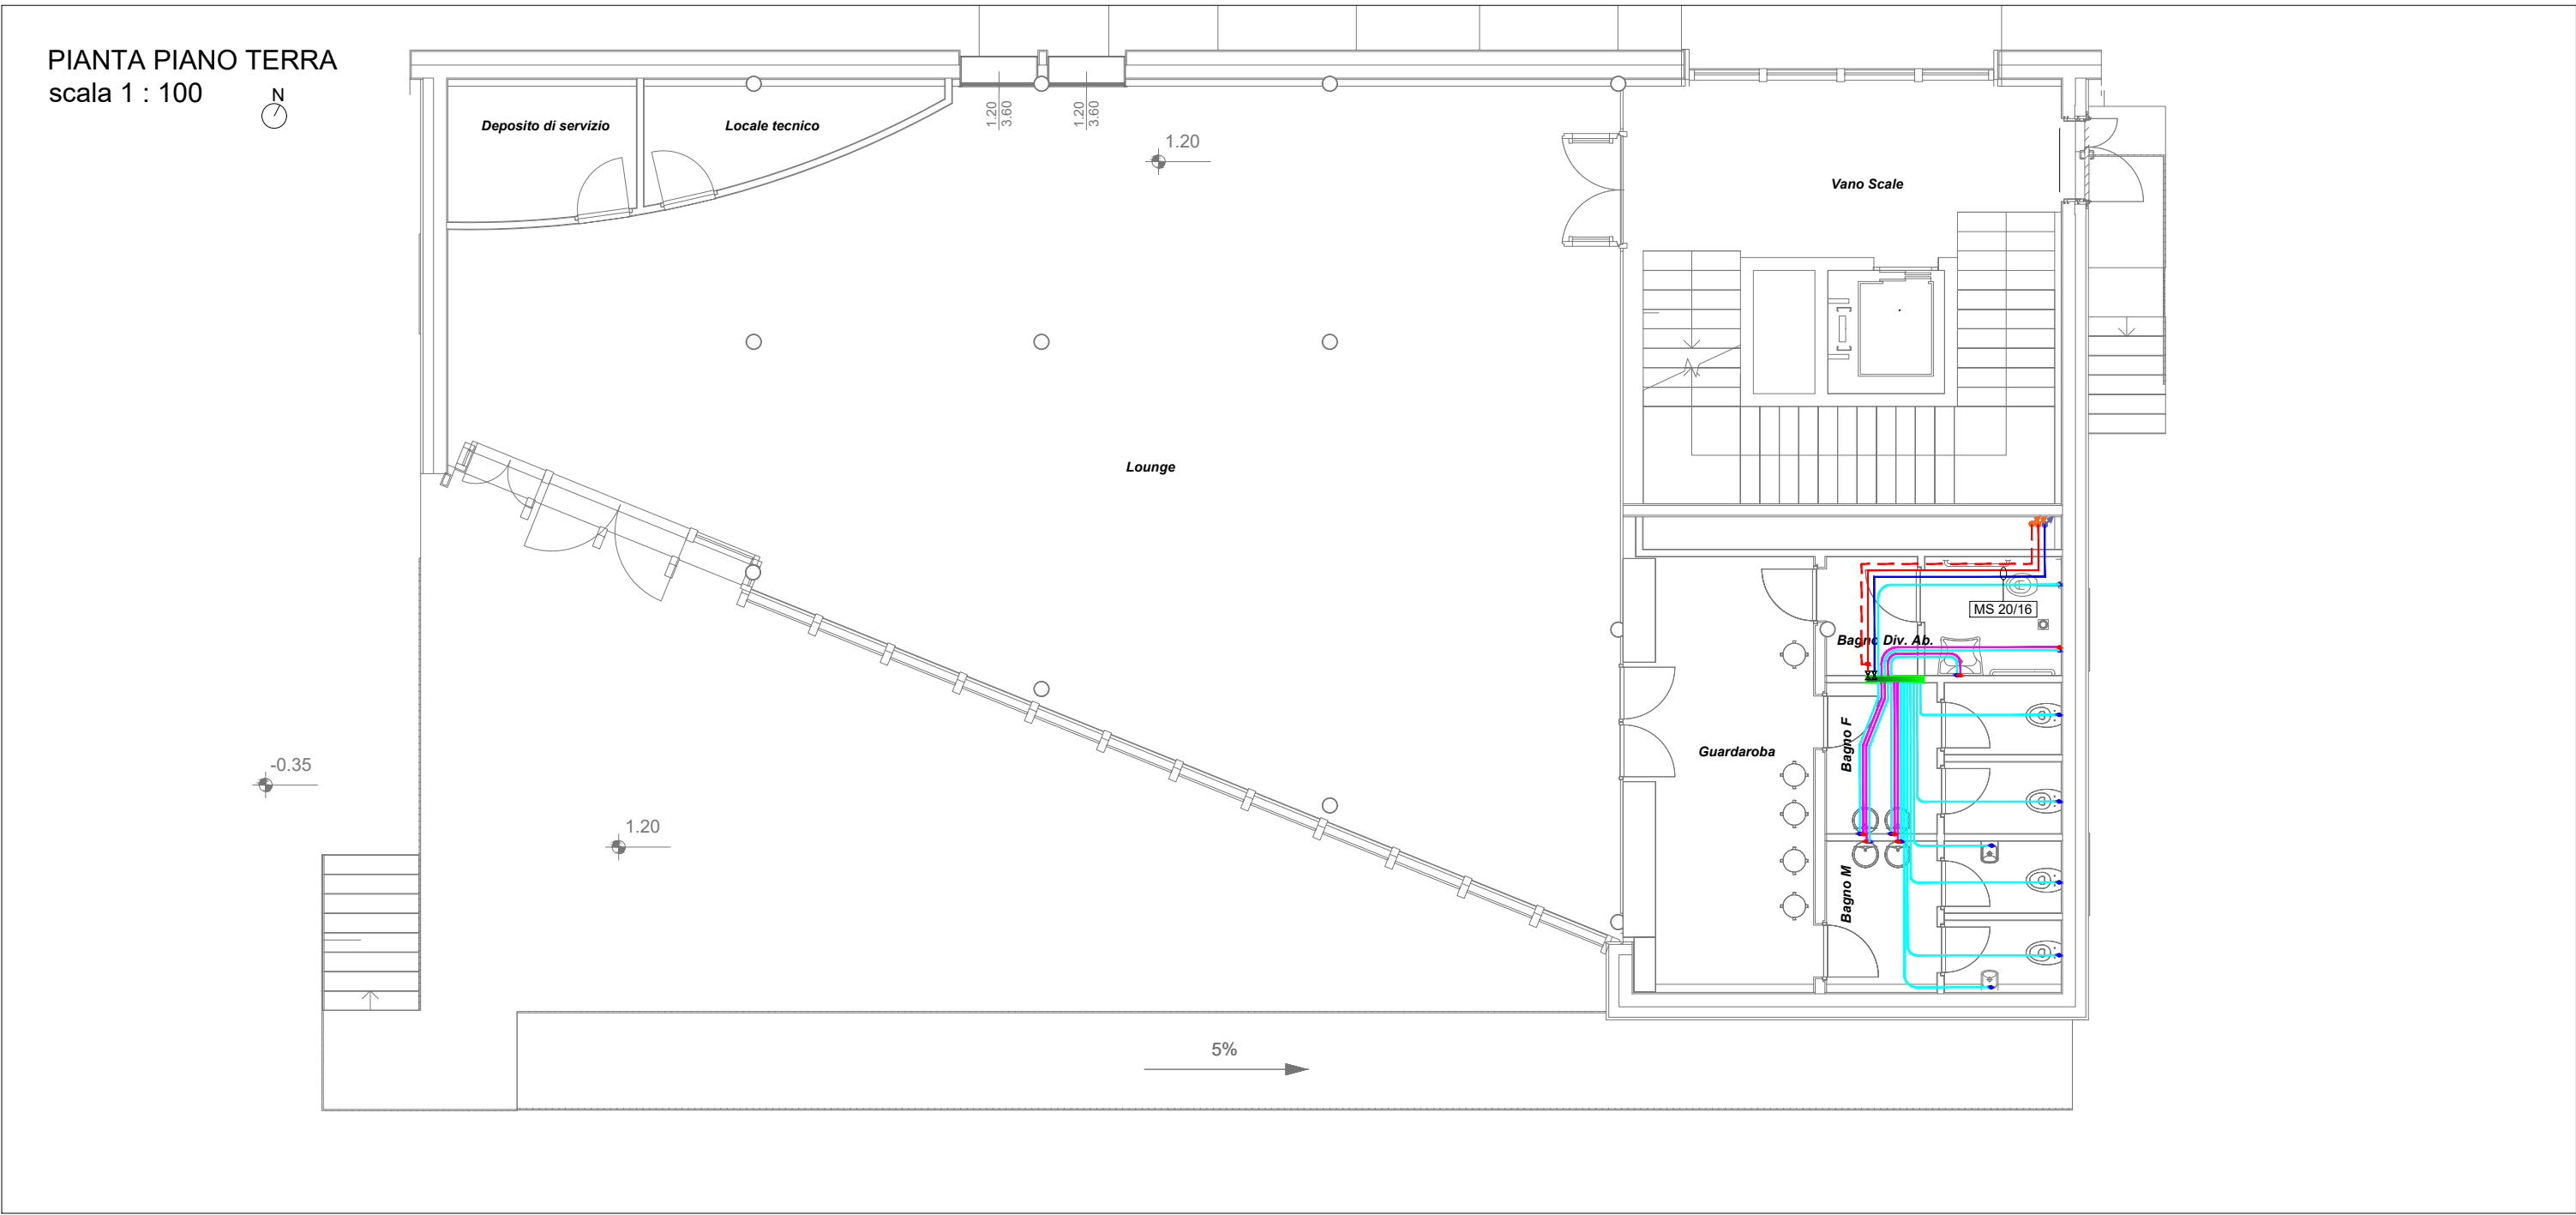


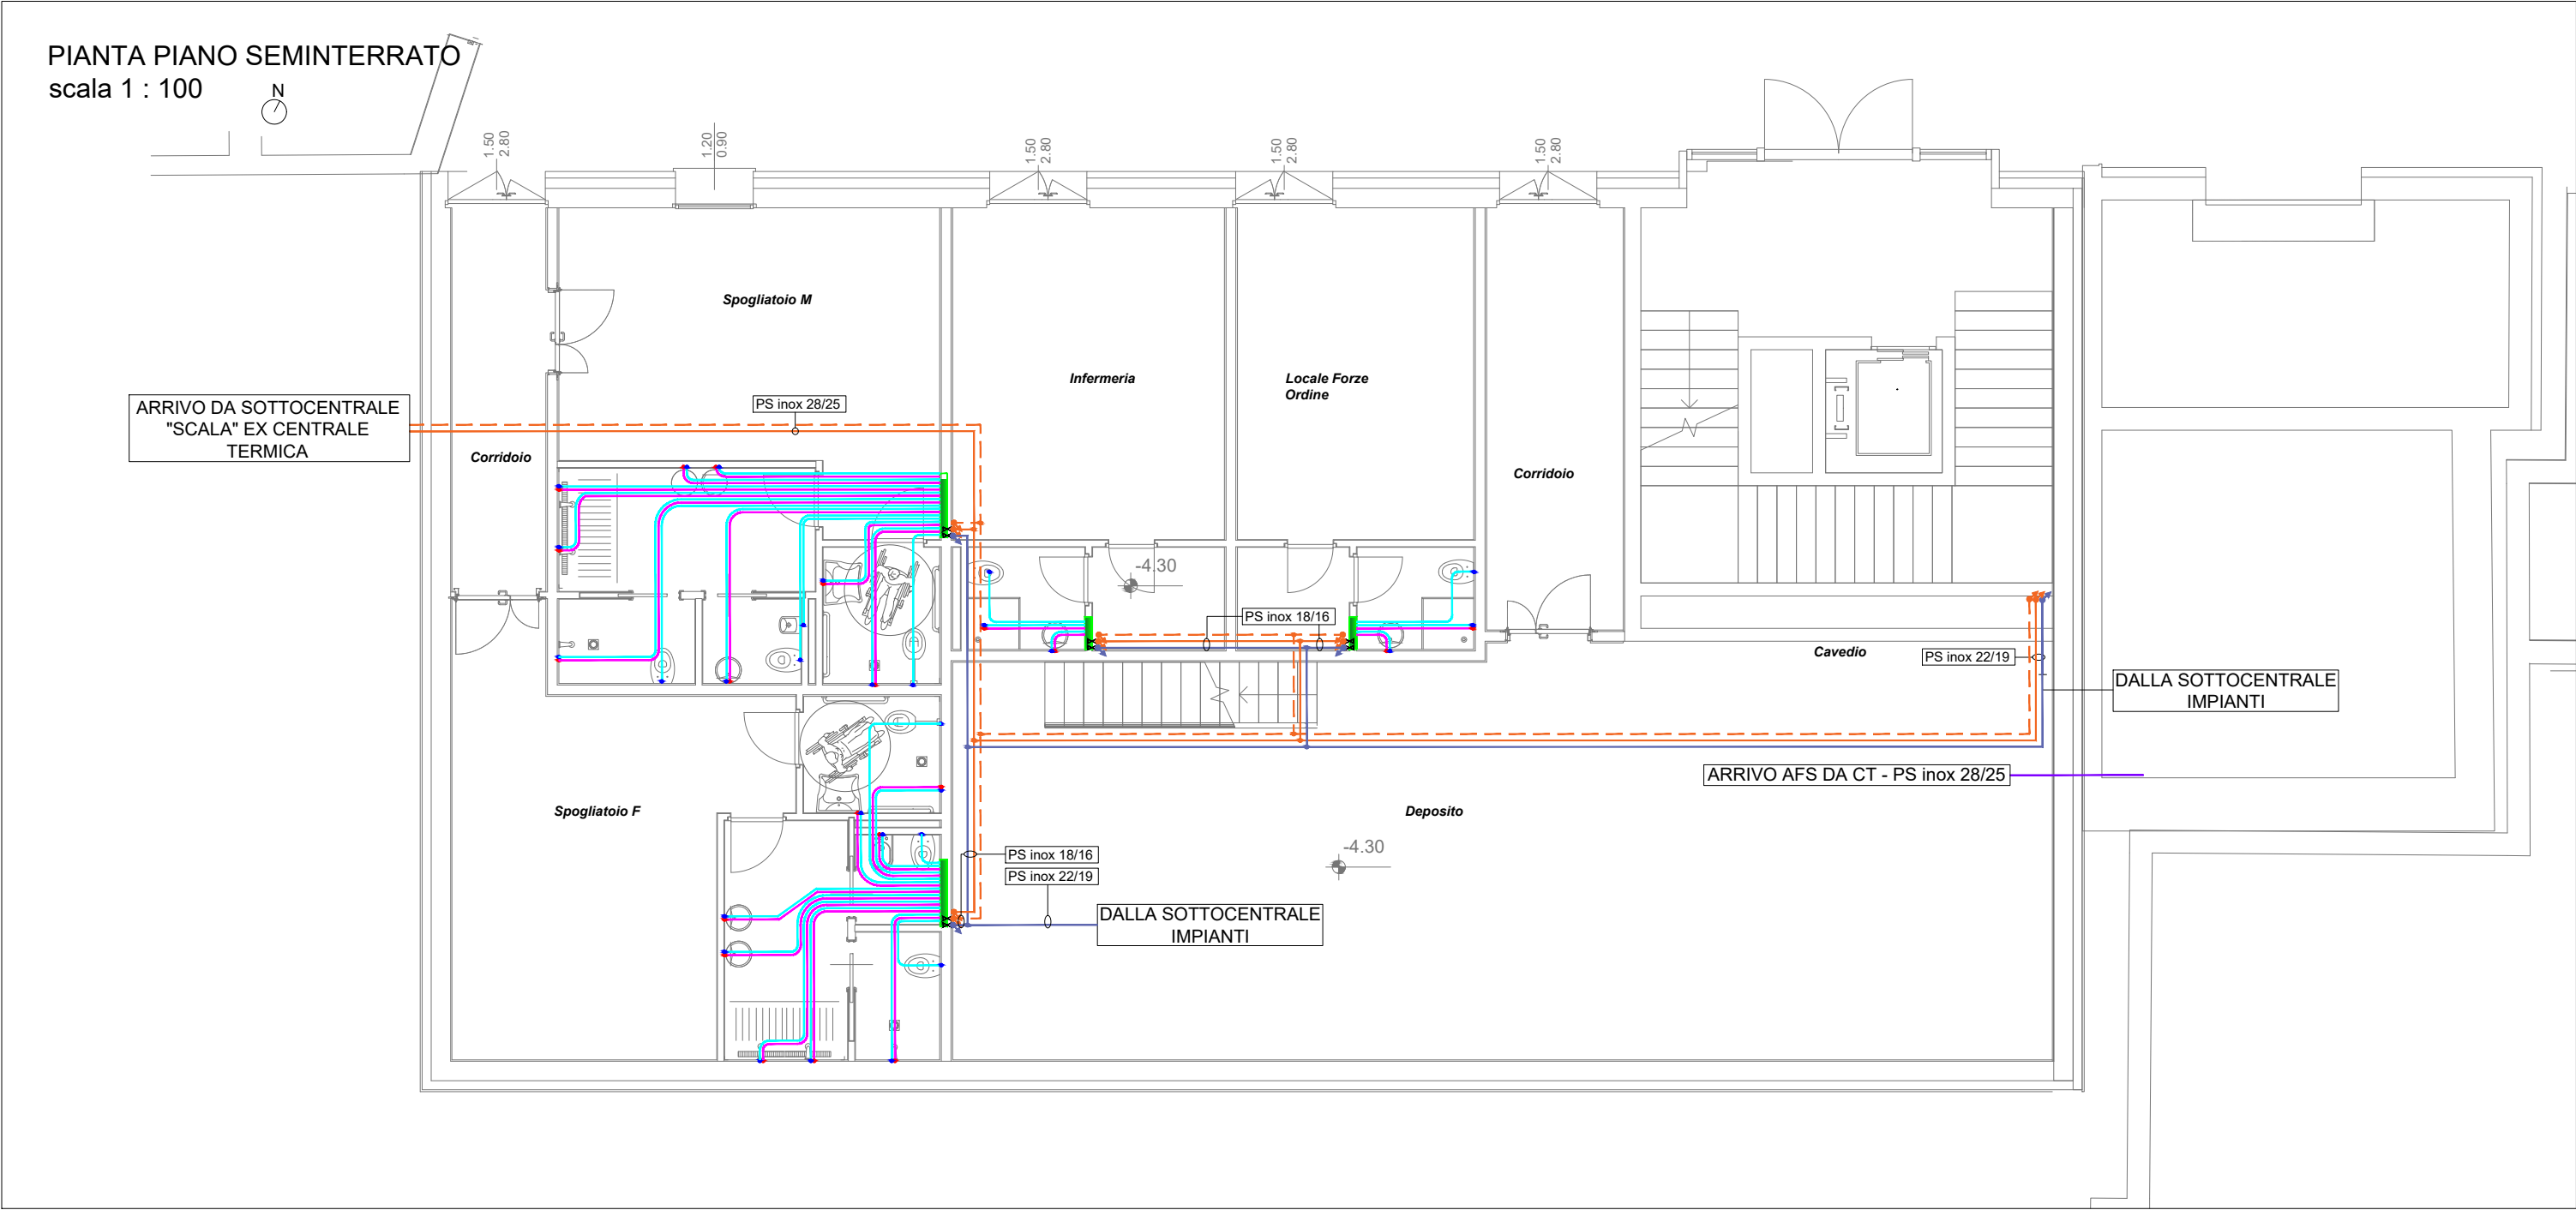

LEGENDA IDRICO-SANITARIO:	
SIMBOLO	DESCRIZIONE
	TUBAZIONE IN ACCIAIO INOX PRESSFITTINGS - ACQUA FREDDA SANITARIA ARRIVO DA CENTRALE TERMICA - PS inox 28/25
	TUBAZIONE IN ACCIAIO INOX PRESSFITTINGS - ACQUA FREDDA SANITARIA MONTANTI E DISTRIBUZIONE A VISTA
	TUBAZIONE IN ACCIAIO INOX PRESSFITTINGS - ACQUA CALDA SANITARIA MONTANTI E DISTRIBUZIONE A VISTA
	TUBAZIONE IN ACCIAIO INOX PRESSFITTINGS - RICIRCOLO ACQUA CALDA SANITARIA MONTANTI E DISTRIBUZIONE A VISTA - d18/16
	TUBAZIONE IN MULTISTRATO - ACQUA FREDDA SANITARIA DISTRIBUZIONE A PAVIMENTO
	TUBAZIONE IN MULTISTRATO ACQUA CALDA SANITARIA: DISTRIBUZIONE A PAVIMENTO
	TUBAZIONE IN MULTISTRATO RICIRCOLO ACQUA CALDA SANITARIA: DISTRIBUZIONE A PAVIMENTO - MS 20/16
	TUBAZIONE IN MULTISTRATO ACQUA CALDA SANITARIA: DISTRIBUZIONE DAL COLLETTORE
	TUBAZIONE IN MULTISTRATO ACQUA FREDDA SANITARIA: DISTRIBUZIONE DAL COLLETTORE
	COLLETTORI AFS E ACS A PARETE
	RUBINETTO AD INCASSO PER ESCLUSIONE ACQUA FREDDA E CALDA

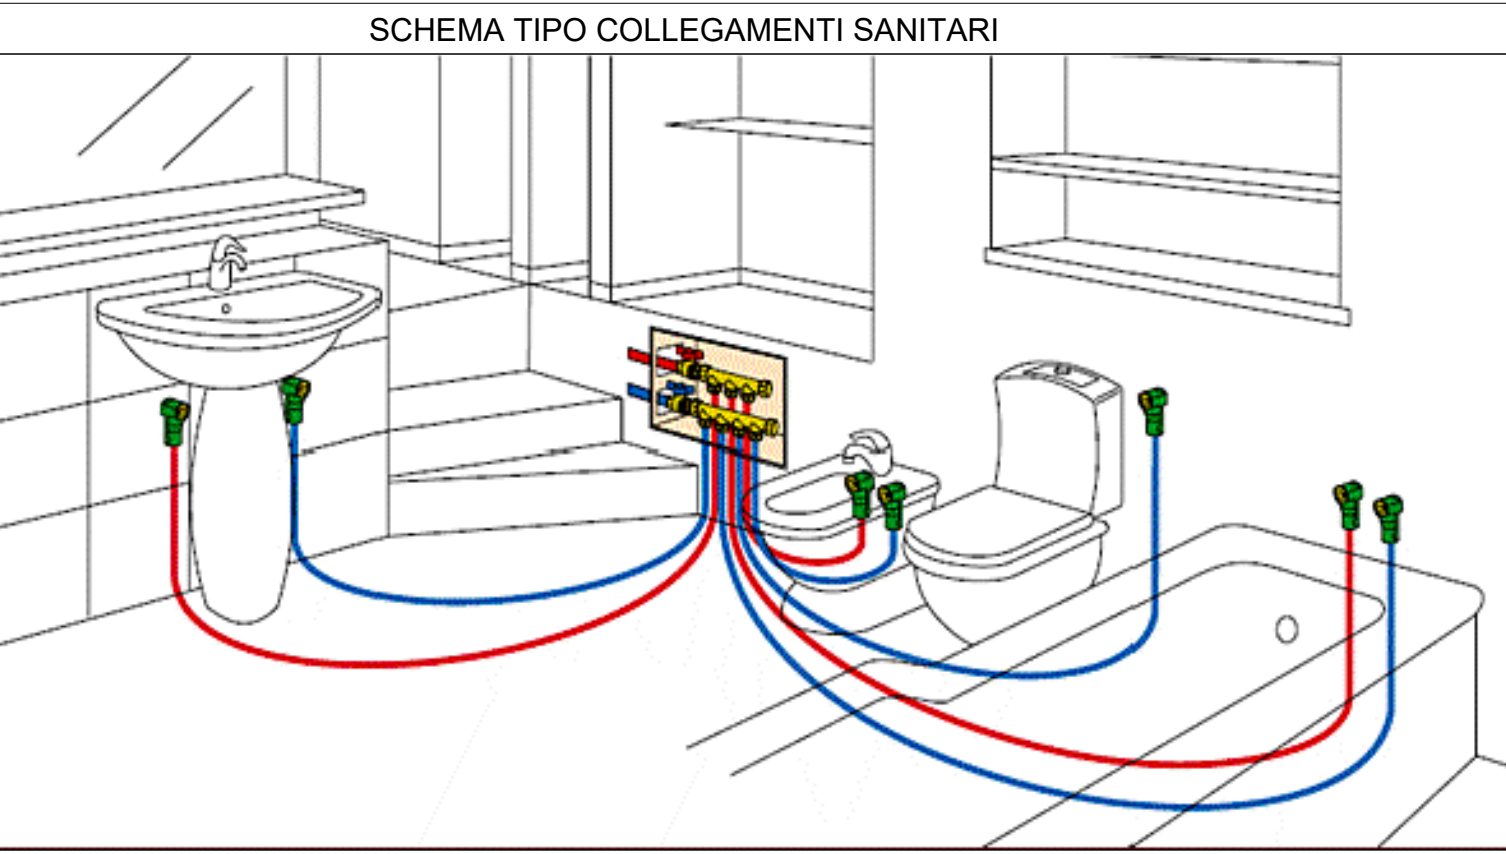

 PROVINCIA AUTONOMA DI TRENTO AGENZIA PROVINCIALE OPERE PUBBLICHE SERVIZIO OPERE CIVILI UFFICIO PROGETTAZIONE E DIREZIONE LAVORI									
 COMUNE DI TESERO LAVORI PUBBLICI E AMBIENTE									
 Lavori di adeguamento dello stadio del fondo a Lago di Tesero UF1									
FASE PROGETTO:		PROGETTO DEFINITIVO							
CATEGORIA:		IMPIANTI							
TITOLO TAVOLA:		EDIFICIO TRIBUNE PIANTE IMPIANTO IDRICO-SANITARIO							
C. SIP: E-90/000	C. SOC: 5360	SCALA: 1:100	FASE PROGETTO: D	TIPO ELAB.: T	CATEGORIA: 337	PART. D'OPERA: UF1B	N° PROGR. 101	REVISIONE:	
PROGETTO ARCHITETTONICO: arch. Marco GIOVANAZZI			PROGETTO STRUTTURE e ANTINCENDIO: ing. Marco SONTACCHI			Visto 1 IL DIRIGENTE: ing. Marco GELMINI			
PROGETTO IMPIANTI ELETTRICI: ing. Renato COSER			PROGETTO IMPIANTI TERMOMECCANICI: ing. Giovanni BETTI			Visto 1 IL DIRETTORE DELL'UFFICIO: arch. Silvano TOMASELLI IL COORDINATORE DEL GRUPPO DI PROGETTO: ing. Gabriele DEVIGILI			
CSP: ing. Piero MATTIOLI			RELAZIONE GEOLOGICA: geol. Mirko DEMOZZI			RELAZIONE ACUSTICA: ing. Matteo AGOSTINI			
NOME FILE: 5360-DT337 -101.dwg							DATA REDAZIONE: LUGLIO 2022		