



PIANTA PIANO SEMINTERRATO
scala 1 : 50


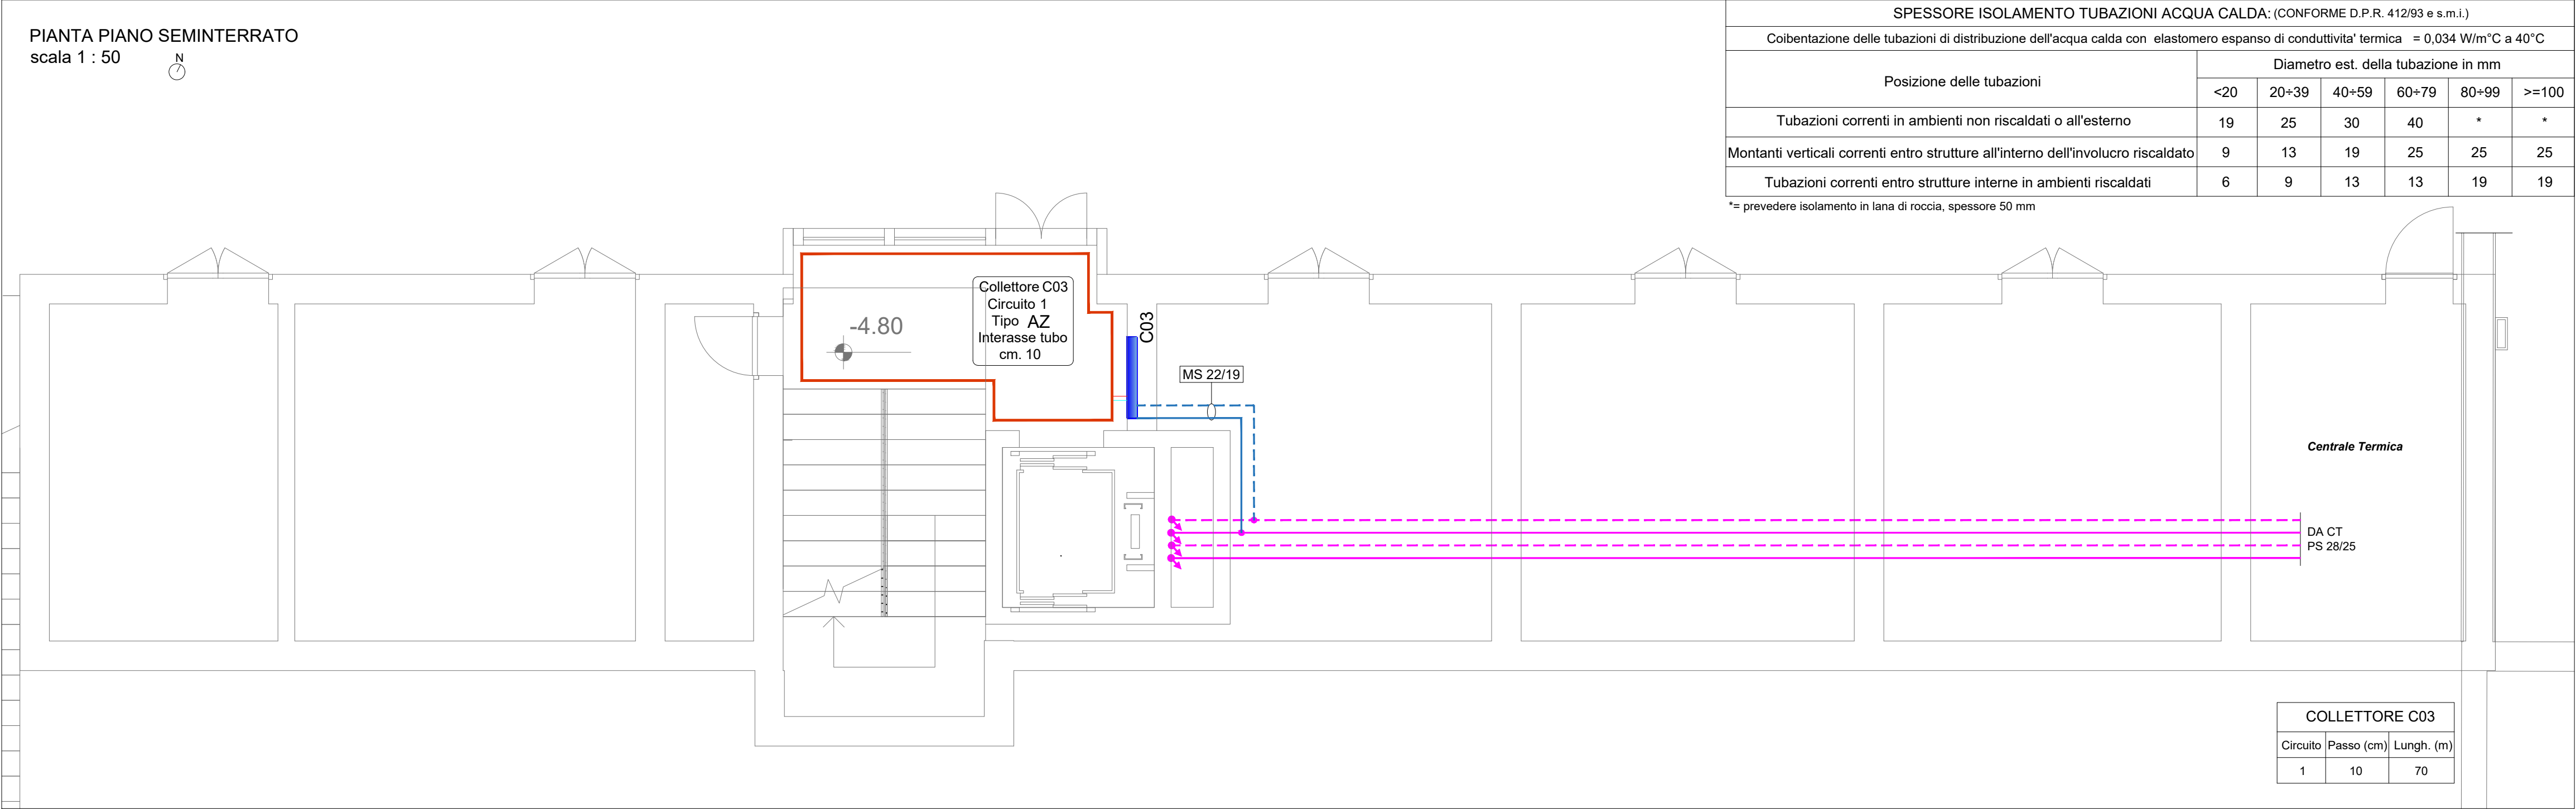


LEGENDA RISCALDAMENTO:	
SIMBOLO	DESCRIZIONE
	TUBAZIONE IN ACCIAIO PRESSFITTING MONTANTI E DISTRIBUZIONE A VISTA
	TUBAZIONE IN MULTISTRATO DISTRIBUZIONE A PAVIMENTO
	TUBAZIONE IN MULTISTRATO DISTRIBUZIONE SECONDARIA DAL COLLETTORE DI ZONA
	TUBAZIONE IN MULTISTRATO CIRCUITO A PAVIMENTO PASSO 10
	TERMOSTATO AMBIENTE
	COLLETTORE DI ZONA - IMPIANTO A PAVIMENTO VEDI TABELLA DIMENSIONAMENTO


SCHEMA TIPO COLLETTORE IMPIANTO A PAVIMENTO

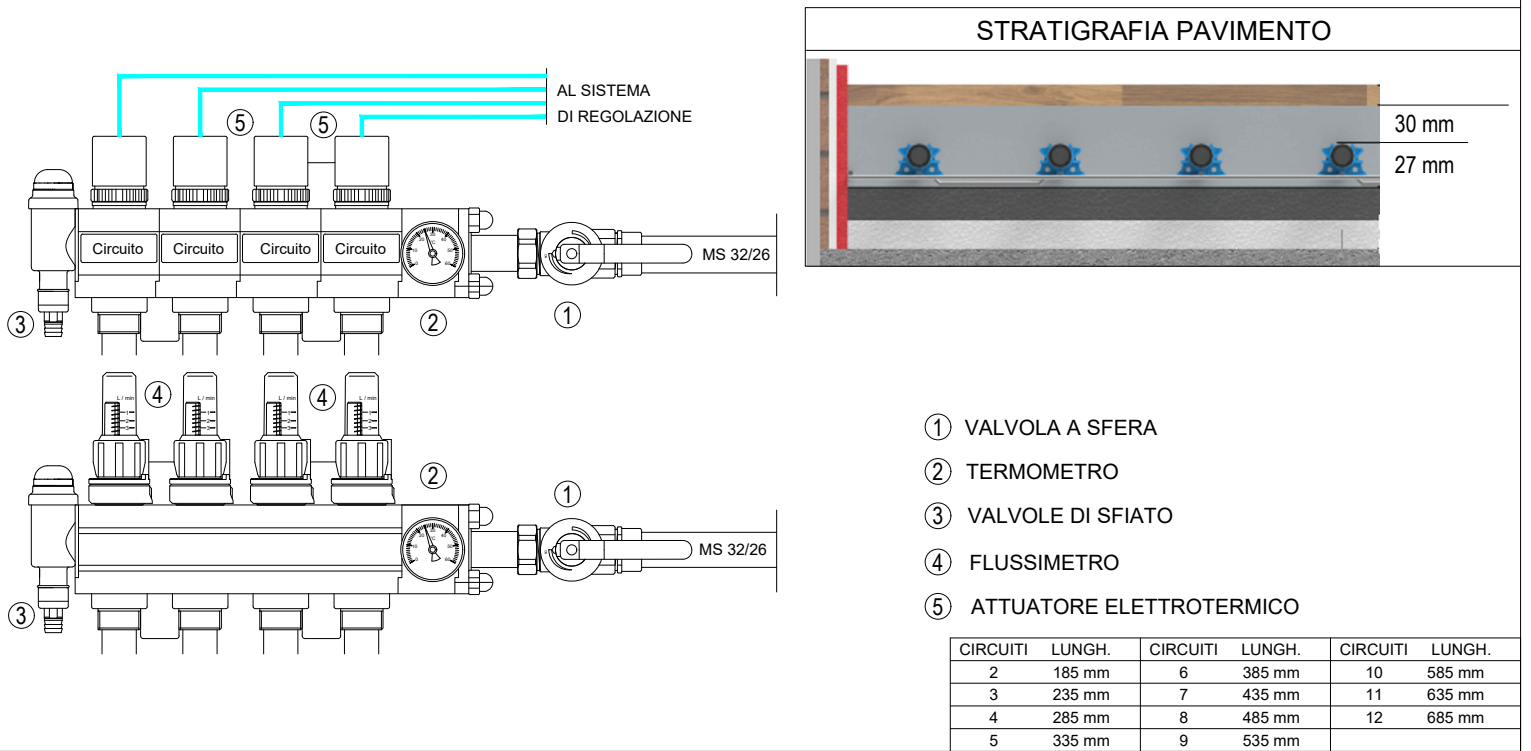

PIANTA PIANO TERRA
scala 1 : 50

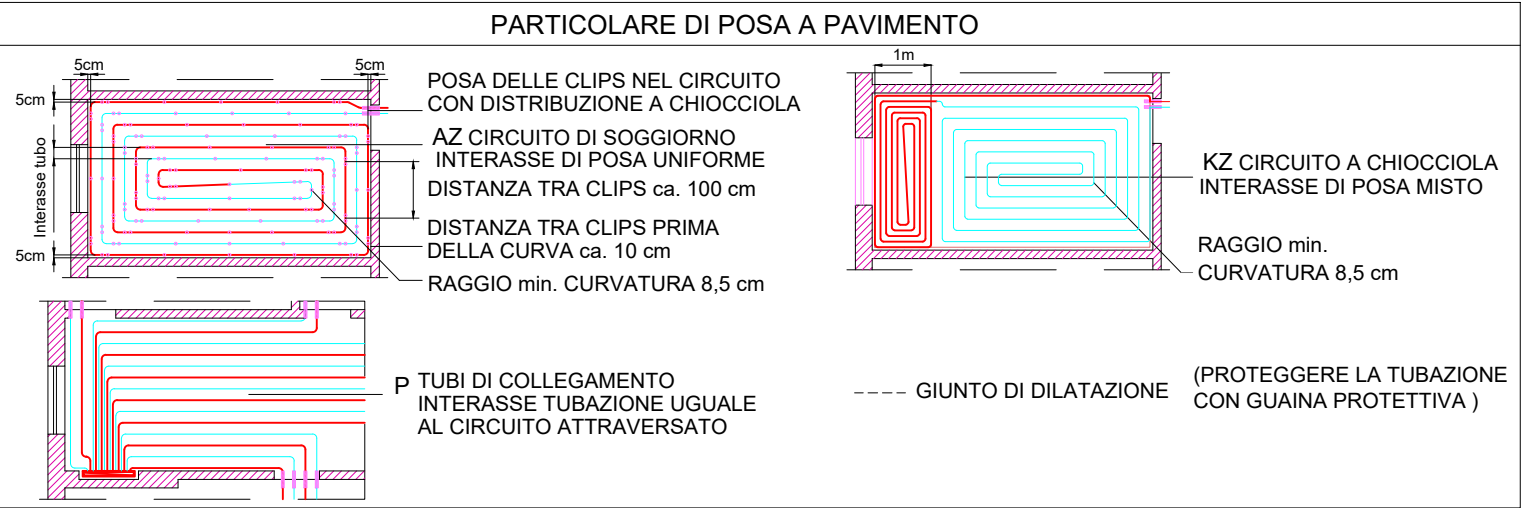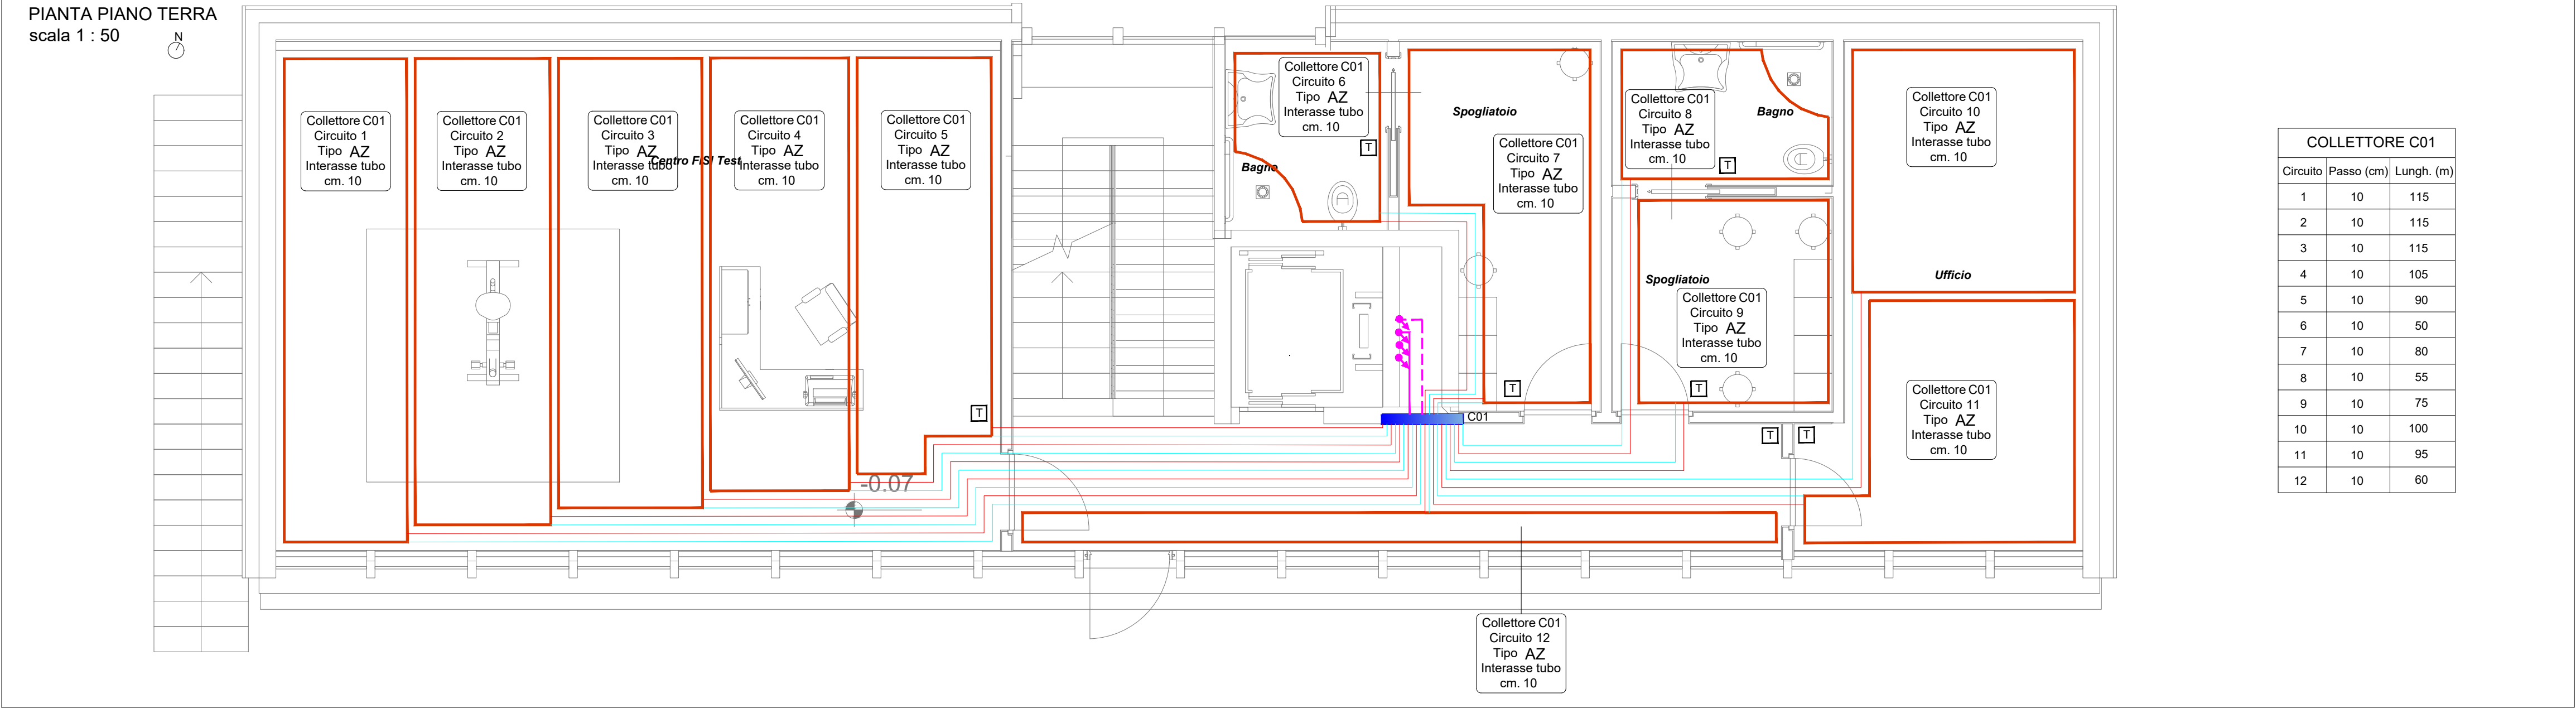

PIANTA PIANO PRIMO
scala 1 : 50

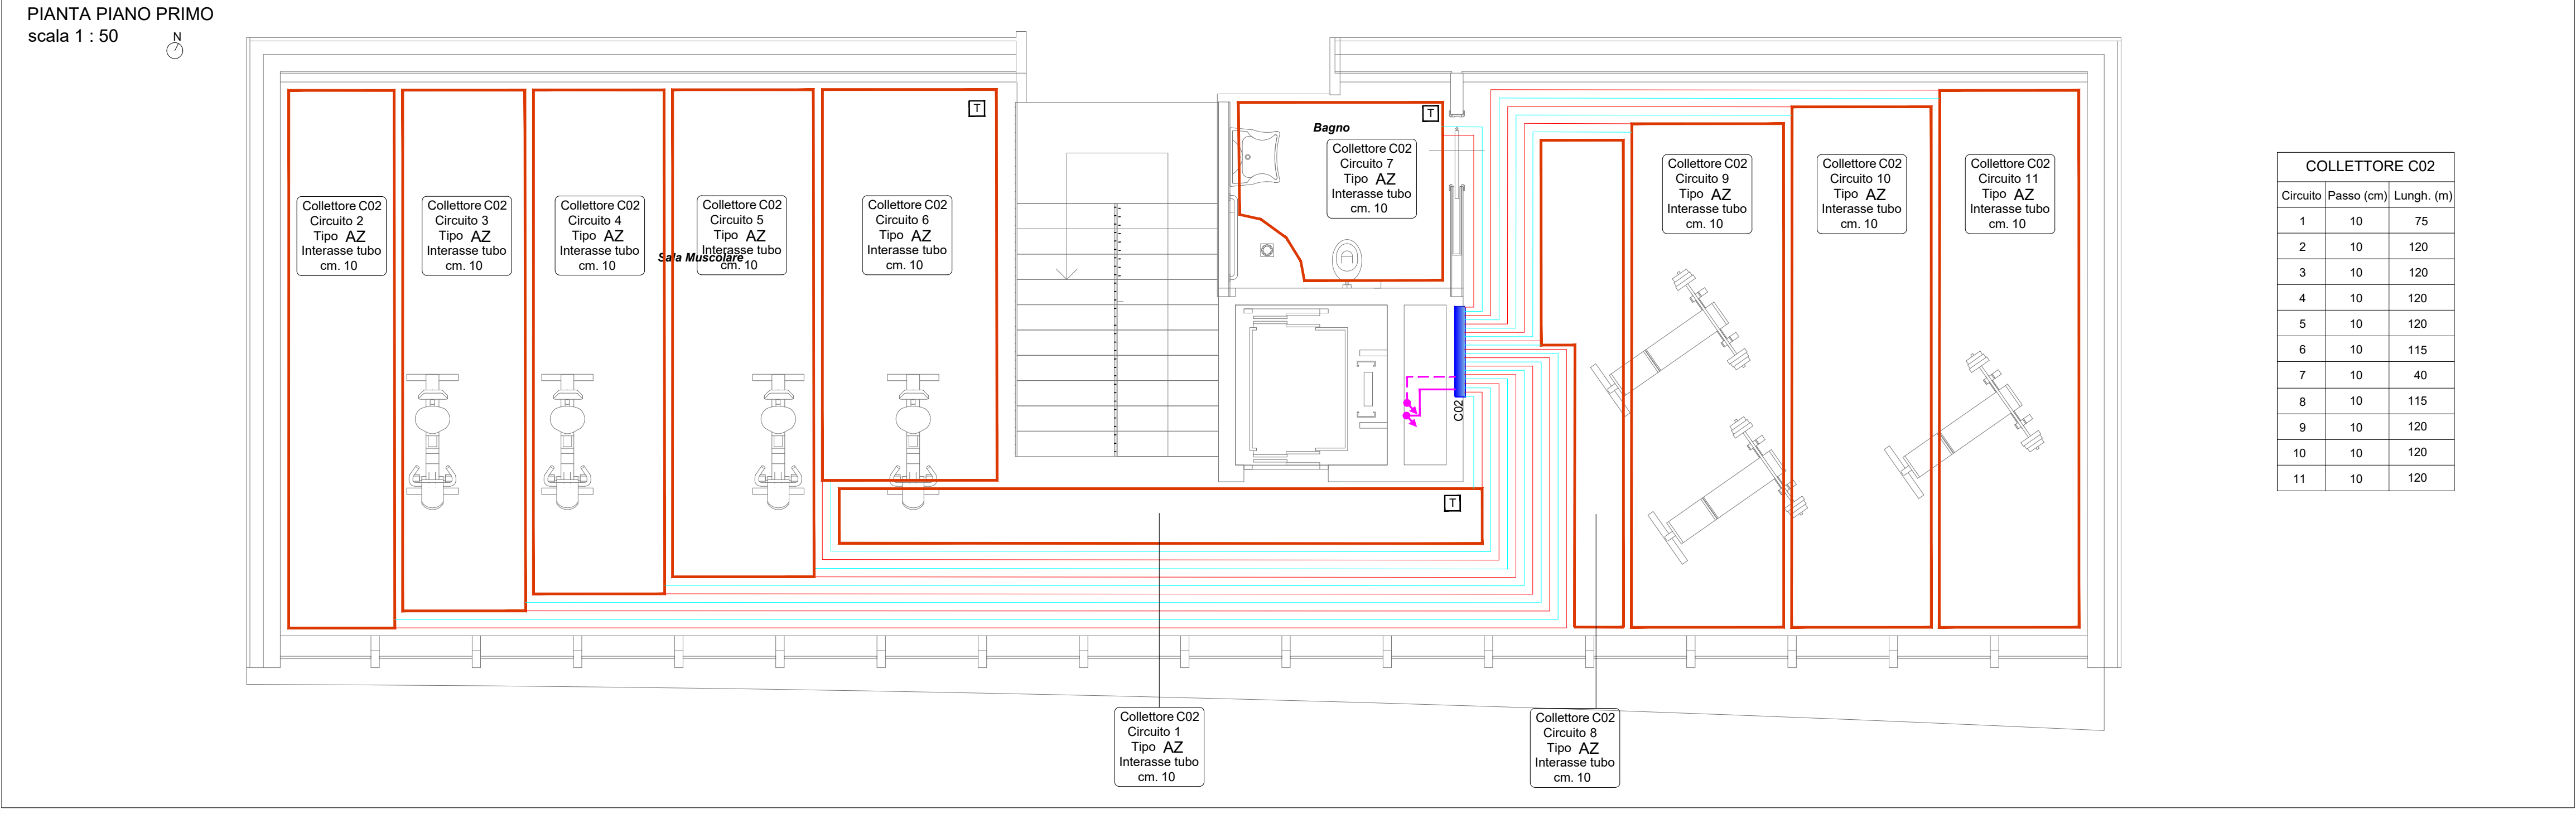

	PROVINCIA AUTONOMA DI TRENTO AGENZIA PROVINCIALE OPERE PUBBLICHE SERVIZIO OPERE CIVILI UFFICIO PROGETTAZIONE E DIREZIONE LAVORI							
	COMUNE DI TESERO LAVORI PUBBLICI E AMBIENTE							
	Lavori di adeguamento dello stadio del fondo a Lago di Tesero UF1							
FASE PROGETTO:	PROGETTO DEFINITIVO							
CATEGORIA:	IMPIANTI							
TITOLO TAVOLA:	CENTRO FISI PIANTE IMPIANTO DI RISCALDAMENTO							
C. SIP:	C. SOC:	SCALA:	FASE PROGETTO:	TIPO ELAB.:	CATEGORIA:	PART. D'OPERA:	N° PROGR.	REVISIONE:
E-90/000	5360	1:50	D	T	335	UF1B	301	
PROGETTO ARCHITETTONICO:	PROGETTO STRUTTURE e ANTINCENDIO:	Visto 1 IL DIRIGENTE:						
arch. Marco GIOVANAZZI	ing. Marco SONTACCHI	ing. Marco GELMINI						
PROGETTO IMPIANTI ELETTRICI:	PROGETTO IMPIANTI TERMOMECCANICI:	Visto 1 IL DIRETTORE DELL'UFFICIO:						
ing. Renato COSER	ing. Giovanni BETTI	arch. Silvano TOMASELLI						
		IL COORDINATORE DEL GRUPPO DI PROGETTO:						
		ing. Gabriele DEVIGILI						
CSP:	RELAZIONE GEOLOGICA:	RELAZIONE ACUSTICA:						
ing. Piero MATTIOLI	geol. Mirko DEMOZZI	ing. Matteo AGOSTINI						
Nome FILE: 5360-DT335 -301.dwg	DATA REDAZIONE:	LUGLIO 2022						