




PIANTA PIANO SEMINTERRATO
scala 1 : 100

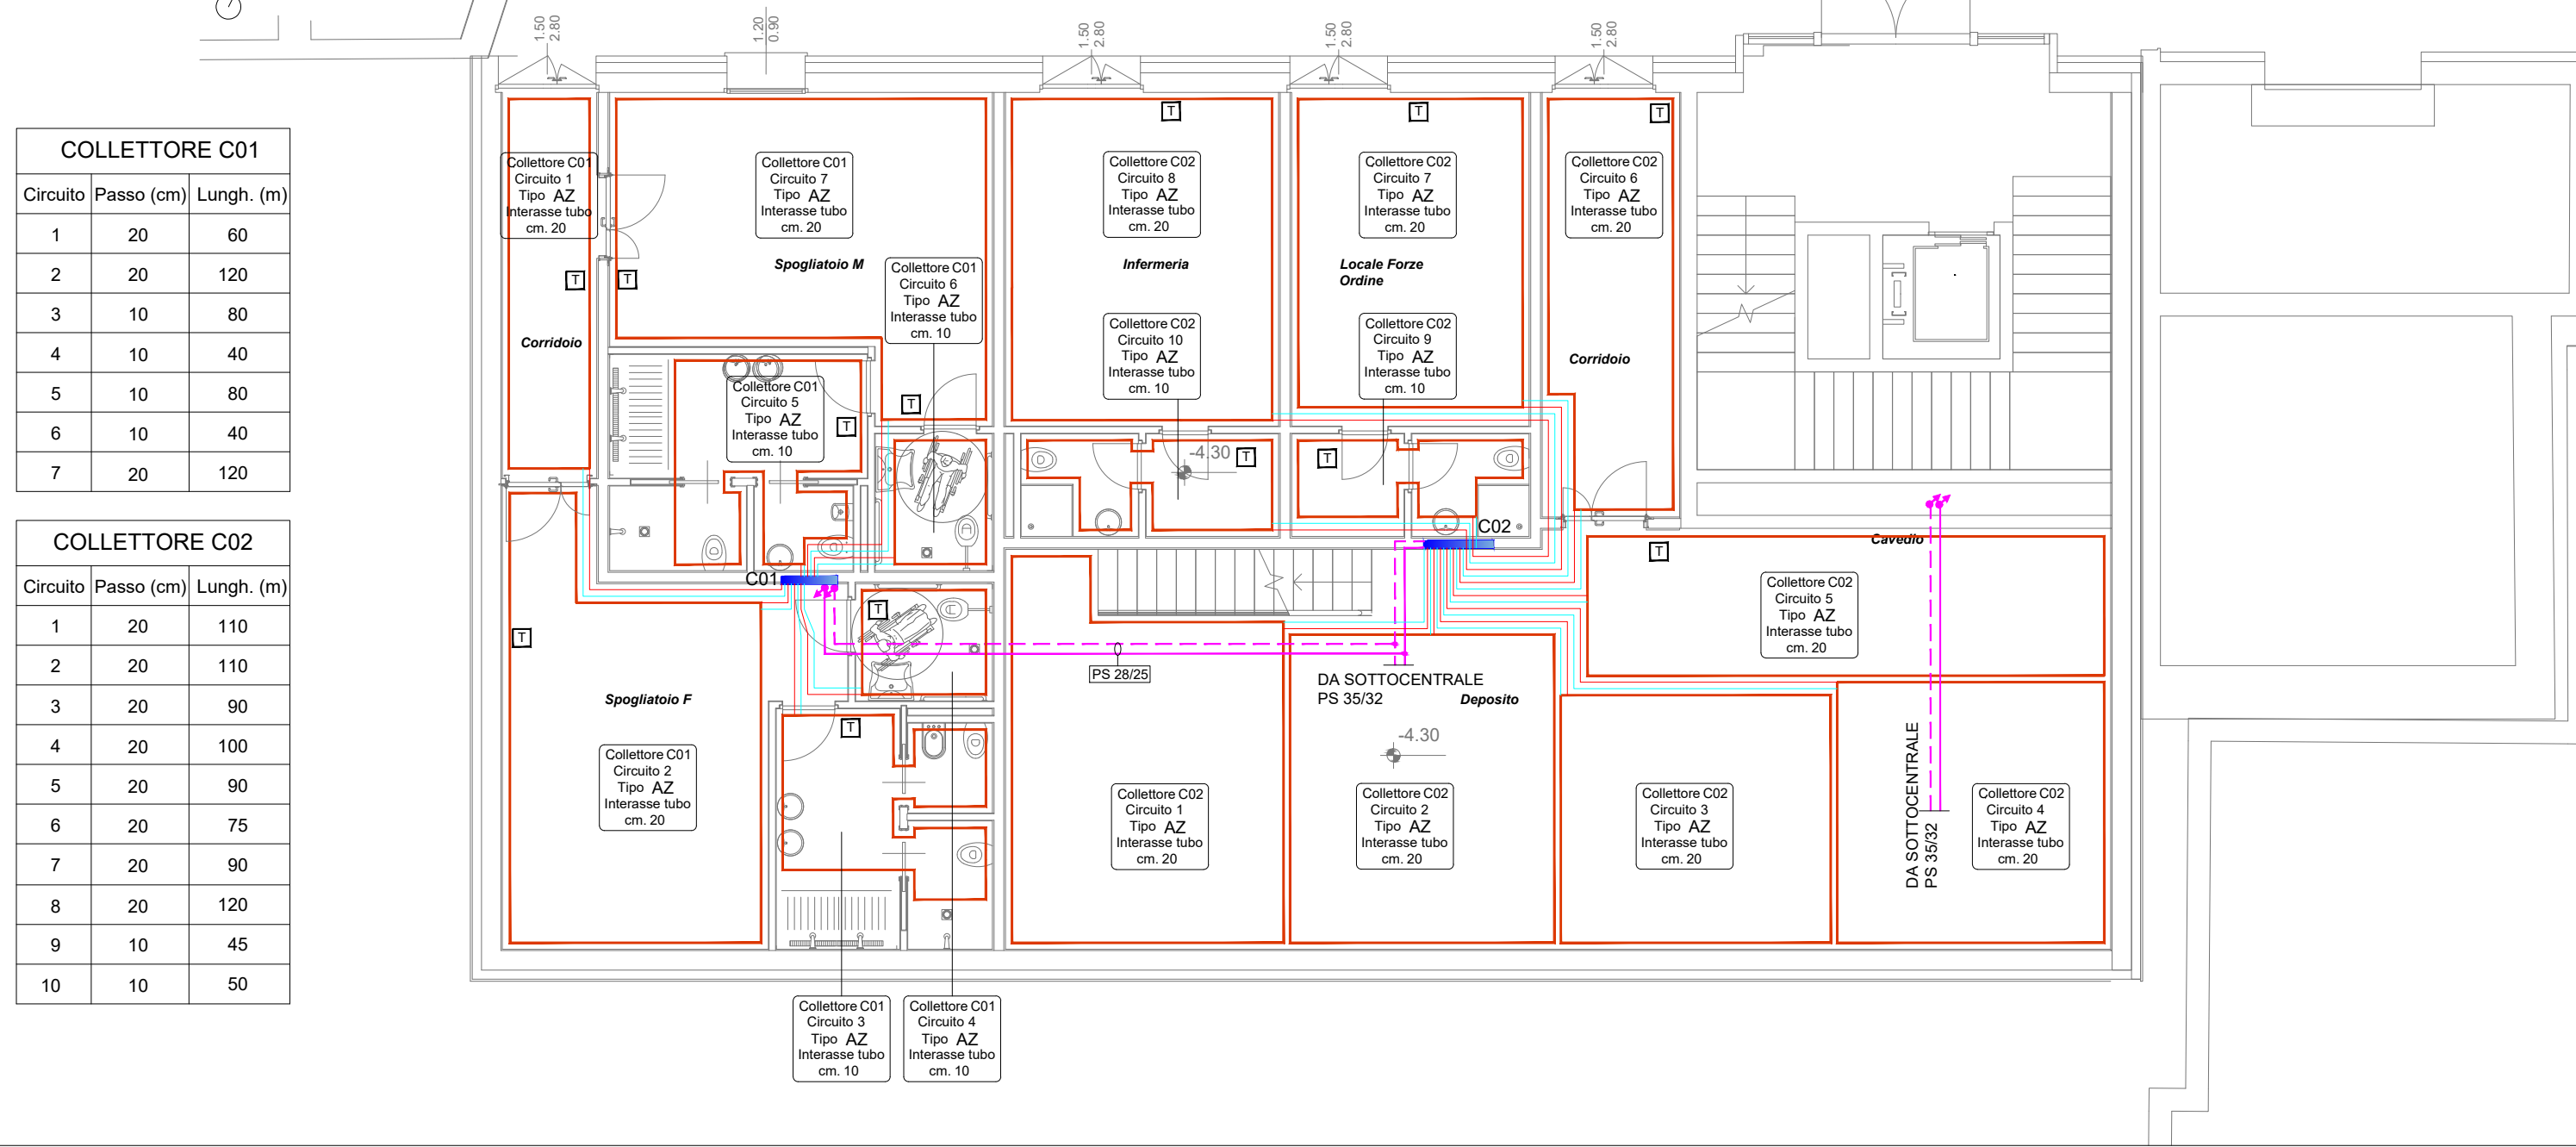



PIANTA PIANO TERRA
scala 1 : 100

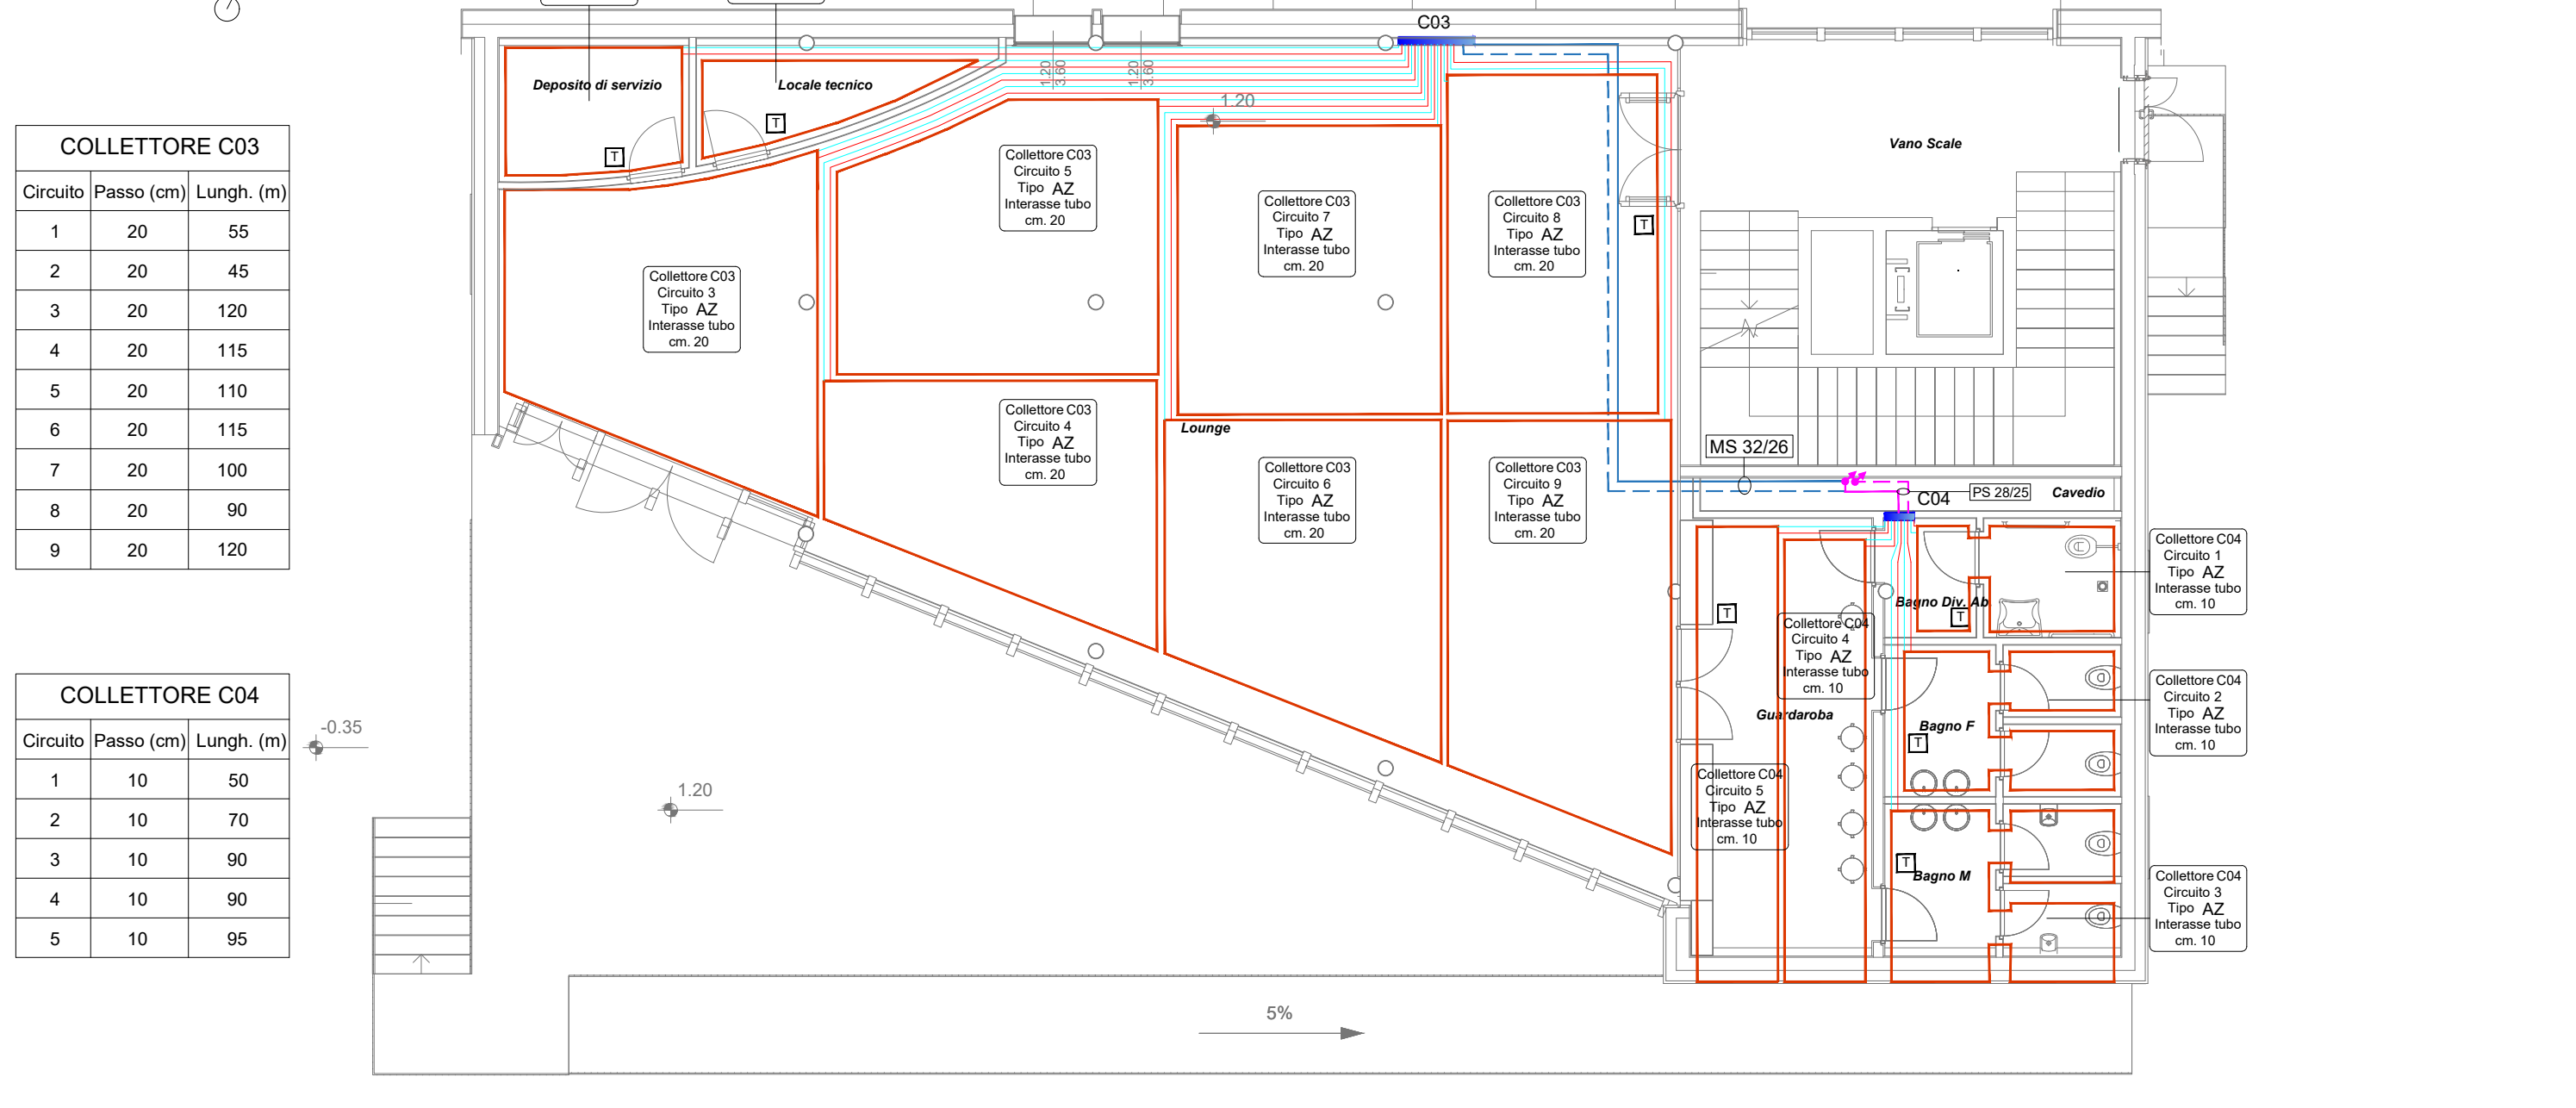

PIANTA PIANO PRIMO
scala 1 : 100

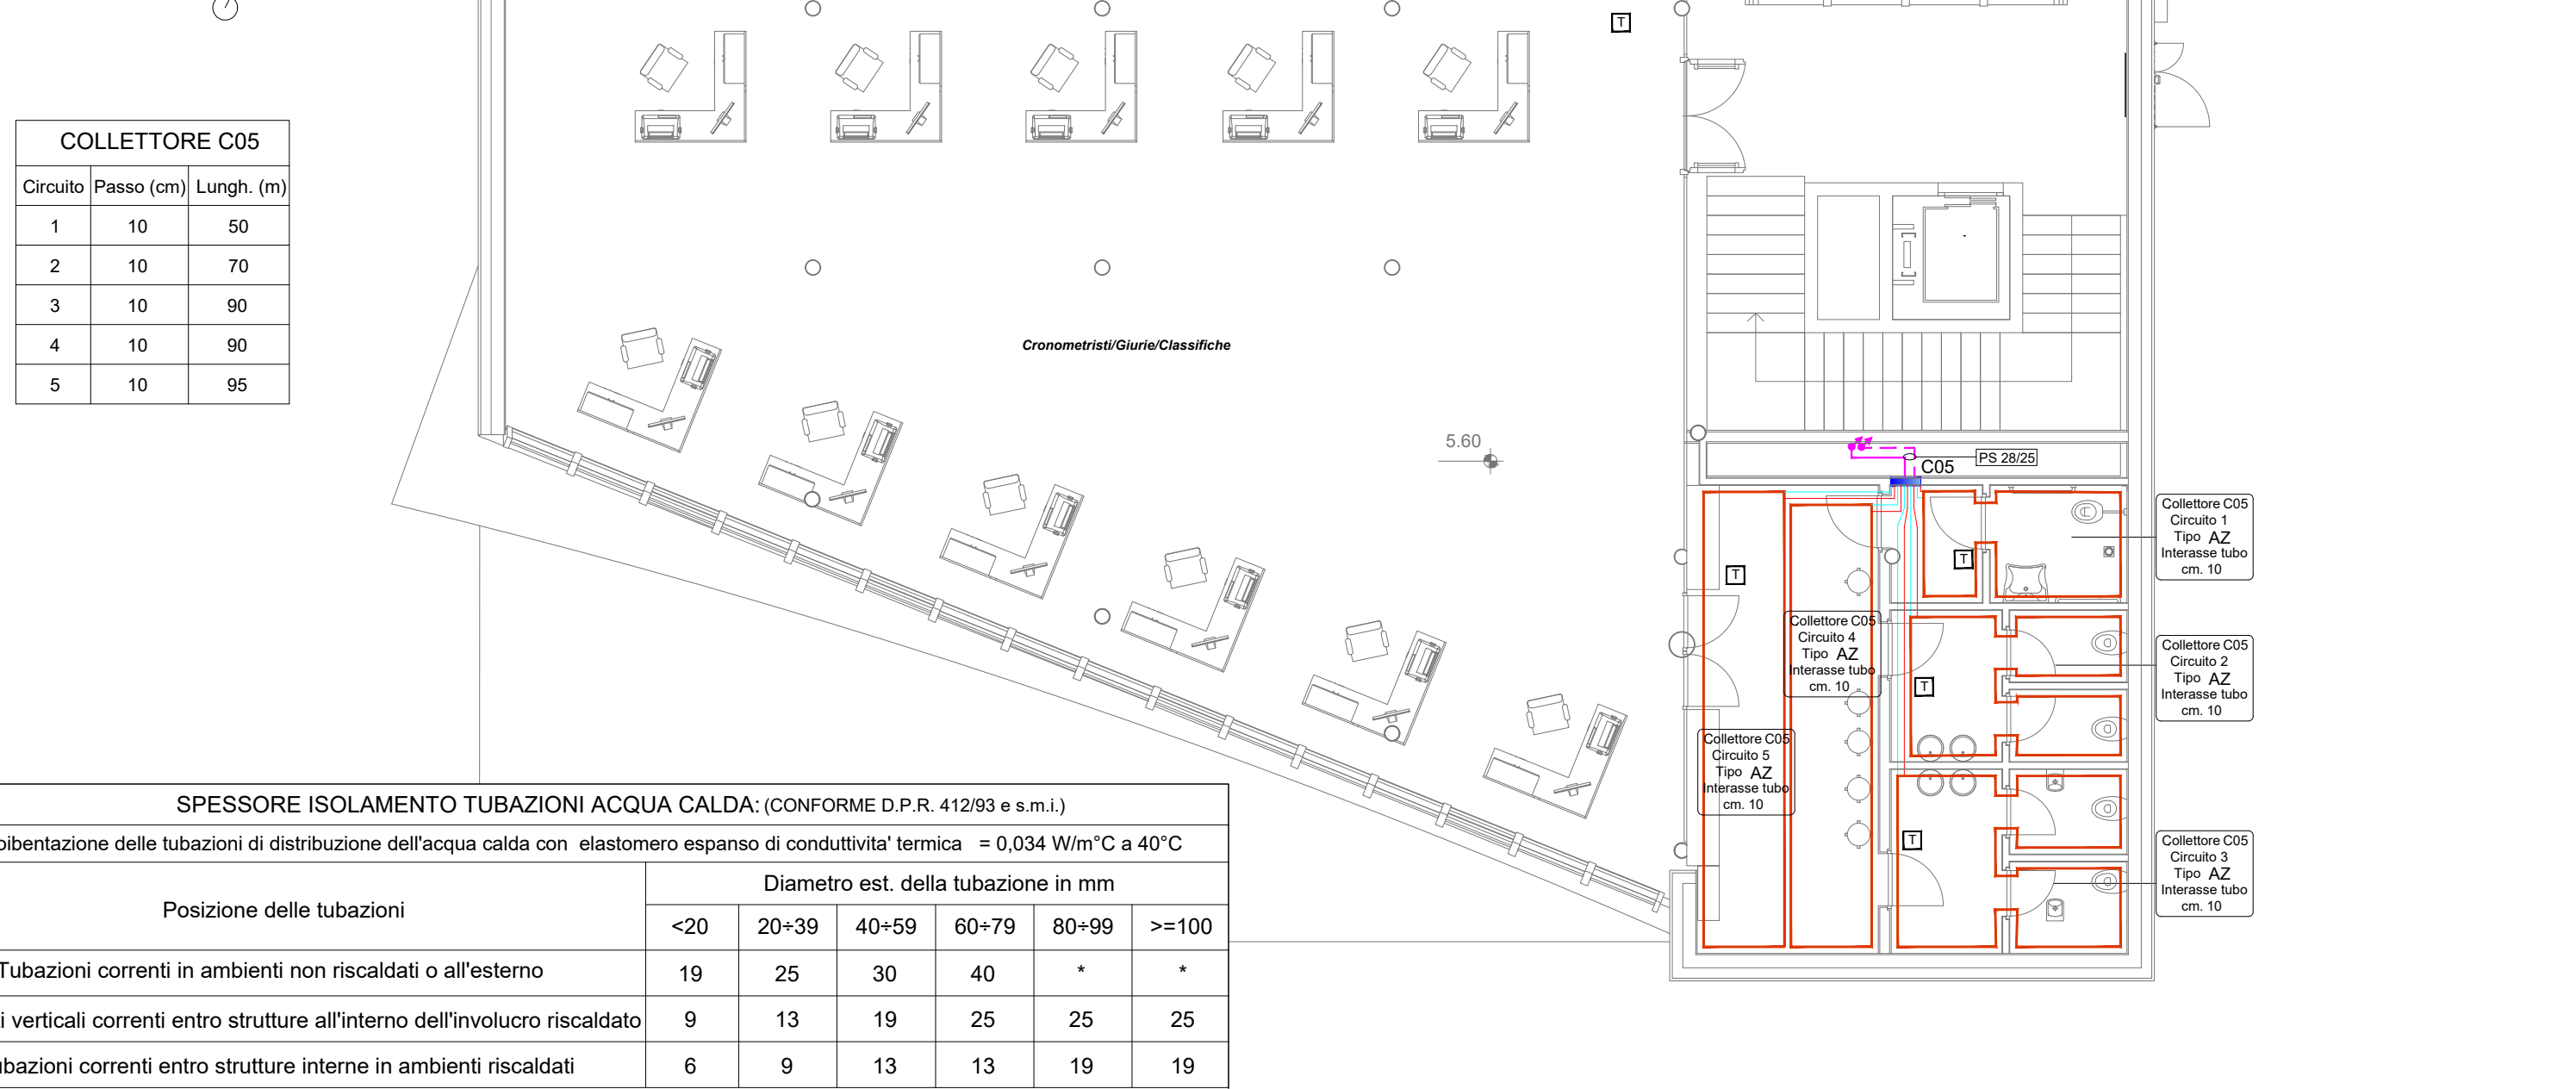

LEGENDA RISCALDAMENTO:	
SIMBOLO	DESCRIZIONE
	TUBAZIONE IN MULTISTRATO DISTRIBUZIONE A PAVIMENTO
	TUBAZIONE IN ACCIAIO PRESSFITTING MONTANTI E DISTRIBUZIONE A VISTA
	TUBAZIONE IN MULTISTRATO DISTRIBUZIONE SECONDARIA DAL COLLETTORE DI ZONA
	TUBAZIONE IN MULTISTRATO CIRCUITO A PAVIMENTO PASSO 10
	COLLETTORE DI ZONA - IMPIANTO A PAVIMENTO VEDI TABELLA DIMENSIONAMENTO
	TERMOSTATO AMBIENTE

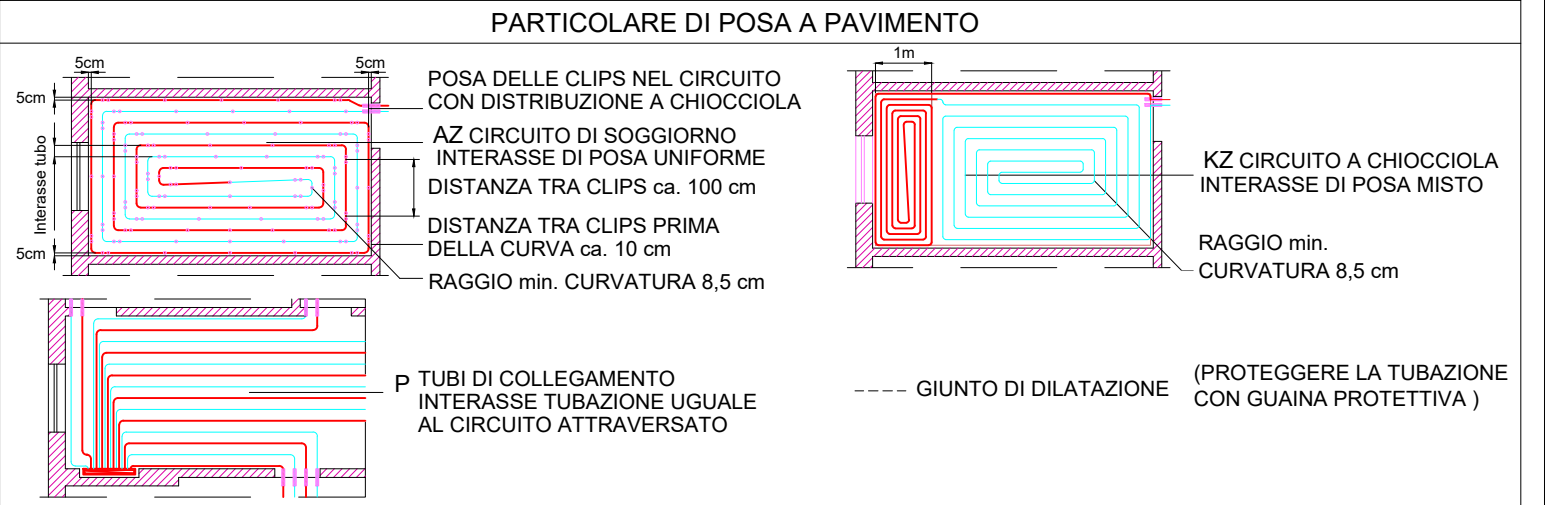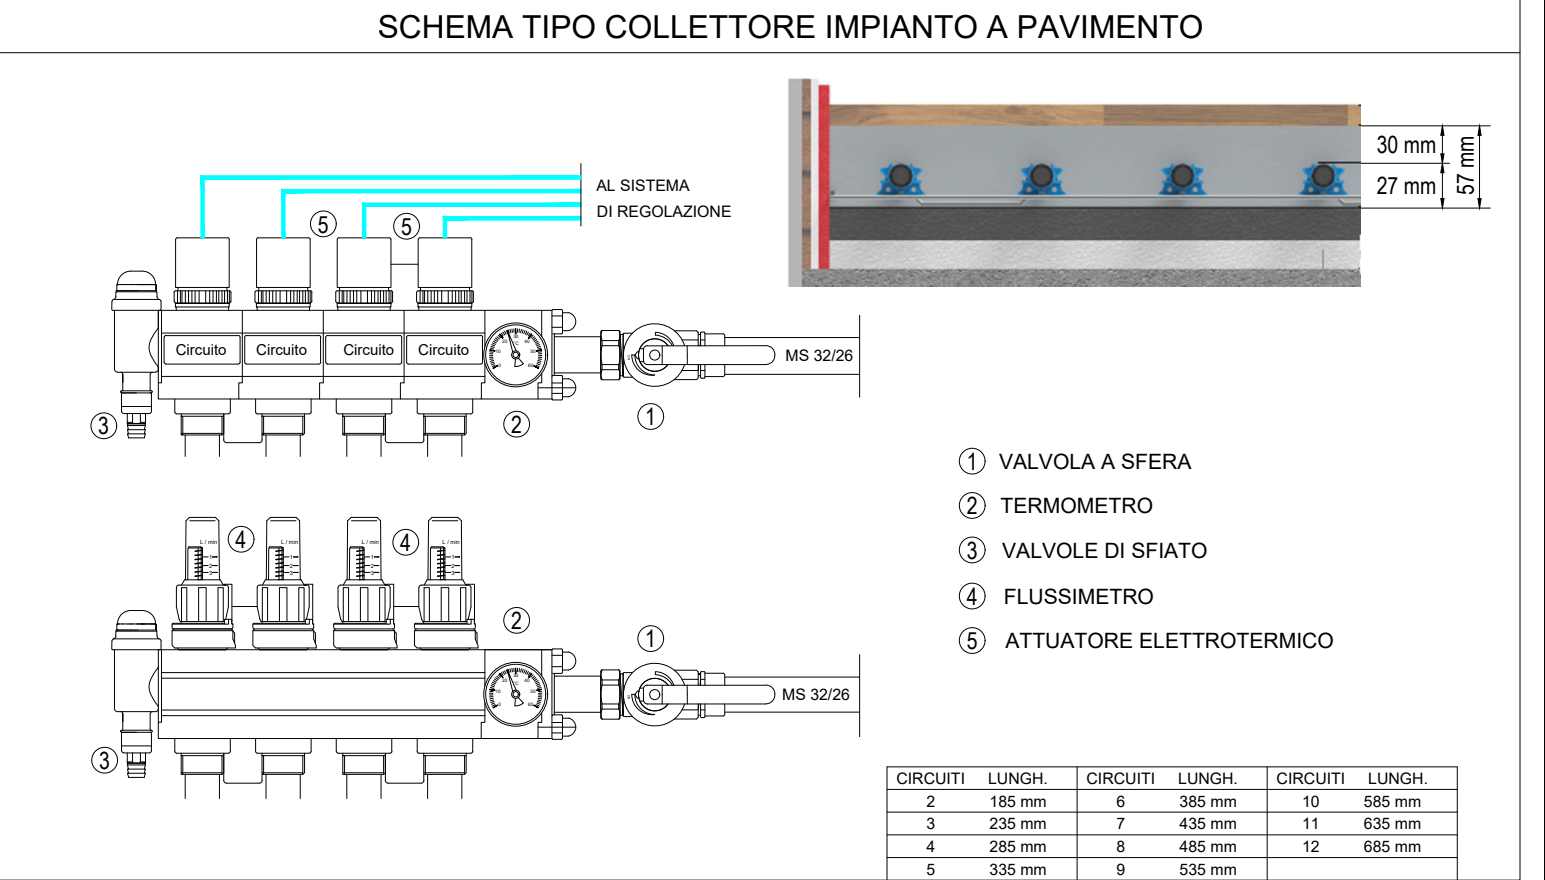

PROVINCIA AUTONOMA DI TRENTO
AGENZIA PROVINCIALE OPERE PUBBLICHE
SERVIZIO OPERE CIVILI
UFFICIO PROGETTAZIONE E DIREZIONE LAVORI

COMUNE DI TESERO
LAVORI PUBBLICI E AMBIENTE

Lavori di adeguamento dello stadio del fondo a Lago di Tesero UF1

FASE PROGETTO:		PROGETTO DEFINITIVO											
CATEGORIA:		IMPIANTI											
TITOLO TAVOLA:													
EDIFICIO TRIBUNE PIANTE IMPIANTO DI RISCALDAMENTO													
C. SIP:	C. SOC:	SCALA:	FASE PROGETTO:	TIPO ELAB.:	CATEGORIA:	PART. D'OPERA:	N° PROGR.						
E-90/000	5360	1:100	D	T	335	UF1B	101						
PROGETTO ARCHITETTONICO:			PROGETTO STRUTTURE e ANTINCENDIO:			Visto I IL DIRIGENTE:							
arch. Marco GIOVANAZZI			ing. Marco SONTACCHI			ing. Marco GELMINI							
PROGETTO IMPIANTI ELETTRICI:			PROGETTO IMPIANTI TERMOMECCANICI:			Visto I IL DIRETTORE DELL'UFFICIO:							
ing. Renato COSER			ing. Giovanni BETTI			arch. Silvano TOMASELLI							
						IL COORDINATORE DEL GRUPPO DI PROGETTO:							
						ing. Gabriele DEVIGILI							
CSP:			RELAZIONE GEOLOGICA:			RELAZIONE ACUSTICA:							
ing. Piero MATTIOLI			geol. Mirko DEMOZZI			ing. Matteo AGOSTINI							
NOME FILE: 5360-DT335 -101.dwg						DATA REDAZIONE:							
						LUGLIO 2022							

*= prevedere isolamento in lana di roccia, spessore 50 mm