



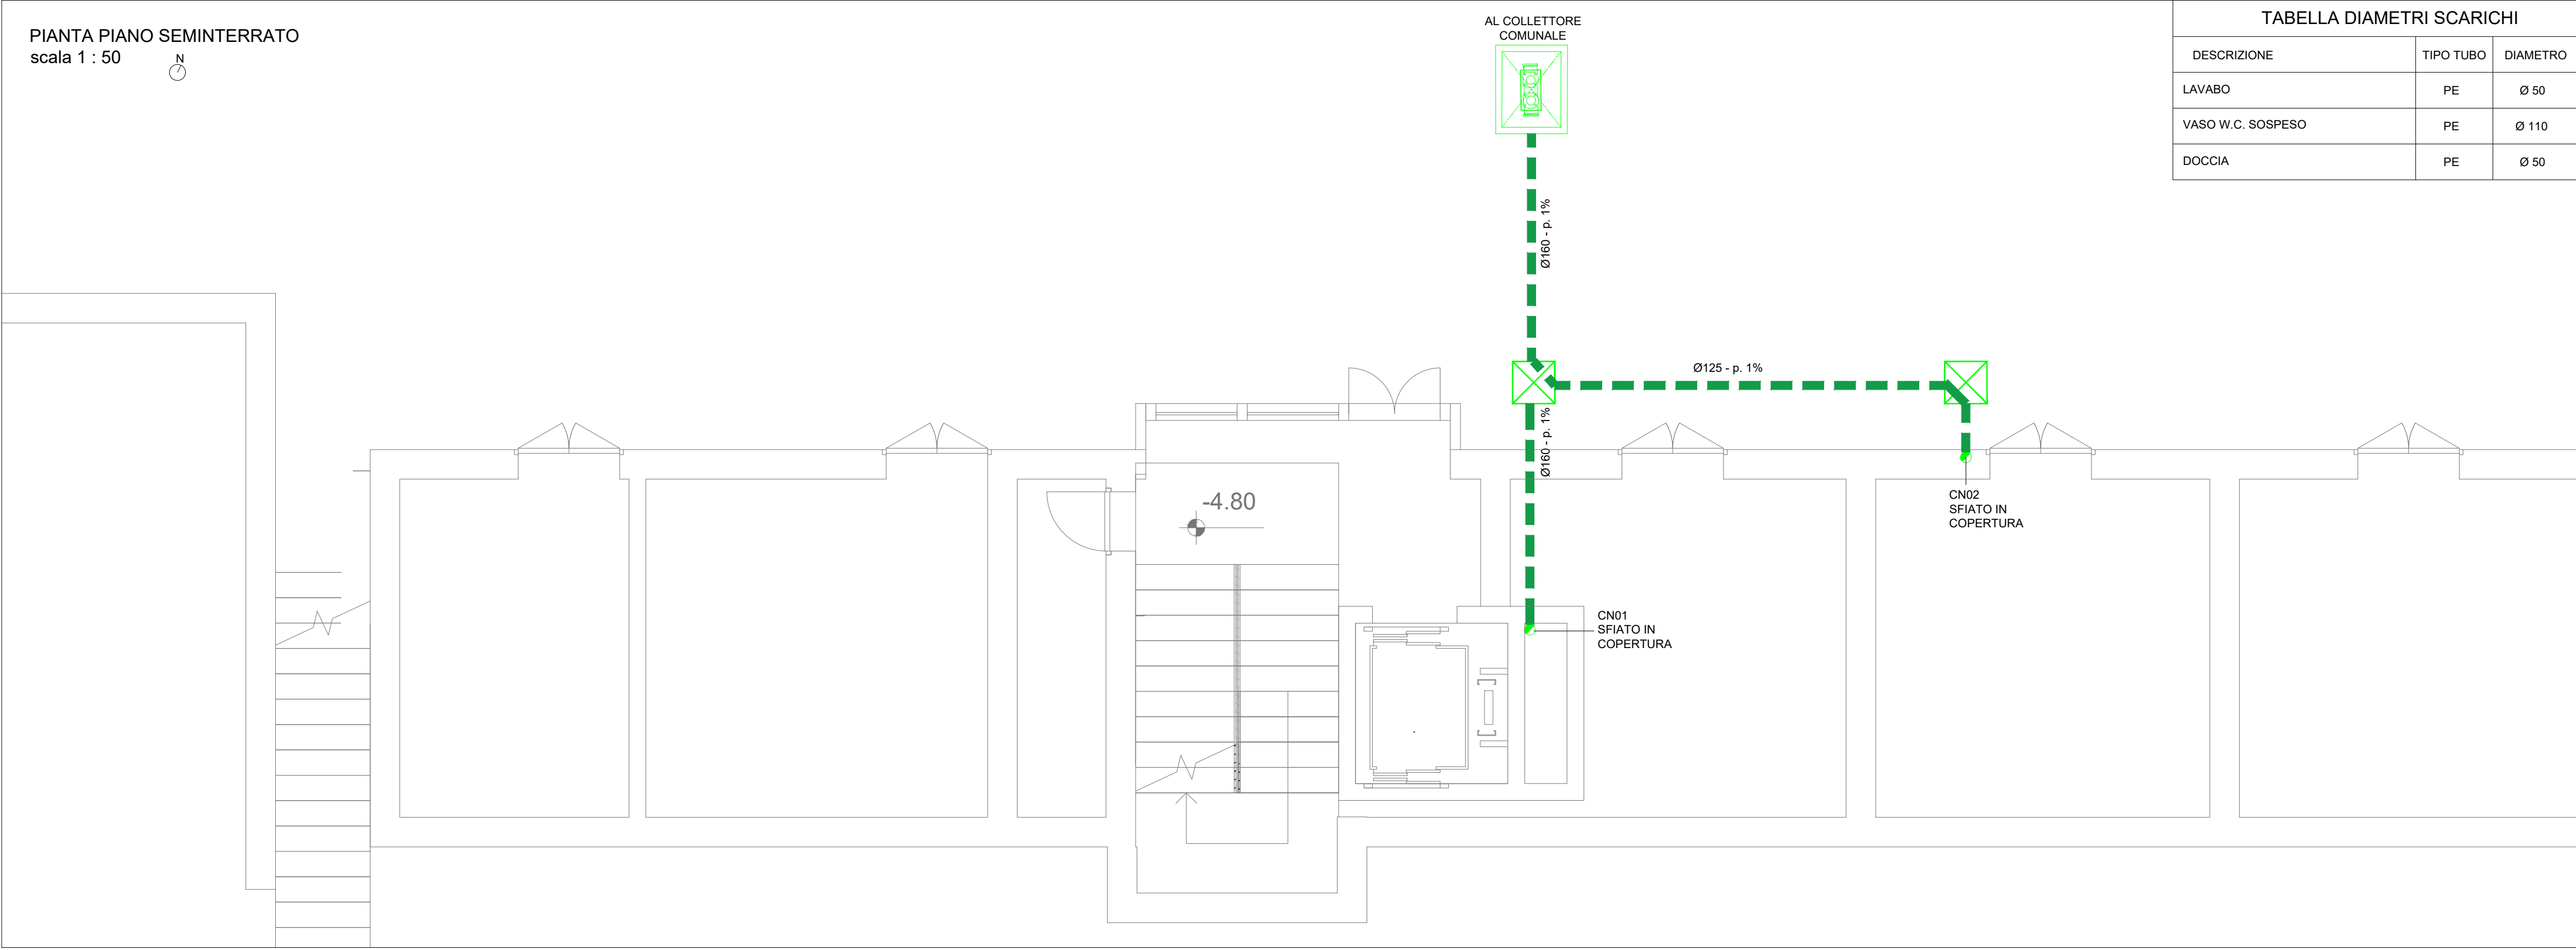


TABELLA DIAMETRI SCARICHI		
DESCRIZIONE	TIPO TUBO	DIAMETRO
LAVABO	PE	Ø 50
VASO W.C. SOSPESO	PE	Ø 110
DOCCIA	PE	Ø 50

LEGENDA RETE SCARICHI:	
SIMBOLO	DESCRIZIONE
	TUBAZIONE IN PE A SALDARE - A PAVIMENTO RETE ACQUE NERE - PENDENZA MINIMA 1%
	TUBAZIONE PVC SN4 UNI EN 1401 RETE SCARICHI INTERRATO
	TUBAZIONE IN MATERIALE PLASTICO ANTIRUMORE COLONNE VERTICALI SCARICHI
	POZZETTO DI ISPEZIONE
	SIFONE FIRENZE

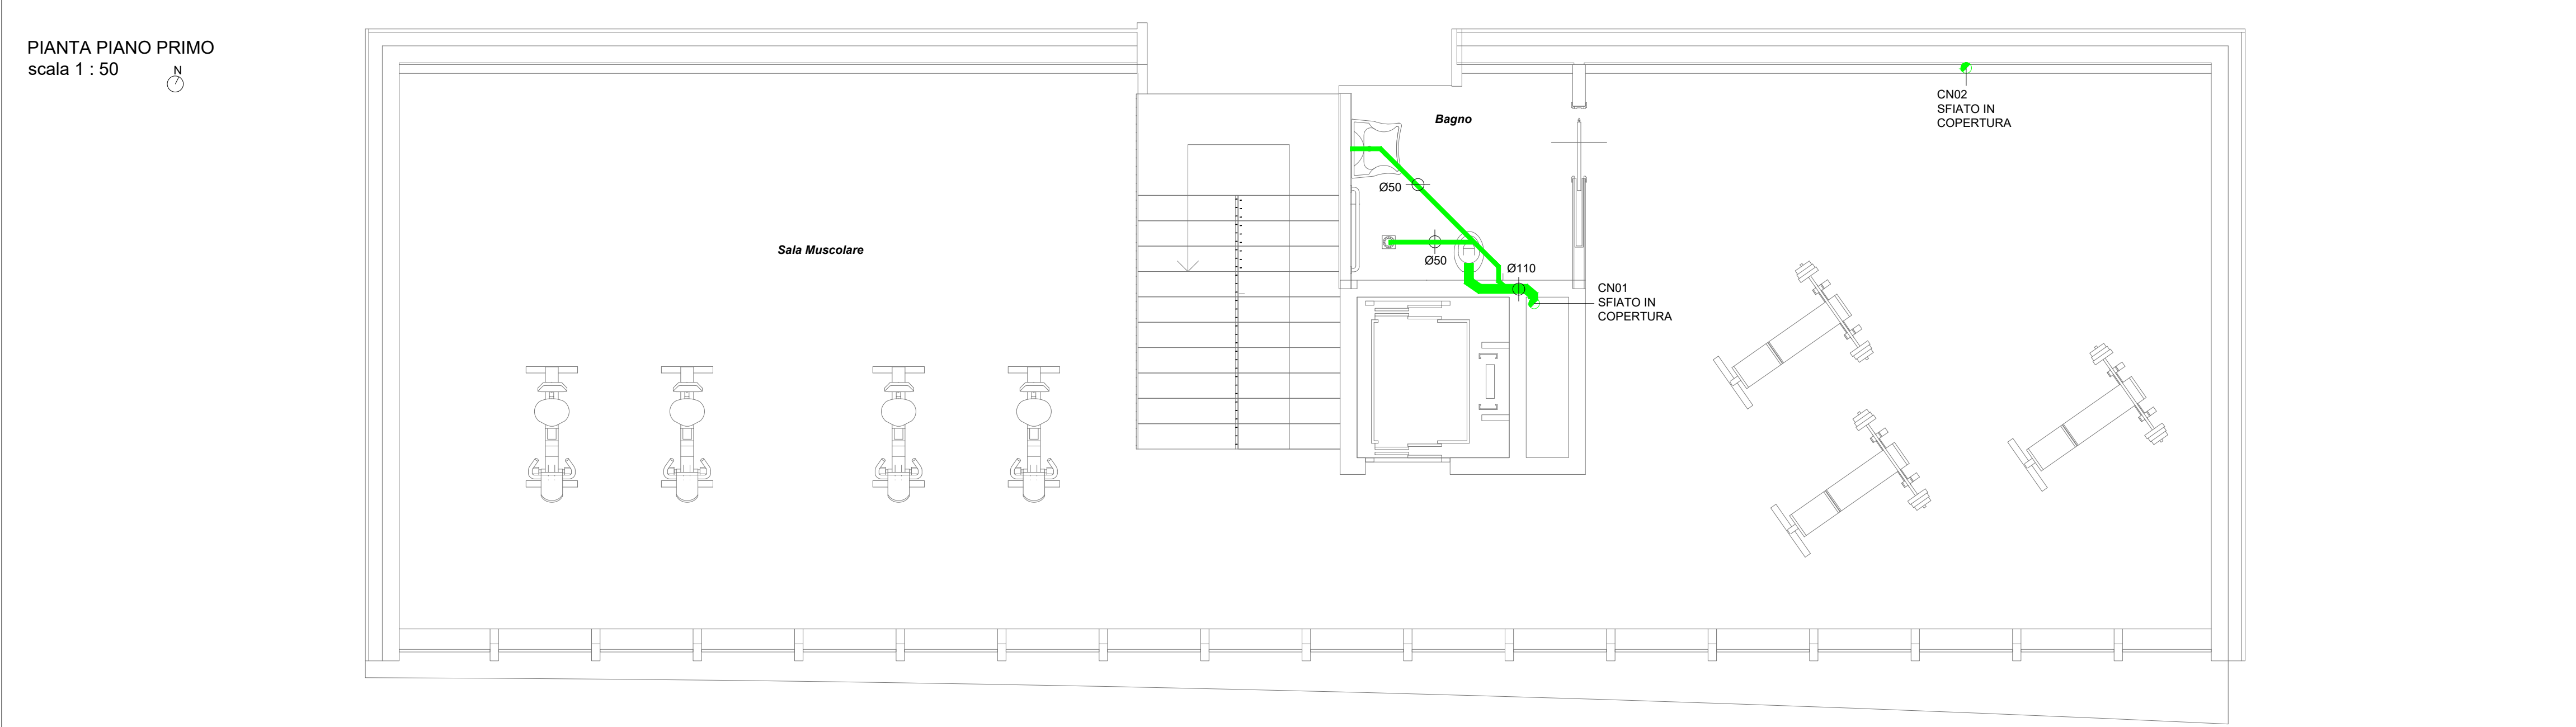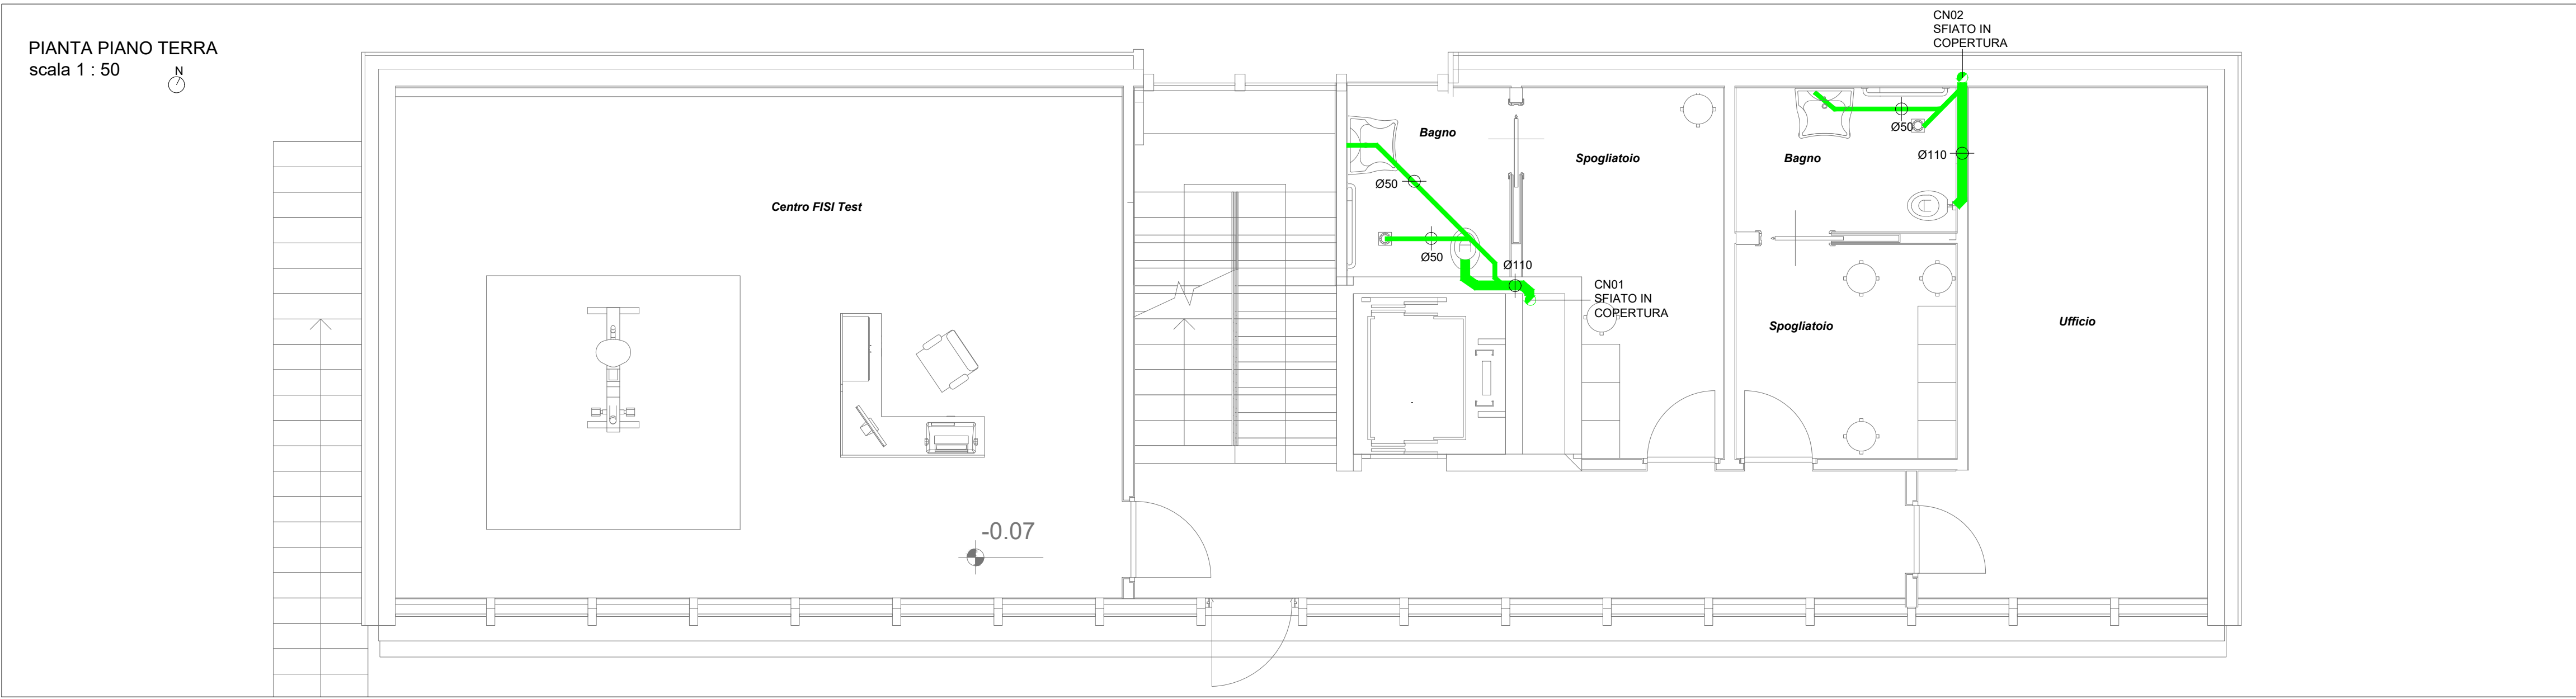

PROVINCIA AUTONOMA DI TRENTO
AGENZIA PROVINCIALE OPERE PUBBLICHE
SERVIZIO OPERE CIVILI
UFFICIO PROGETTAZIONE E DIREZIONE LAVORI

COMUNE DI TESERO
LAVORI PUBBLICI E AMBIENTE

Lavori di adeguamento dello
stadio del fondo a Lago di Tesero
UF1

FASE PROGETTO: **PROGETTO DEFINITIVO**

CATEGORIA: **IMPIANTI**

TITOLO TAVOLA: **CENTRO FISI
PIANTE RETE SCARICHI ACQUE NERE**

C. SIP: E-90/000	C. SOC: 5360	SCALA: 1:50	FASE PROGETTO: D	TIPO ELAB.: T	CATEGORIA: 337	PARTI D'OPERA: UF1B	N° PROGR: 302	REVISIONE:
PROGETTO ARCHITETTONICO: arch. Marco GIOVANAZZI			PROGETTO STRUTTURE e ANTINCENDIO: ing. Marco SONTACCHI			Visto 1 IL DIRIGENTE: ing. Marco GELMINI		
PROGETTO IMPIANTI ELETTRICI: ing. Renato COSER			PROGETTO IMPIANTI TERMOMECCANICI: ing. Giovanni BETTI			Visto 1 IL DIRETTORE DELL'UFFICIO : arch. Silvano TOMASELLI IL COORDINATORE DEL GRUPPO DI PROGETTO: ing. Gabriele DEVIGILI		
CSP: ing. Piero MATTIOLI			RELAZIONE GEOLOGICA: geol. Mirko DEMOZZI			RELAZIONE ACUSTICA: ing. Matteo AGOSTINI		
NOME FILE: 5360-DT337 -302.dwg							DATA REDAZIONE: LUGLIO 2022	