

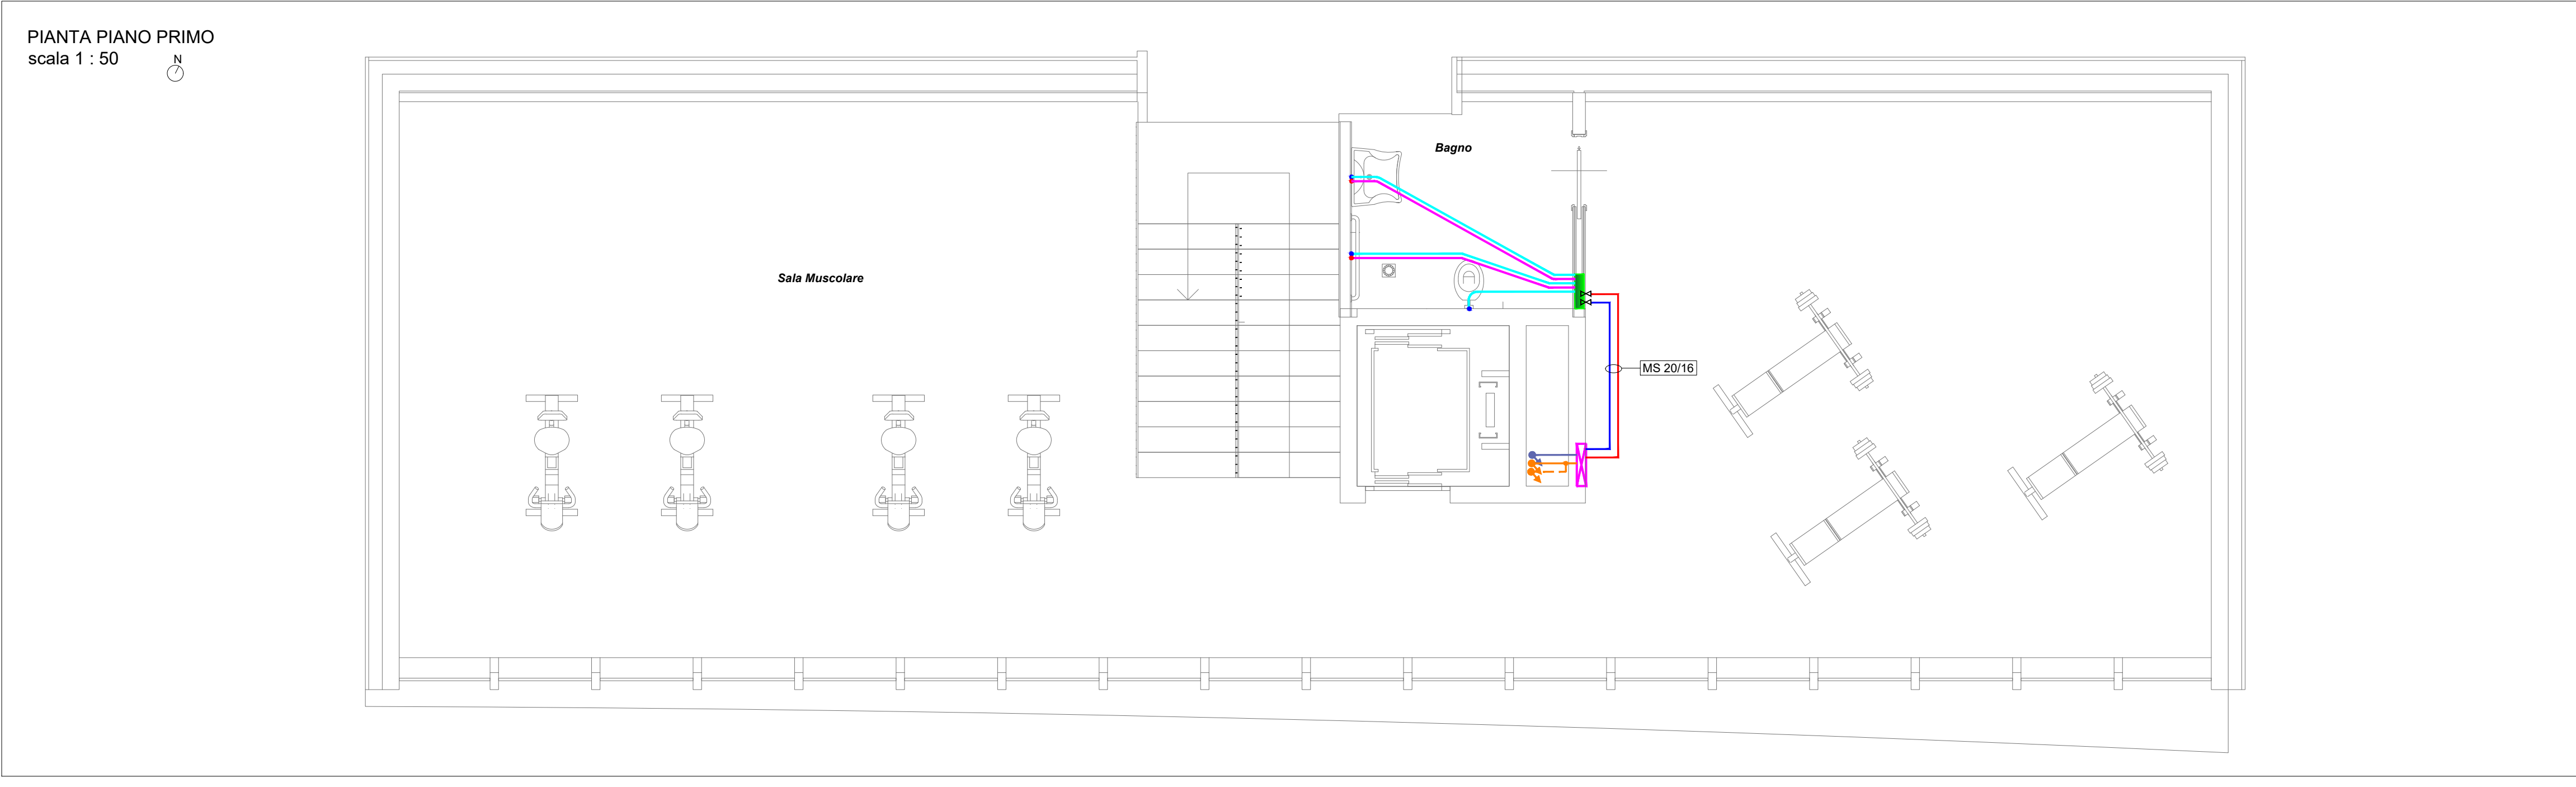
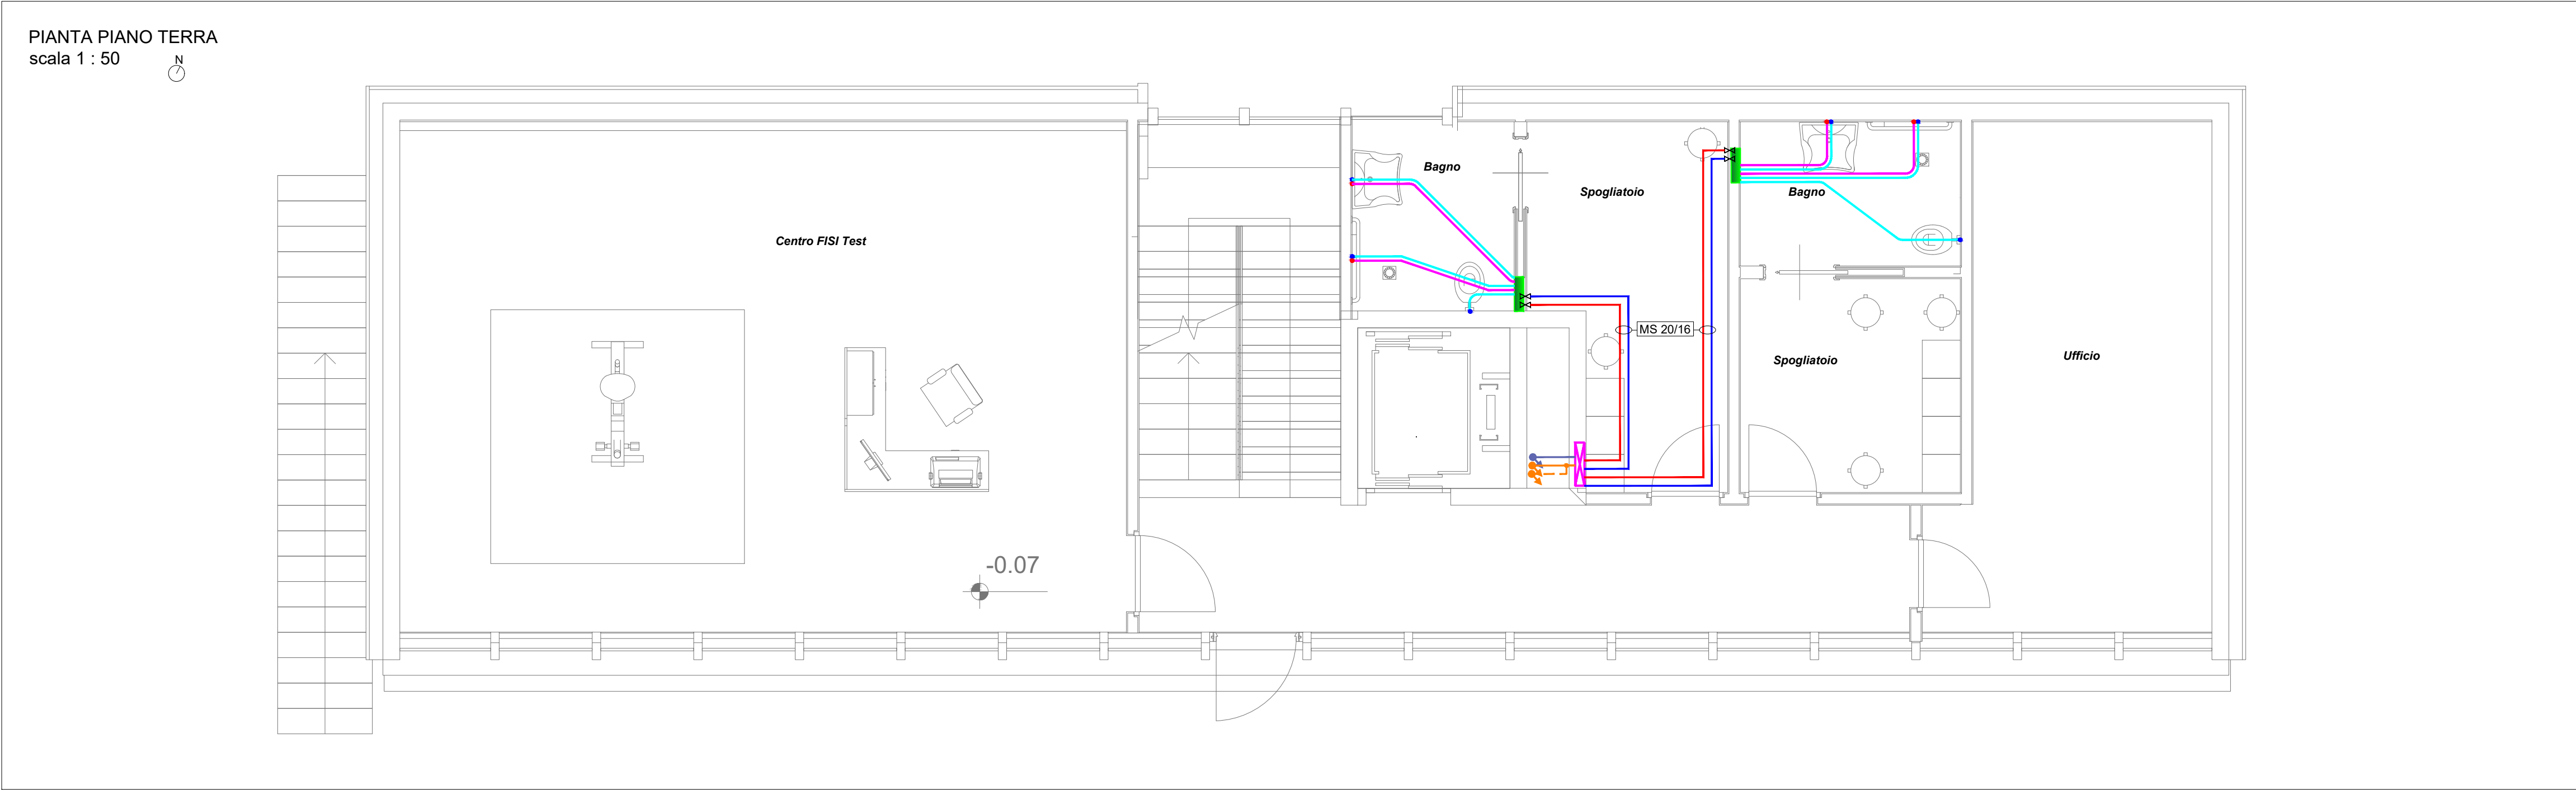


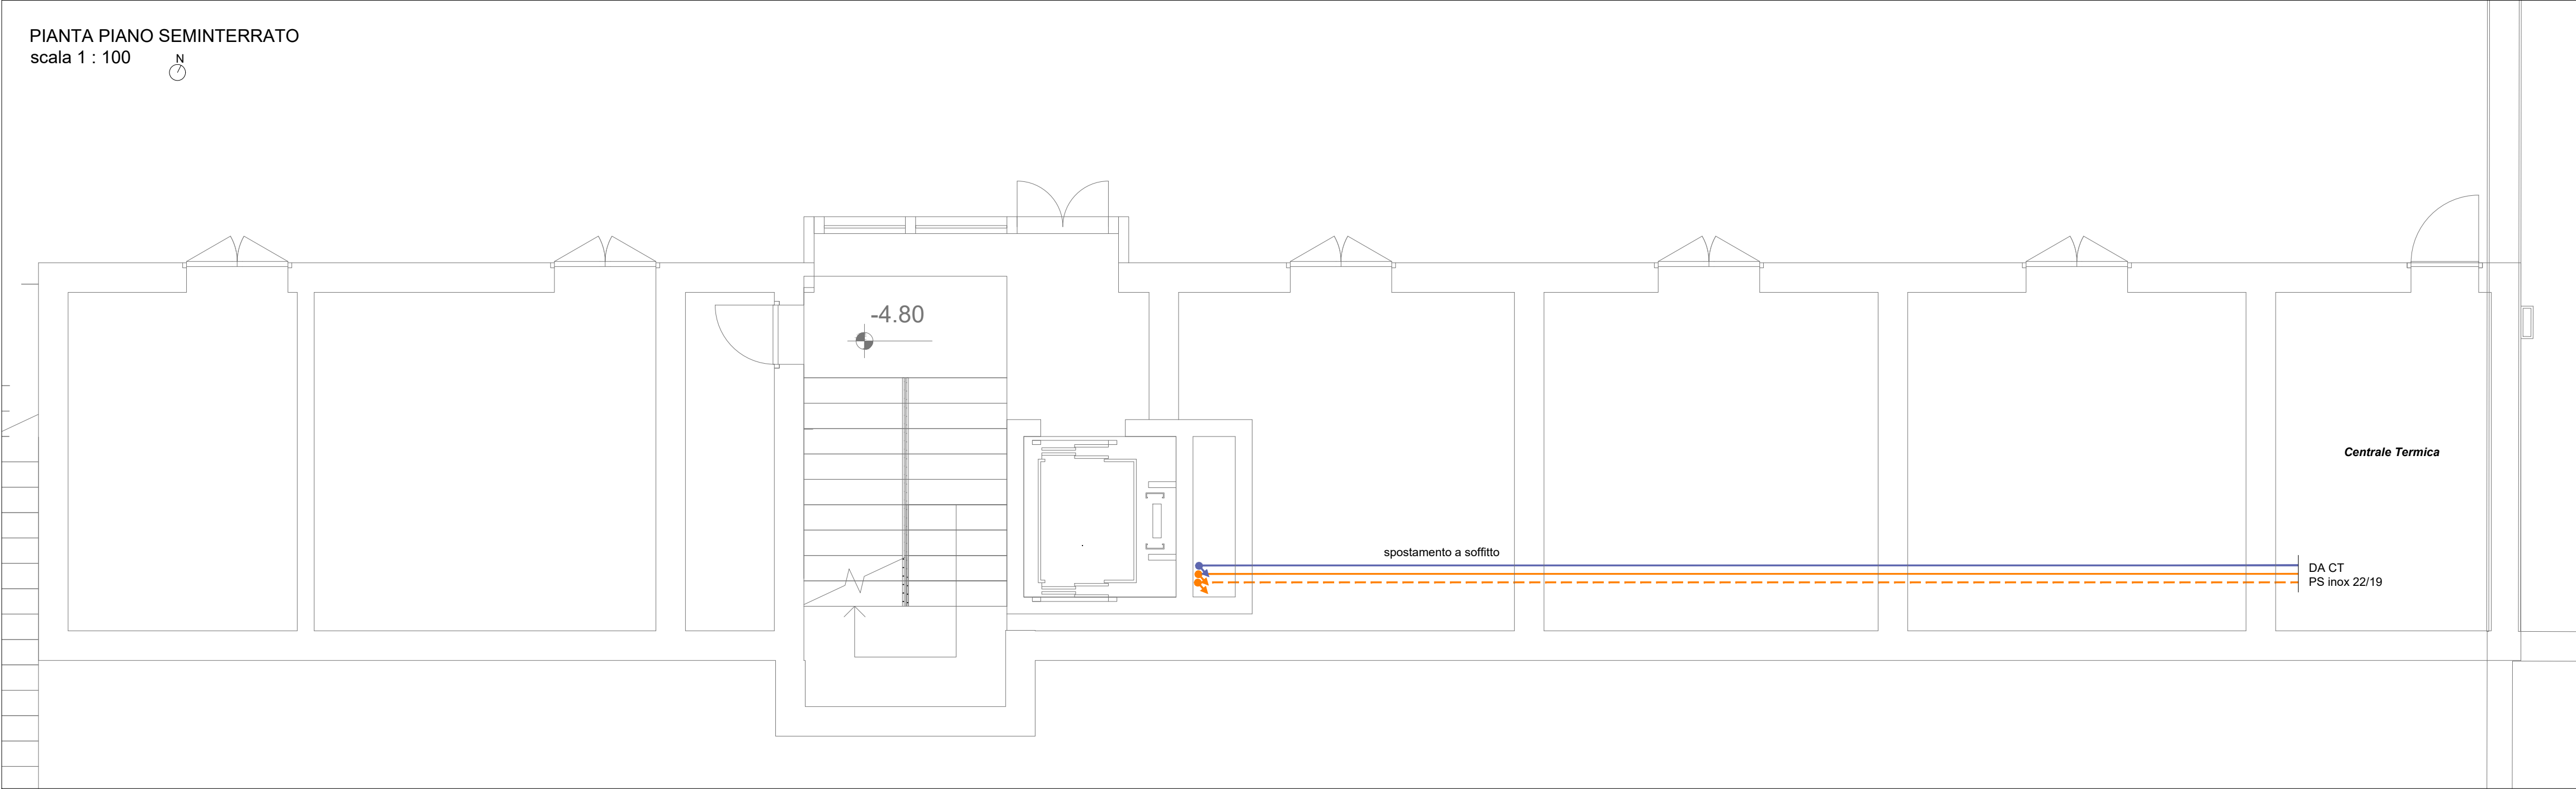

LEGENDA IDRICO-SANITARIO:	
SIMBOLO	DESCRIZIONE
AFS	TUBAZIONE IN ACCIAIO INOX PRESSFITTINGS - ACQUA FREDDA SANITARIA MONTANTI E DISTRIBUZIONE A VISTA
ACS	TUBAZIONE IN ACCIAIO INOX PRESSFITTINGS - ACQUA CALDA SANITARIA MONTANTI E DISTRIBUZIONE A VISTA
RCS	TUBAZIONE IN ACCIAIO INOX PRESSFITTINGS - RICIRCOLO ACQUA CALDA SANITARIA MONTANTI E DISTRIBUZIONE A VISTA - d18/16
AFS	TUBAZIONE IN MULTISTRATO - ACQUA FREDDA SANITARIA DISTRIBUZIONE A PAVIMENTO
ACS	TUBAZIONE IN MULTISTRATO ACQUA CALDA SANITARIA: DISTRIBUZIONE A PAVIMENTO
RCS	TUBAZIONE IN MULTISTRATO RICIRCOLO ACQUA CALDA SANITARIA: DISTRIBUZIONE A PAVIMENTO - MS 20/16
ACS	TUBAZIONE IN MULTISTRATO ACQUA CALDA SANITARIA: DISTRIBUZIONE DAL COLLETTORE
AFS	TUBAZIONE IN MULTISTRATO ACQUA FREDDA SANITARIA: DISTRIBUZIONE DAL COLLETTORE
	COLLETTORI AFS E ACS A PARETE
	CASSETTA DI CONTABILIZZAZIONE
	RUBINETTO AD INCASSO PER ESCLUSIONE ACQUA FREDDA E CALDA

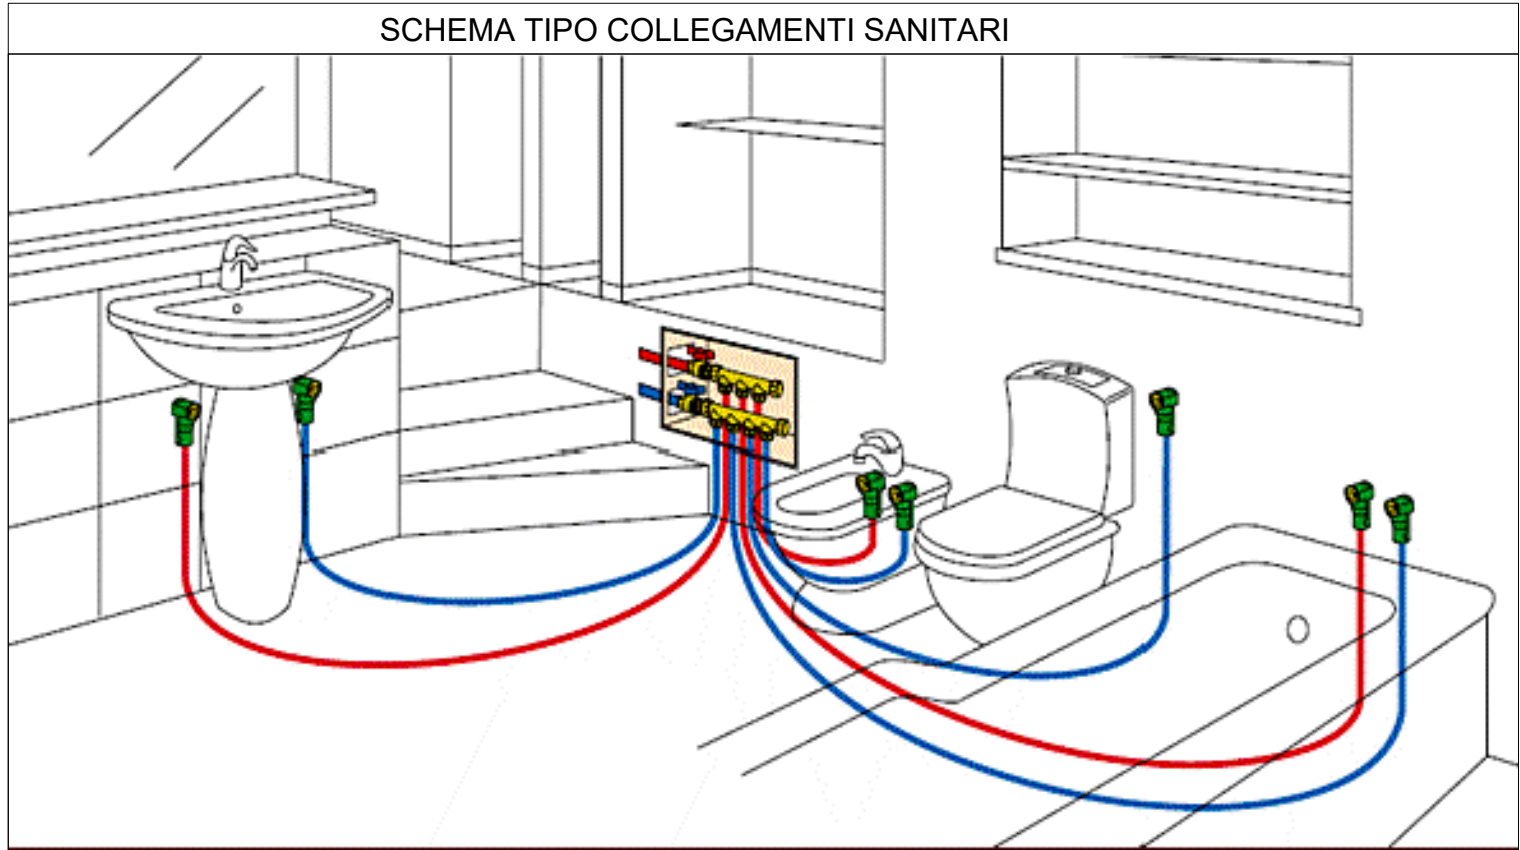

		PROVINCIA AUTONOMA DI TRENTO AGENZIA PROVINCIALE OPERE PUBBLICHE SERVIZIO OPERE CIVILI UFFICIO PROGETTAZIONE E DIREZIONE LAVORI						
		COMUNE DI TESERO LAVORI PUBBLICI E AMBIENTE						
		Lavori di adeguamento dello stadio del fondo a Lago di Tesero UF1						
FASE PROGETTO:		PROGETTO DEFINITIVO						
CATEGORIA:		IMPIANTI						
TITOLO TAVOLA:		CENTRO FISI PIANTE IMPIANTO IDRICO-SANITARIO						
C. SIP: E-90/000	C. SOC: 5360	SCALA: 1:50	FASE PROGETTO: D	TIPO ELAB.: T	CATEGORIA: 337	PARTI D'OPERA: UF1B	N° PROGR: 301	REVISIONE:
PROGETTO ARCHITETTONICO: arch. Marco GIOVANAZZI			PROGETTO STRUTTURE e ANTINCENDIO: ing. Marco SONTACCHI			Visto 1 IL DIRIGENTE: ing. Marco GELMINI		
PROGETTO IMPIANTI ELETTRICI: ing. Renato COSER			PROGETTO IMPIANTI TERMOMECCANICI: ing. Giovanni BETTI			Visto 1 IL DIRETTORE DELL'UFFICIO : arch. Silvano TOMASELLI IL COORDINATORE DEL GRUPPO DI PROGETTO: ing. Gabriele DEVIGILI		
CSP: ing. Piero MATTIOLI			RELAZIONE GEOLOGICA: geol. Mirko DEMOZZI			RELAZIONE ACUSTICA: ing. Matteo AGOSTINI		
NOME FILE: 5360-DT337 -301.dwg						DATA REDAZIONE: LUGLIO 2022		