
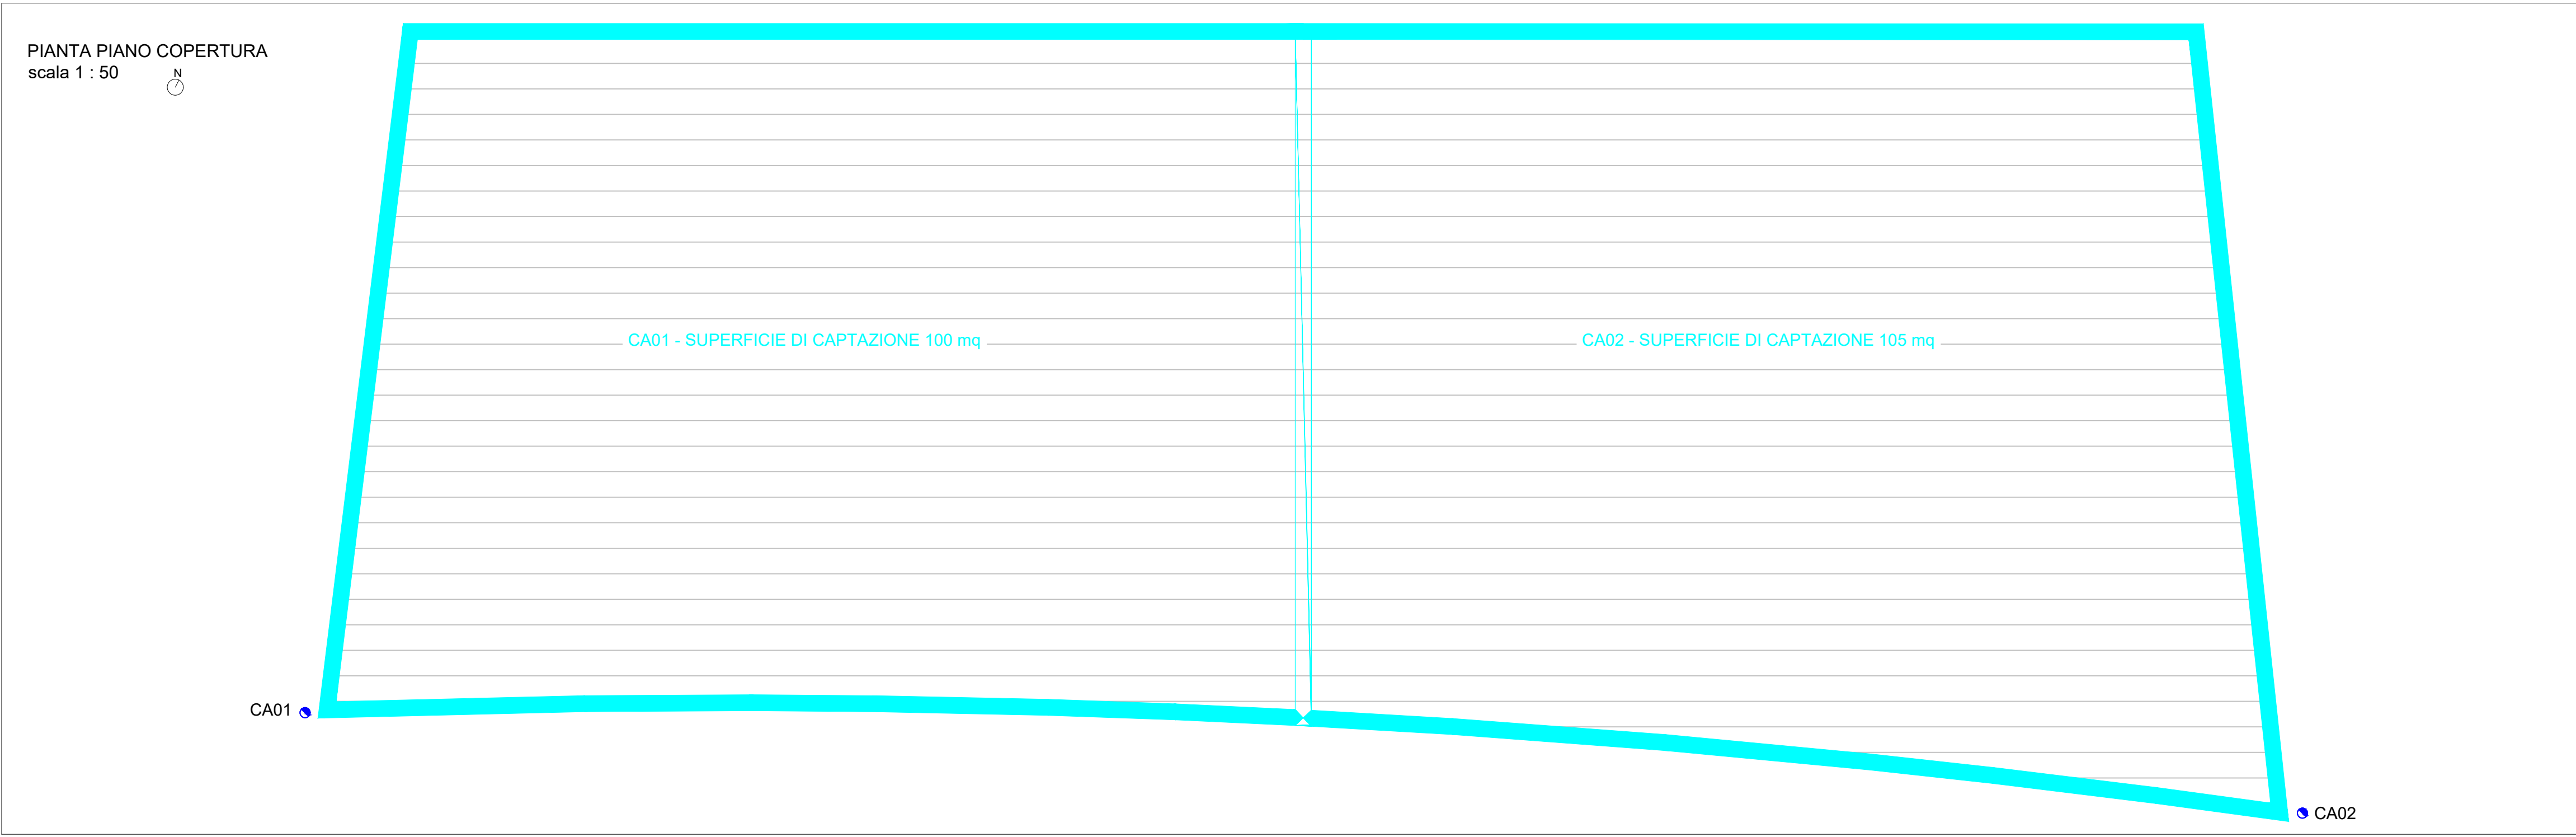
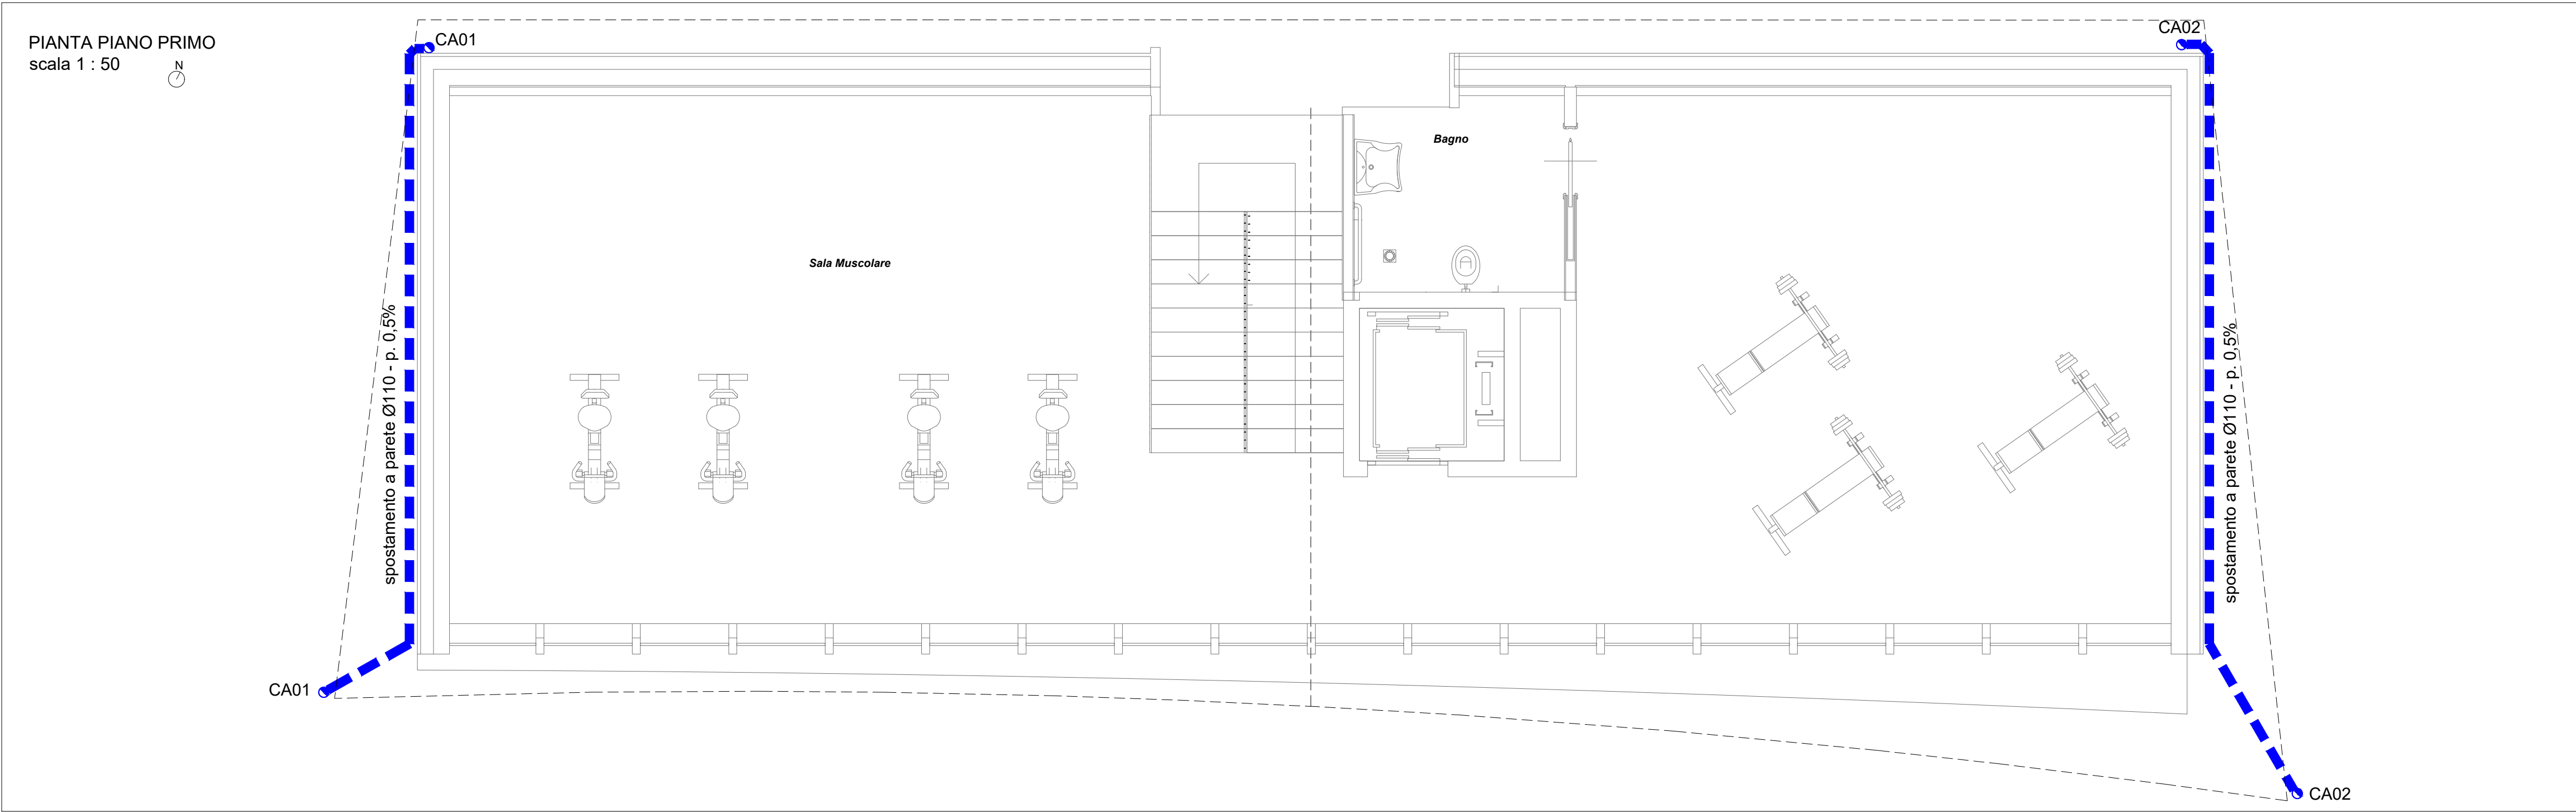


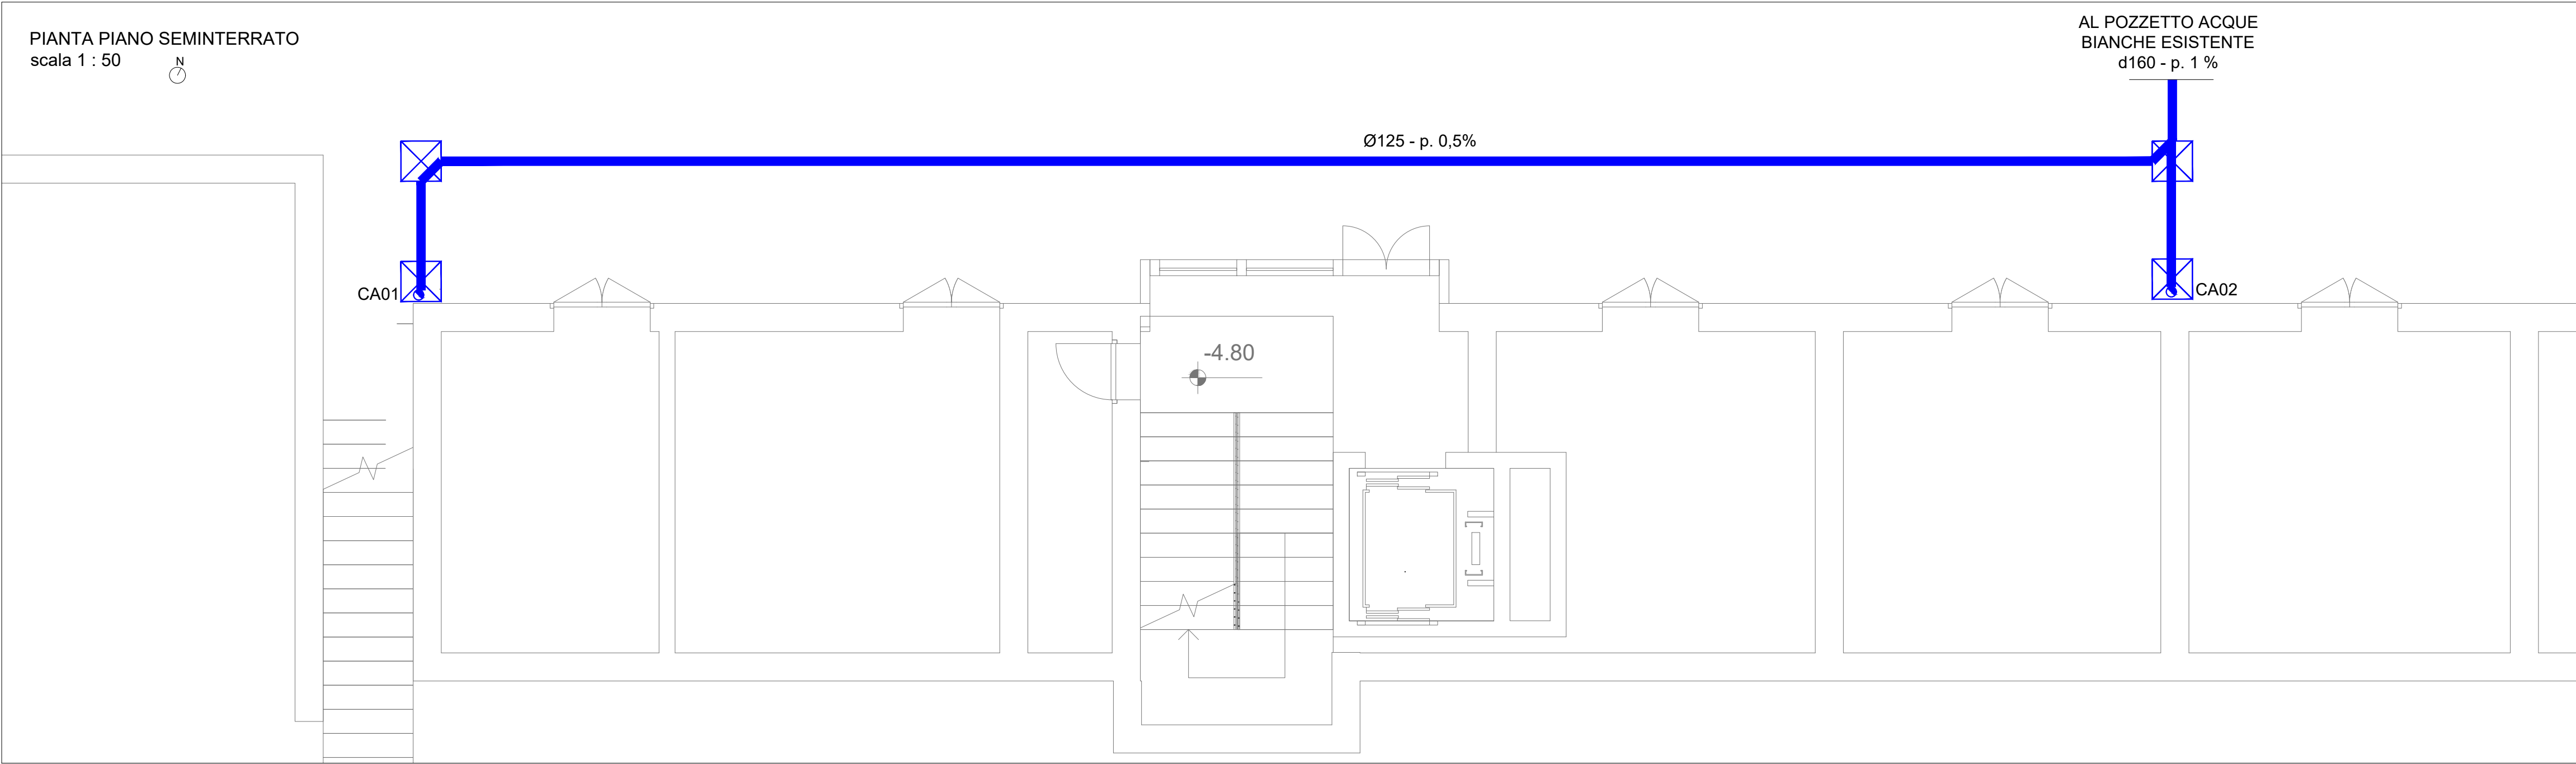

LEGENDA RETE SCARICHI:	
SIMBOLO	DESCRIZIONE
	TUBAZIONI INTERRATE IN PVC RIGIDO SDR41 - NORMA UNI EN 1401-1
	SPOSTAMENTO A PARETE - TUBAZIONI IN POLIETILENE
	PLUVIALI ACQUE BIANCHE - d110
	POZZETTO DI ISPEZIONE

PROVINCIA AUTONOMA DI TRENTO
AGENZIA PROVINCIALE OPERE PUBBLICHE
SERVIZIO OPERE CIVILI
UFFICIO PROGETTAZIONE E DIREZIONE LAVORI

COMUNE DI TESERO
LAVORI PUBBLICI E AMBIENTE

Lavori di adeguamento dello stadio del fondo a Lago di Tesero UF1

FASE PROGETTO: **PROGETTO DEFINITIVO**

CATEGORIA: **IMPIANTI**

TITOLO TAVOLA: **CENTRO FIS
PIANTE RETE SCARICHI ACQUE BIANCHE**

C. SIP: E-90/000	C. SOC: 5360	SCALA: 1:50	FASE PROGETTO: D	TIPO ELAB.: T	CATEGORIA: 337	PARTI D'OPERA: UF1B	N° PROGR: 303	REVISIONE:
PROGETTO ARCHITETTONICO: arch. Marco GIOVANAZZI			PROGETTO STRUTTURE e ANTINCENDIO: ing. Marco SONTACCHI			Visto 1 IL DIRIGENTE: ing. Marco GELMINI		
PROGETTO IMPIANTI ELETTRICI: ing. Renato COSER			PROGETTO IMPIANTI TERMOMECCANICI: ing. Giovanni BETTI			Visto 1 IL DIRETTORE DELL'UFFICIO: arch. Silvano TOMASELLI IL COORDINATORE DEL GRUPPO DI PROGETTO: ing. Gabriele DEVIGILI		
CSP: ing. Piero MATTIOLI			RELAZIONE GEOLOGICA: geol. Mirko DEMOZZI			RELAZIONE ACUSTICA: ing. Matteo AGOSTINI		
NOME FILE: 5360-DT337 -303.dwg							DATA REDAZIONE: LUGLIO 2022	