




PIANO PRIMO - SCALA 1:75

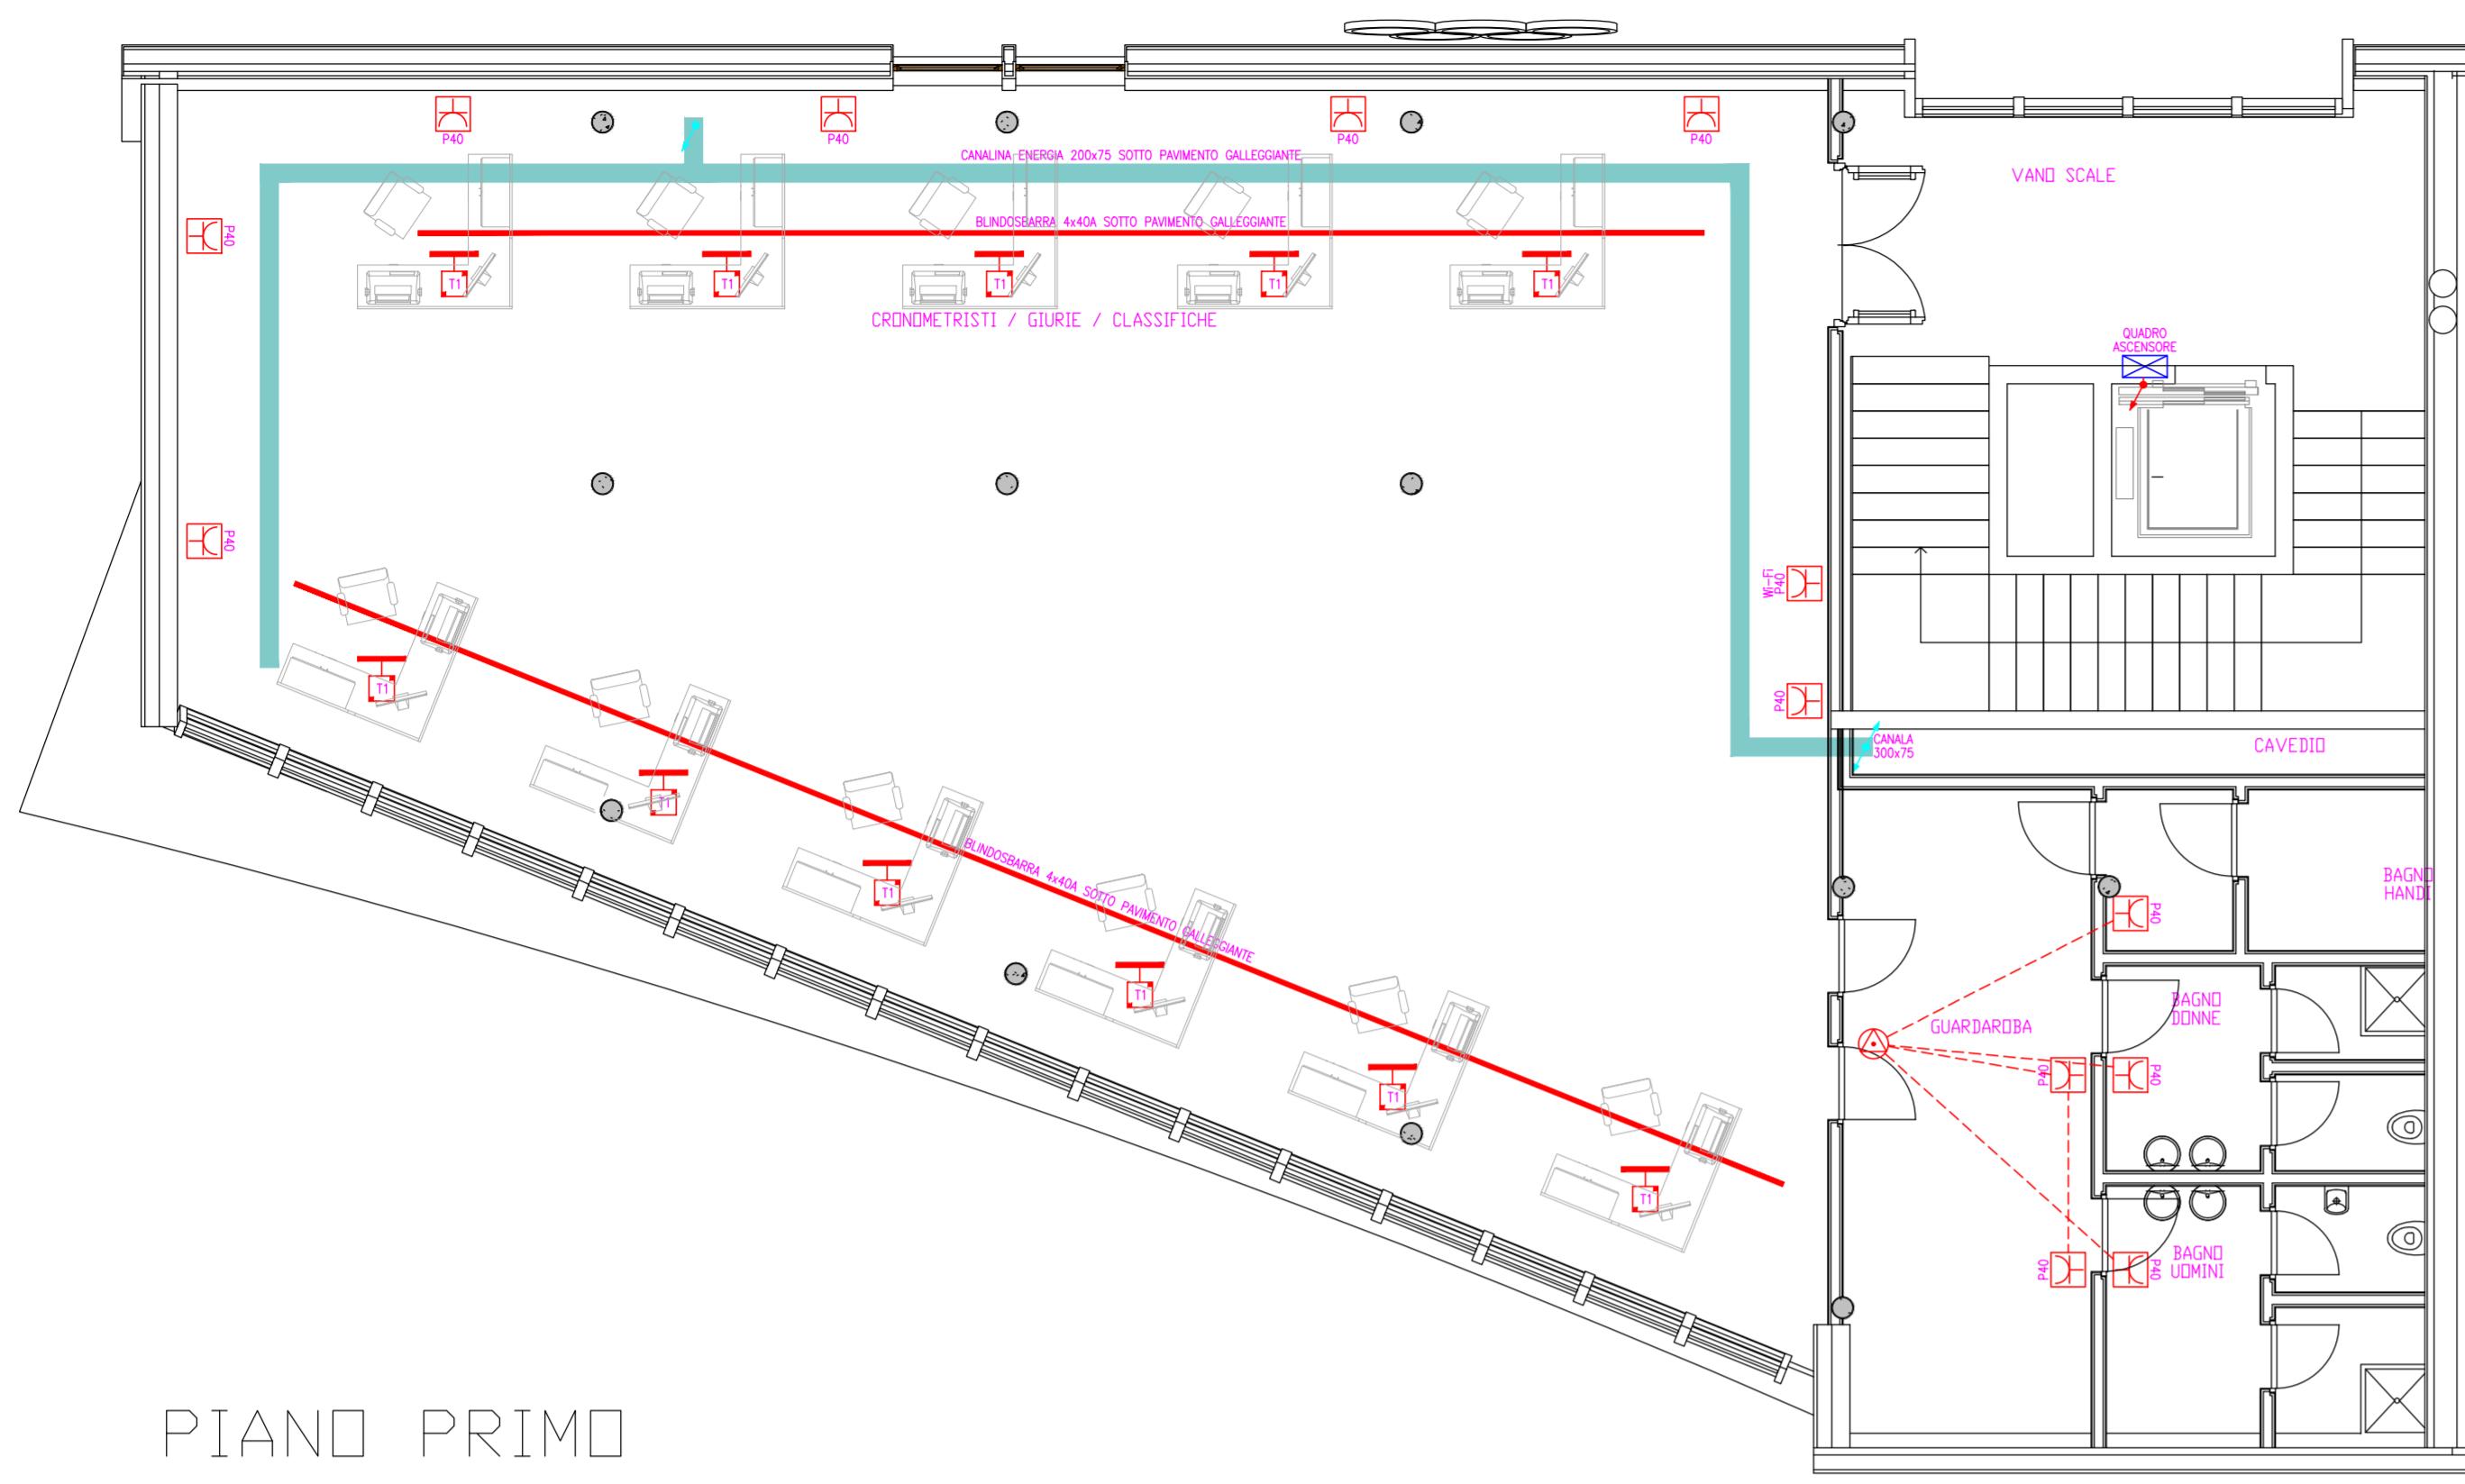

PIANO TERRA - SCALA 1:75

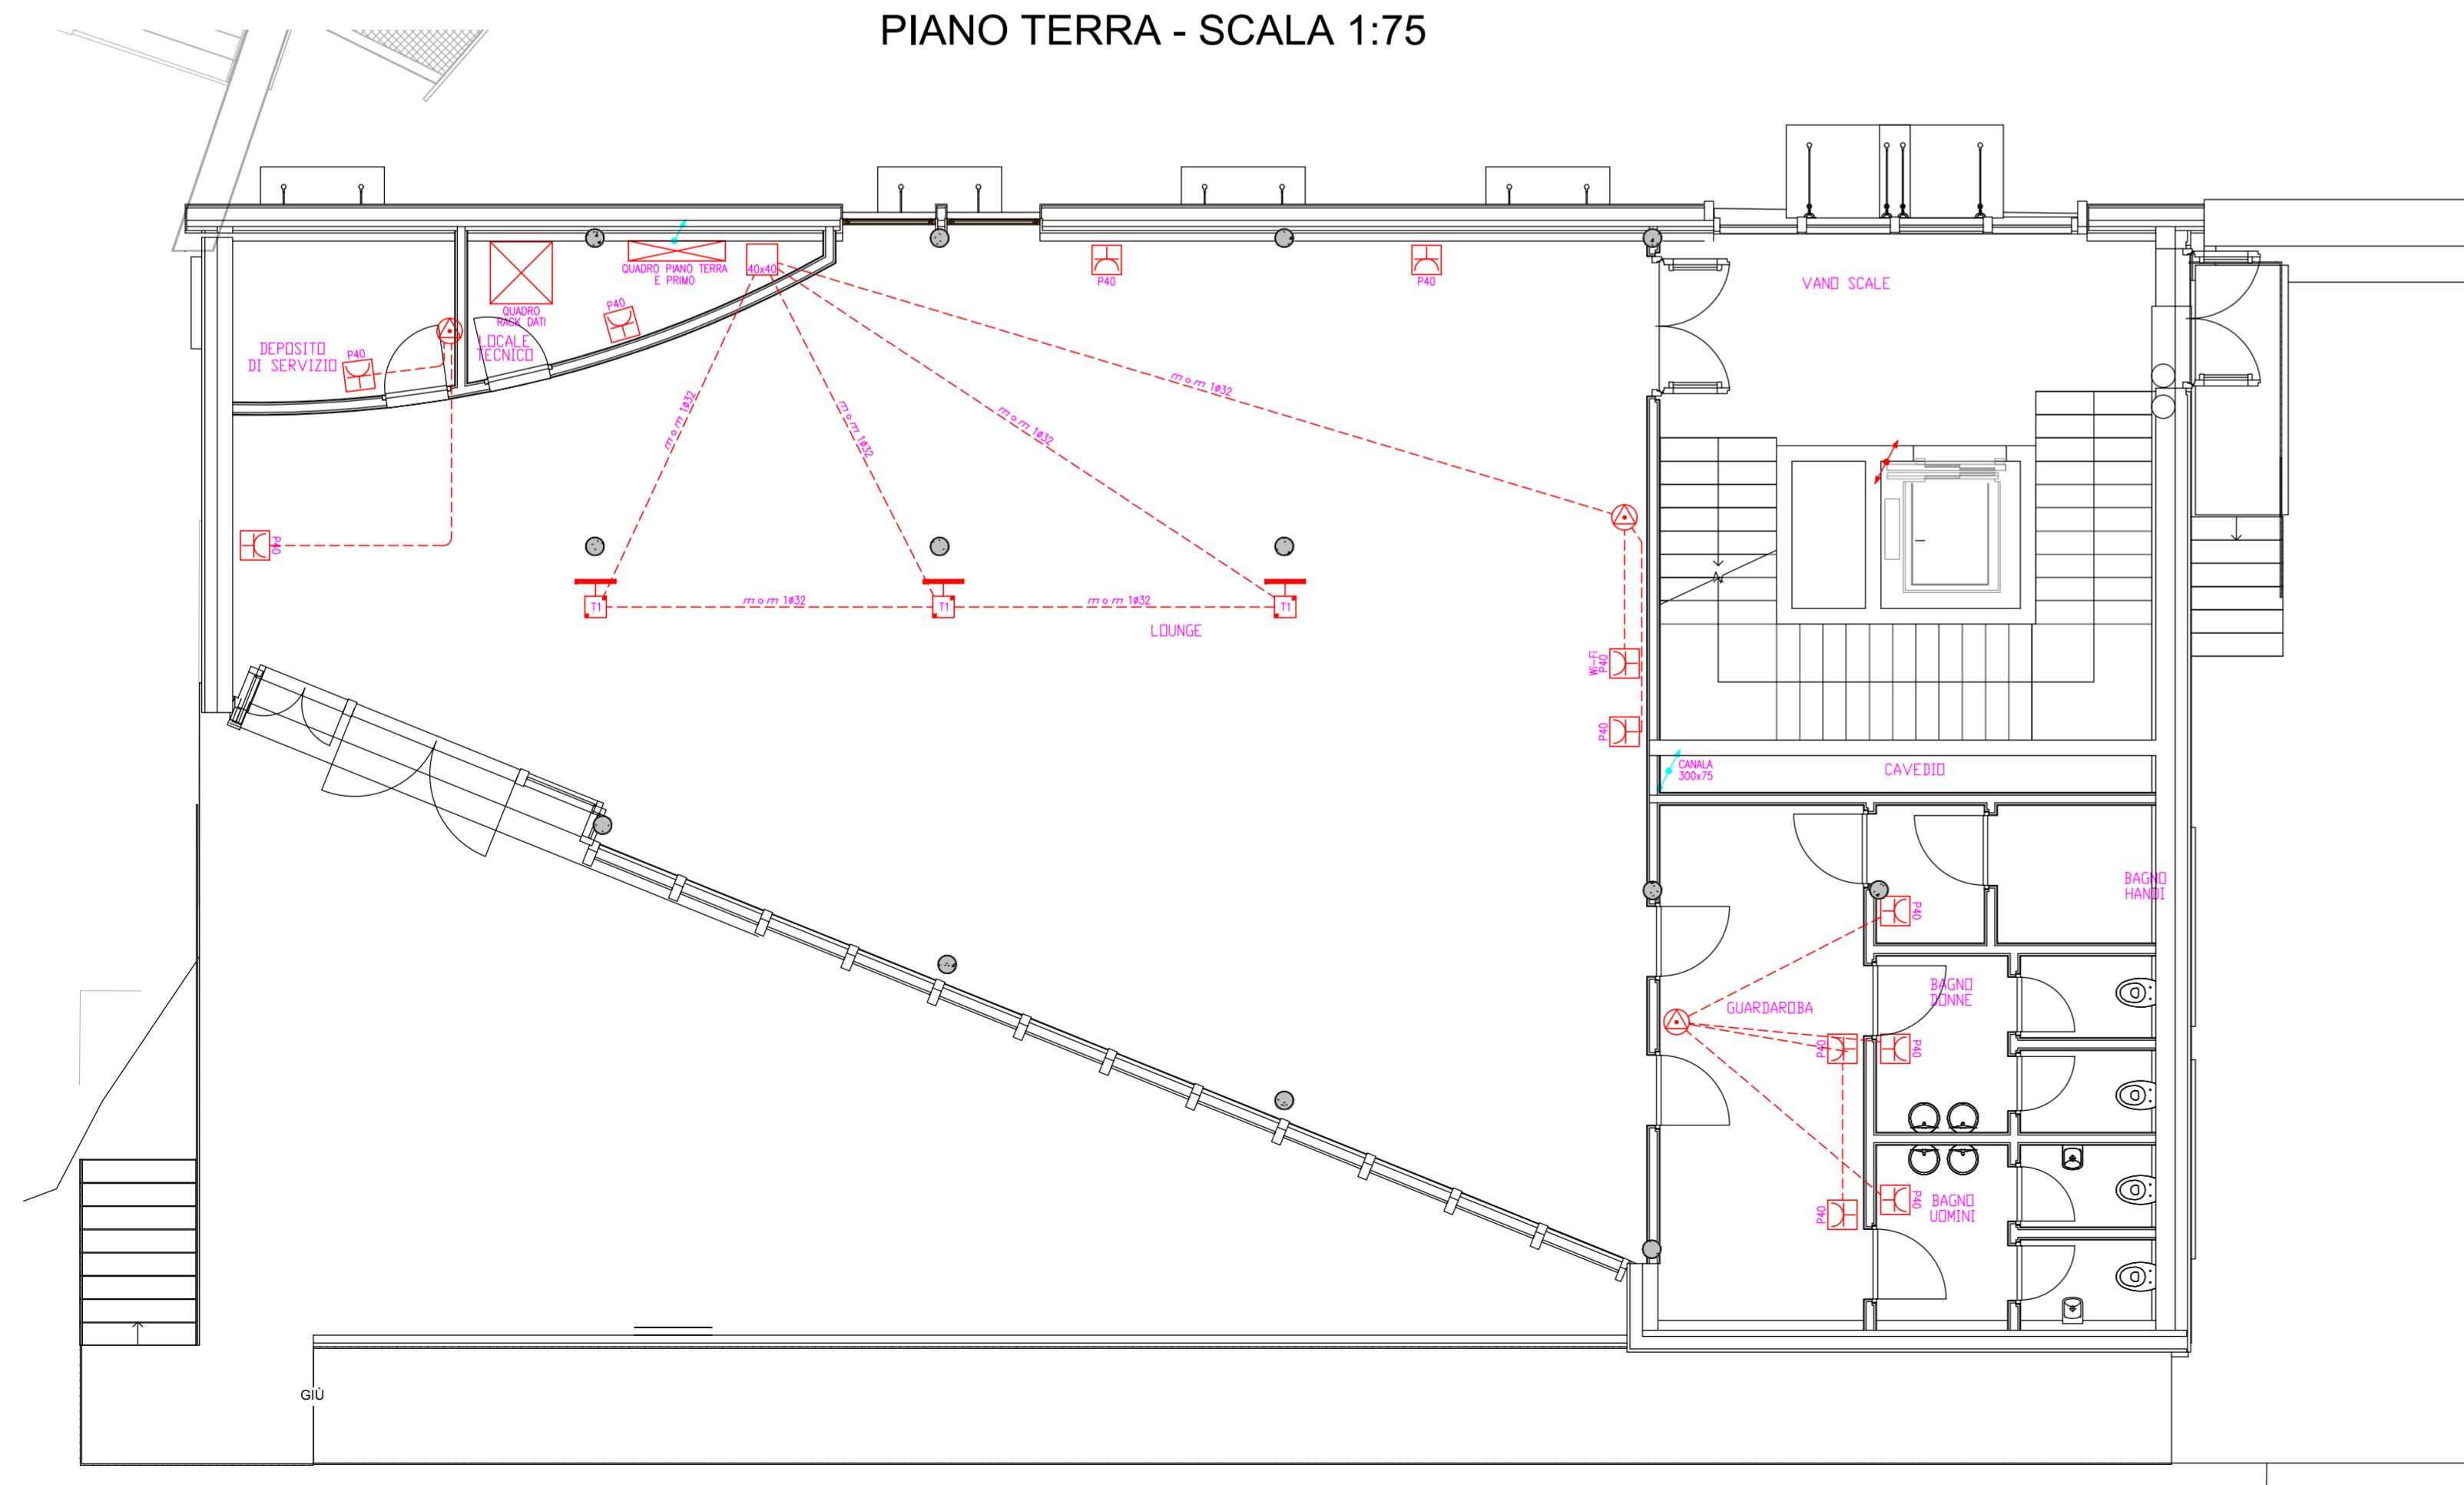


PARTICOLARE INSTALLAZIONE
TORRETTE A SCOMPARSA NEL PAVIMENTO GALLEGGIANTE

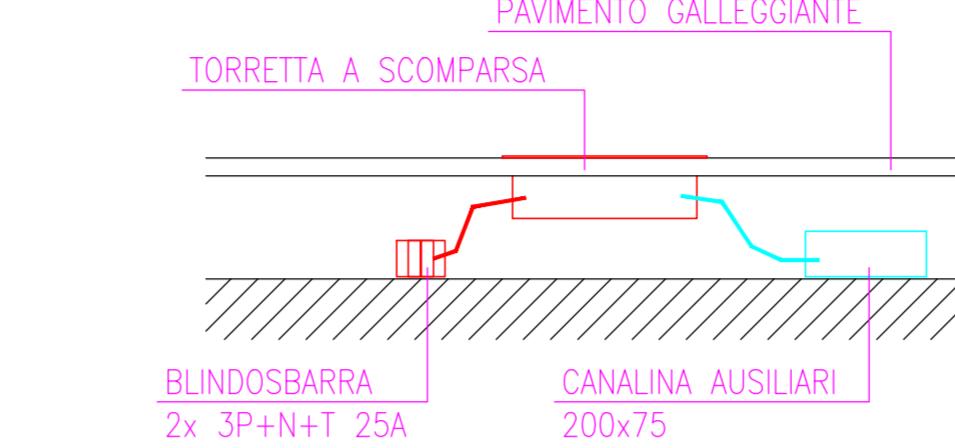


LEGENDA SIMBOLI	
SIMBOLO	DESCRIZIONE
■	QUADRO ELETTRICO
↔	CONDUTTURA ASCENDENTE/DESCENDENTE
□	PRESA ENERGIA
Ⓐ	SCATOLA DI DERIVAZIONE
■	QUADRO PRESE
■	NODO DI TERRA PRINCIPALE
□	TORRETTE A SCOMPARSA
—	ESCLUSO DAL PROGETTO

PARTICOLARE QUADRO PRESE QP1

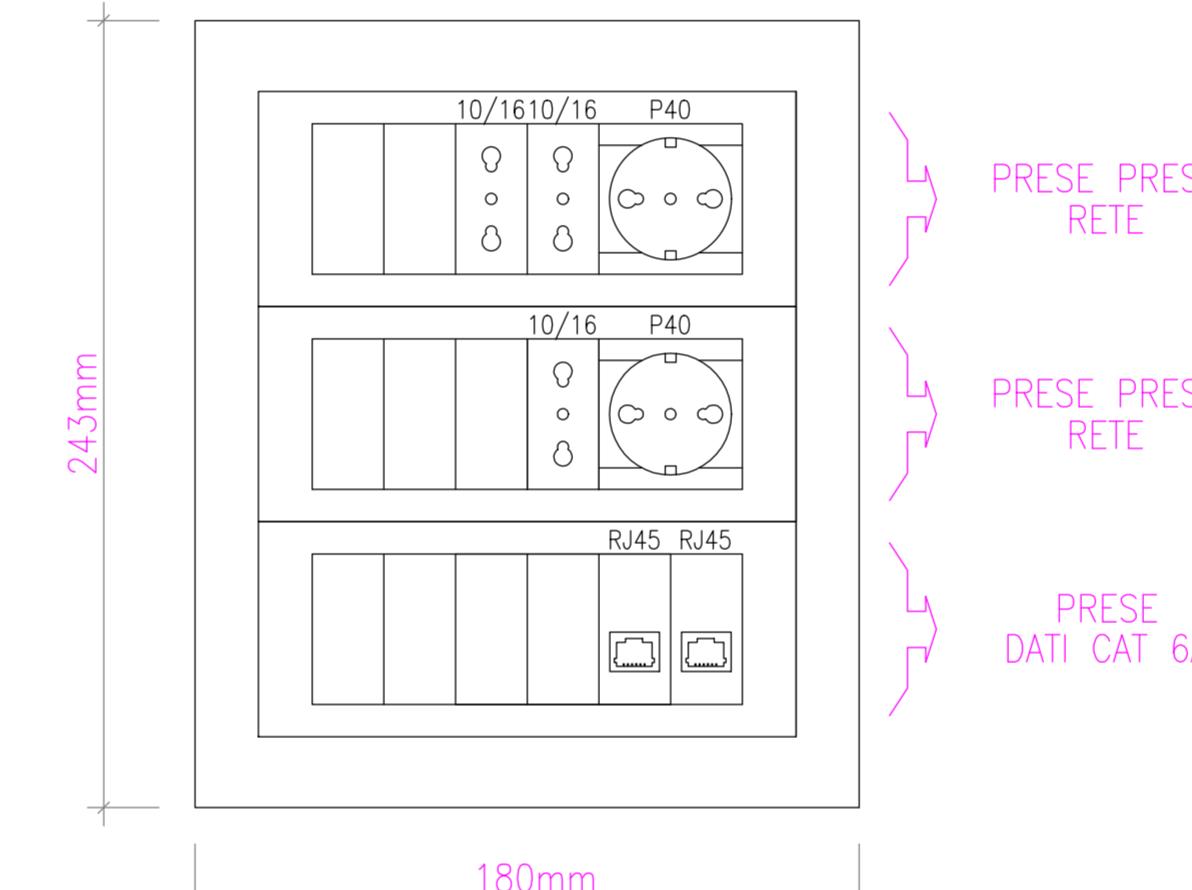

PARTICOLARE TORRETTA A SCOMPARSA T1

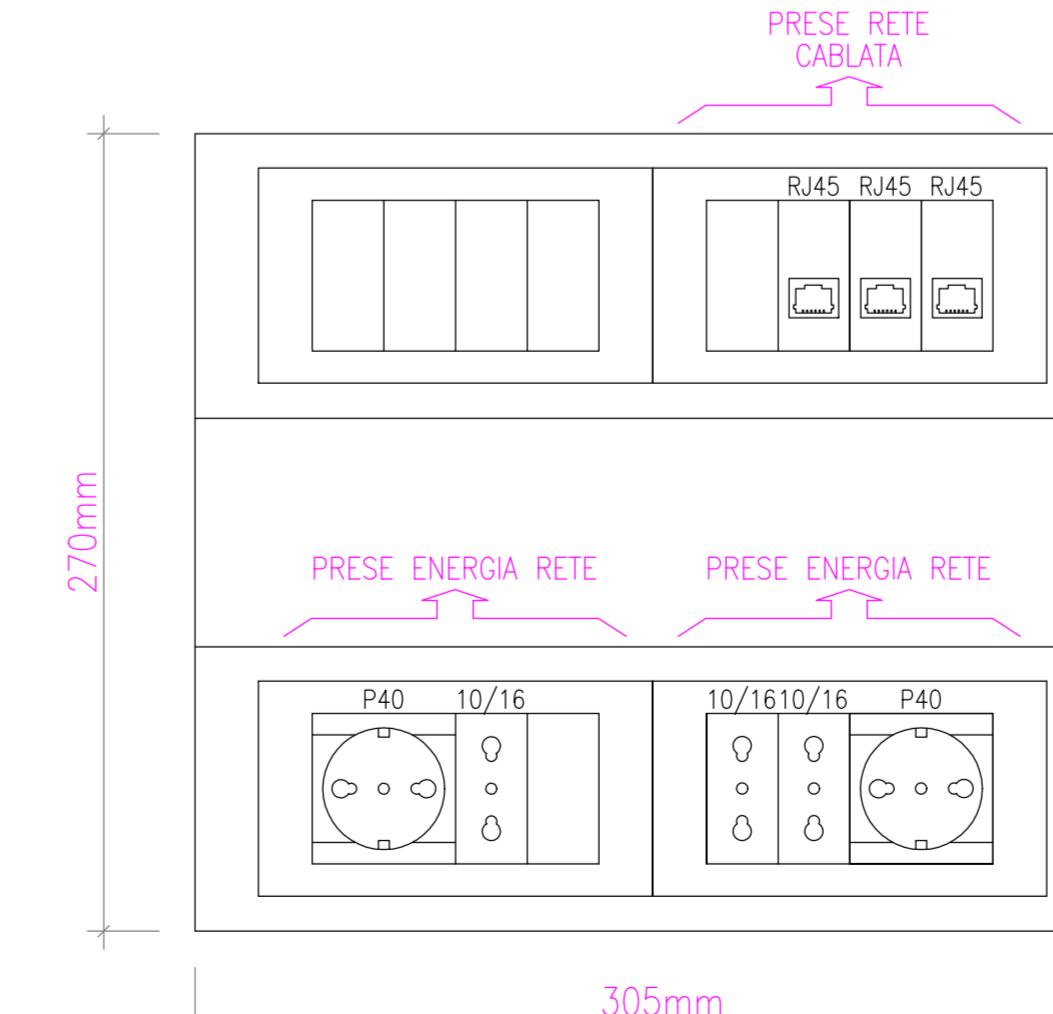

PROVINCIA AUTONOMA DI TRENTO
AGENZIA PROVINCIALE OPERE PUBBLICHE
SERVIZIO OPERE CIVILI
UFFICIO PROGETTAZIONE E DIREZIONE LAVORI

COMUNE DI TESERO
LAVORI PUBBLICI E AMBIENTE

Lavori di adeguamento dello
stadio del fondo a Lago di Tesero
Unità funzionale UF1.B

FASE PROGETTO:

PROGETTO ESECUTIVO

CATEGORIA:

IMPIANTI

TITOLO TAVOLA:
Edificio Tribuna
Piante impianto forza motrice - piano 0 e 1

C SP E-90/000	C SOC 5360	1:75	FASE PROGETTO E	TIPO ELAB. T	CATEGORIA 331	PARTE D'OPERA: UF1.B	N PROGR. 007	REVISIONE:
------------------	---------------	------	--------------------	-----------------	------------------	-------------------------	-----------------	------------

PROGETTO ARCHITETTONICO: arch. Marco GIOVANAZZI	PROGETTO STRUTTURE E ANTINCENDIO: ing. Marco SONTACCHI	Visto il DIRETTORE DELL'UFFICIO: ing. Marco GELMINI
--	---	--

PROGETTO IMPIANTI ELETTRICI: ing. Renato COSER ORDINE DEGLI INGEGNERI DELLA PROV. DI TRENTO dotto: RENATO COSER iscrizione albo n. 1 6 4 5	PROGETTO IMPIANTI TERMOMECCANICI: ing. Giovanni BETTI	Visto il DIRETTORE DELL'UFFICIO: arch. Silvano TOMASELLI
---	--	---

CSP: ing. Piero MATTIOLI	IL COORDINATORE DEL GRUPPO DI PROGETTO: ing. Gabriele DEVIGILI
-----------------------------	---

RELAZIONE GEOLOGICA: geol. Mirko DEMOZZI	RELAZIONE ACUSTICA: ing. Matteo AGOSTINI
---	---

NOME FILE: 5360-DT331-007

DATA REDAZIONE: Maggio 2023