


DISTRIBUZIONE TUBAZIONI - SCALA 1:250

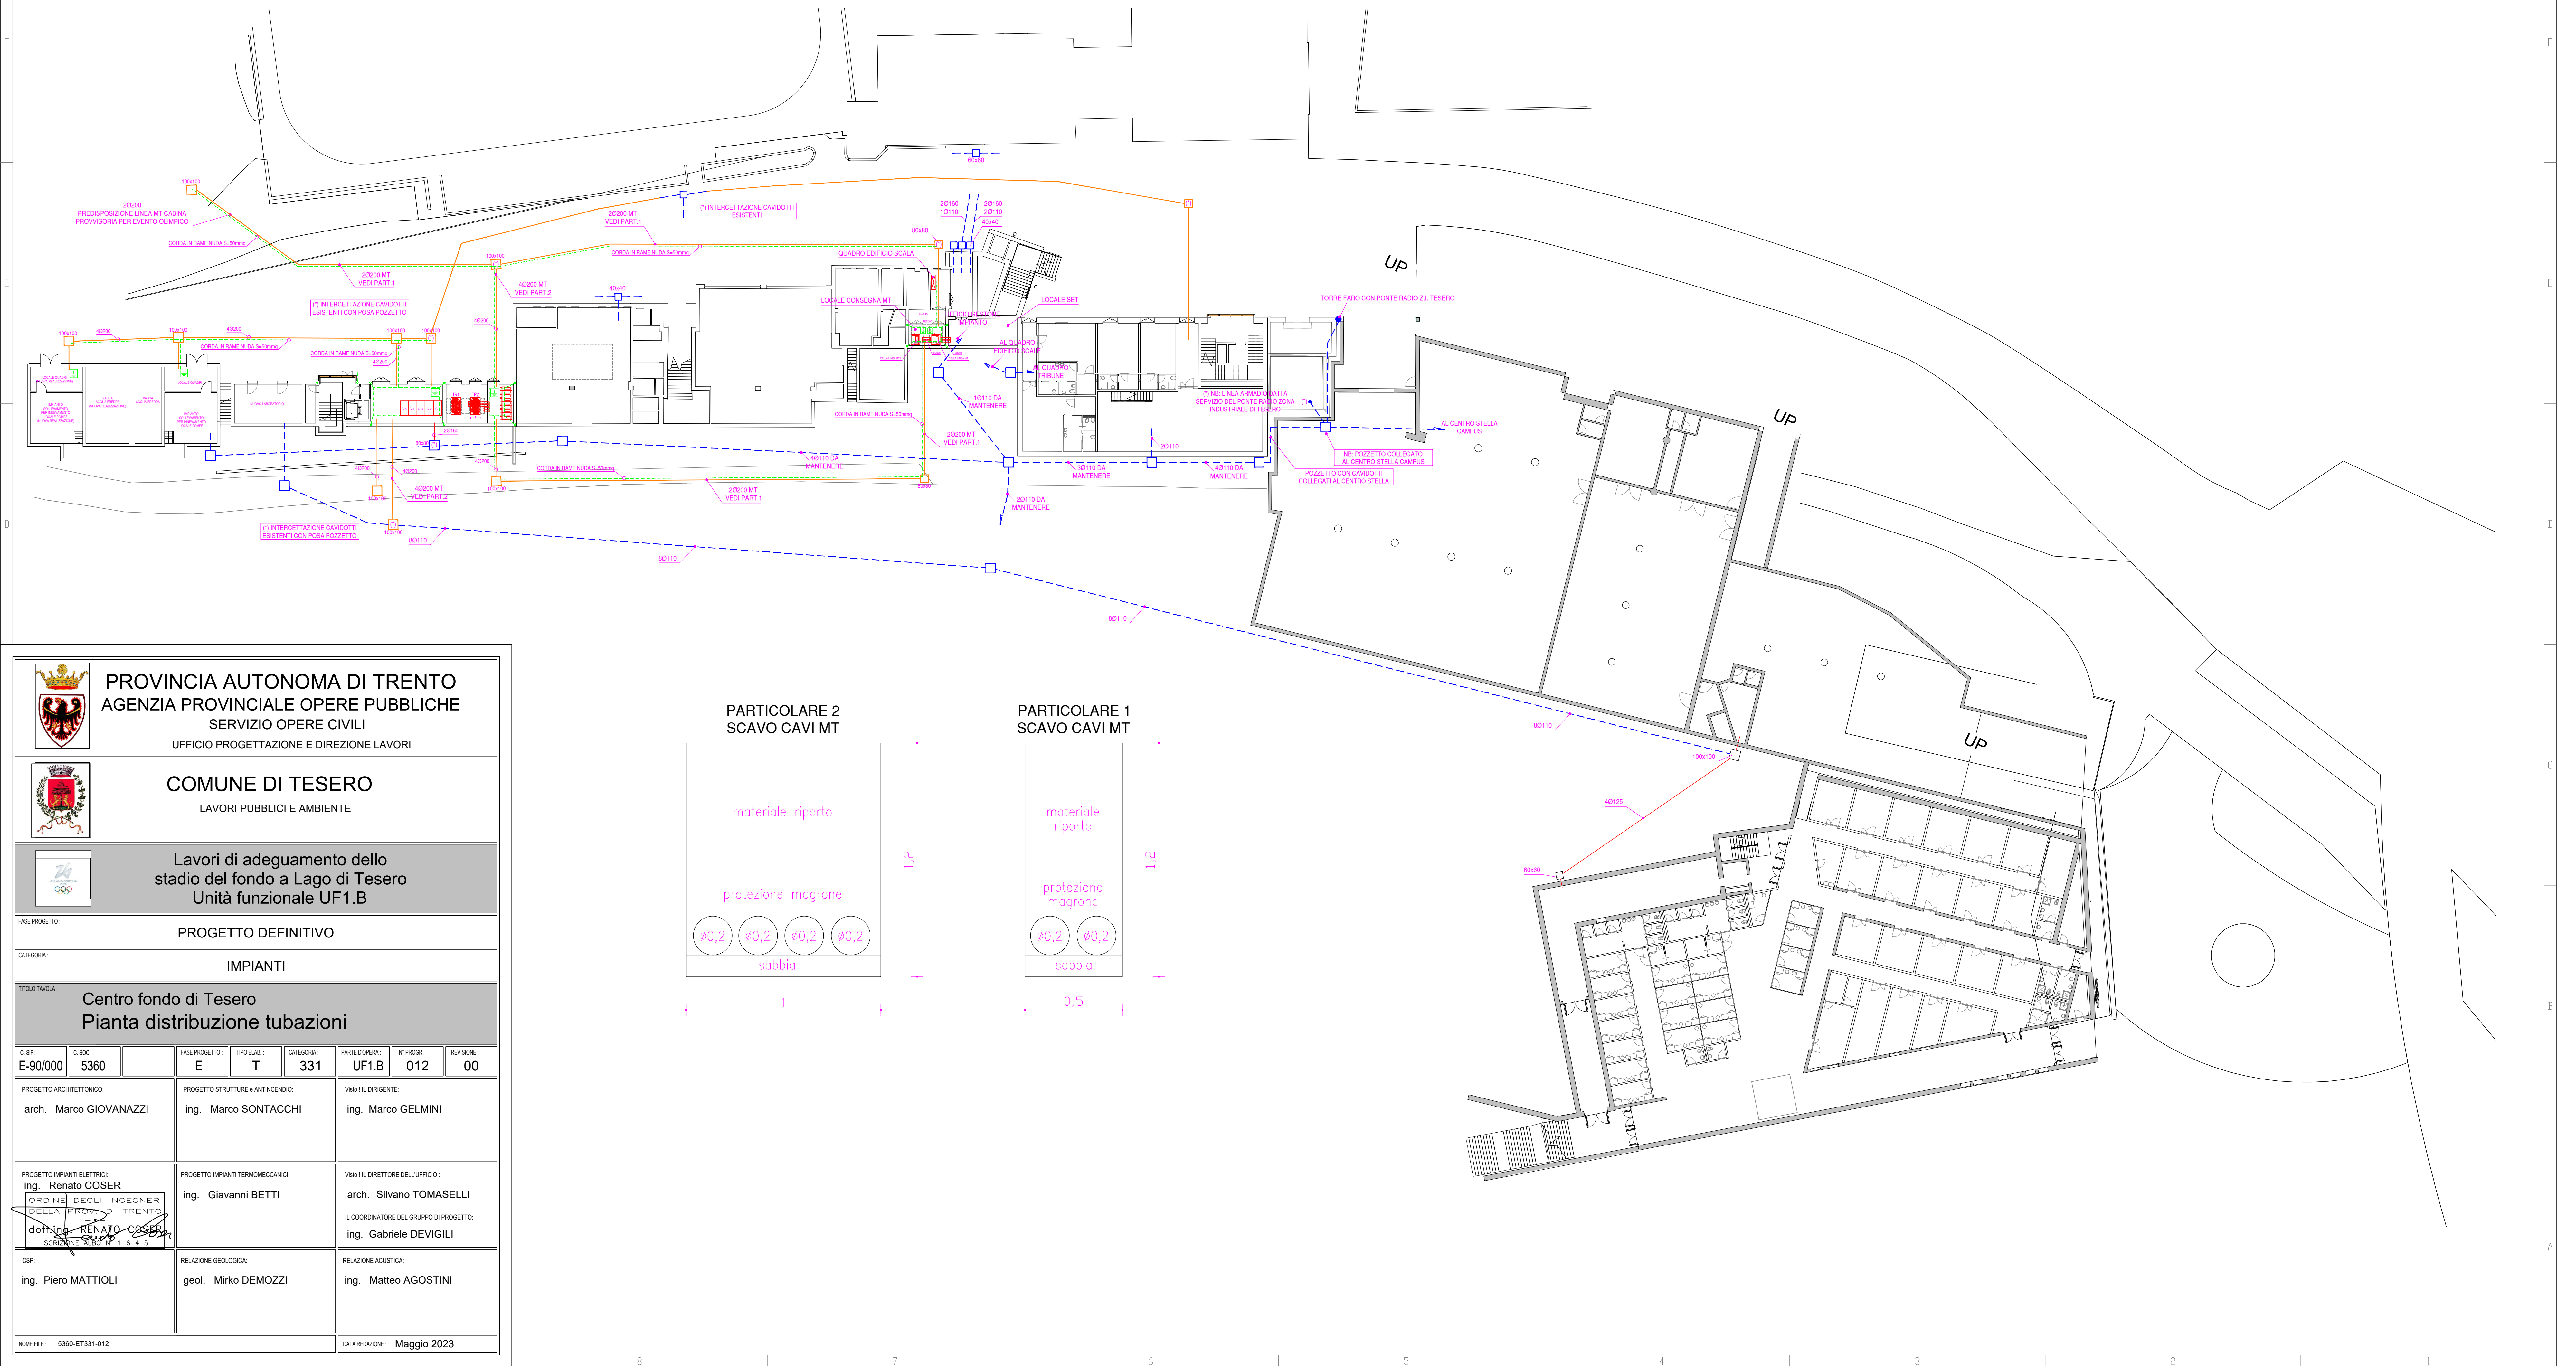

PROVINCIA AUTONOMA DI TRENTO
AGENZIA PROVINCIALE OPERE PUBBLICHE
SERVIZIO OPERE CIVILI
UFFICIO PROGETTAZIONE E DIREZIONE LAVORI

COMUNE DI TESERO
LAVORI PUBBLICI E AMBIENTE

Lavori di adeguamento dello stadio del fondo a Lago di Tesero
Unità funzionale UF1.B

FASE PROGETTO:

PROGETTO DEFINITIVO

CATEGORIA:

IMPIANTI

TITOLO TAVOLA:

Centro fondo di Tesero
Pianta distribuzione tubazioni

C. SP:	C. SOC:	FASE PROGETTO:	TIPO ELAB:	CATEGORIA:	PART. DOPERA:	N° PROG.	REVISIONE:
E-90/000	5360	E	T	331	UF1.B	012	00

PROGETTO ARCHITETTONICO:	PROGETTO STRUTTURE e ANTINCENDIO:	Visto I/L DIRIGENTE:
arch. Marco GIOVANAZZI	ing. Marco SONTACCHI	ing. Marco GELMINI

PROGETTO IMPIANTI ELETTRICI:	PROGETTO IMPIANTI TERMOMECCANICI:	Visto I/L DIRETTORE DELL'UFFICIO:
ing. Renato COSER	ing. Giovanni BETTI	arch. Silvano TOMASELLI
ORDINE DEGLI INGEGNERI DELLA PROV. DI TRENTO		IL COORDINATORE DEL GRUPPO DI PROGETTO:
dot. ing. RENATO COSER		ing. Gabriele DEVIGILI
ISCRIZIONE ALBO N° 1 6 4 5		

CSP:	RELAZIONE GEOLOGICA:	RELAZIONE ACUSTICA:
ing. Piero MATTIOLI	geol. Mirko DEMOZZI	ing. Matteo AGOSTINI

NOME FILE:

5360-ET331-012

DATA REDAZIONE:

Maggio 2023

