




ISPOSIZIONE PANNELLI E LINEA VITA SULLA COPERTURA - SCALA 1:50

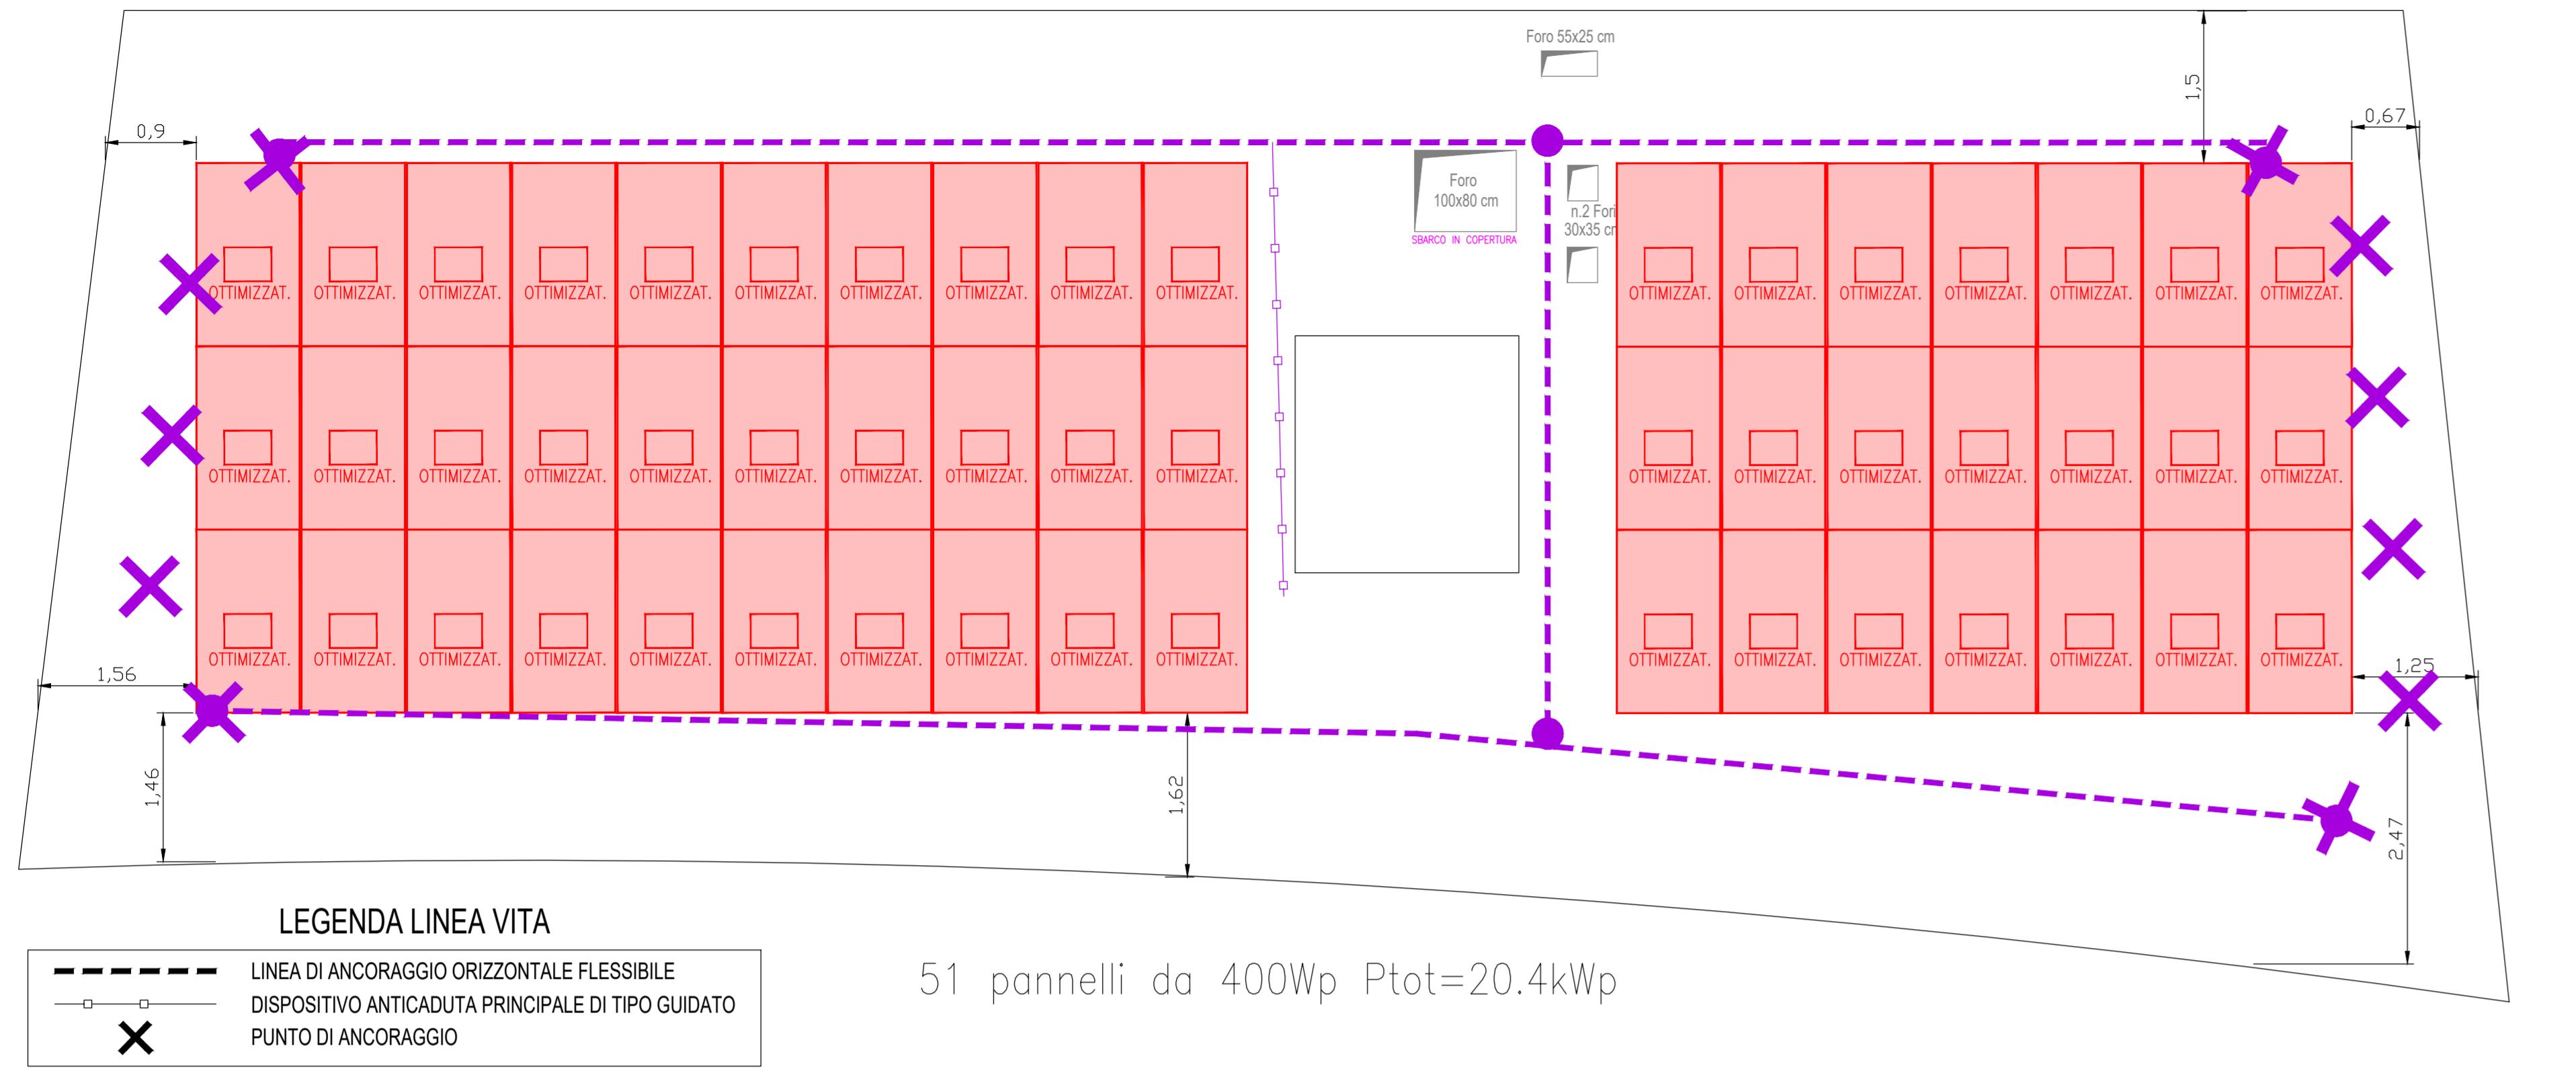


STRINGHE DI COLLEGAMENTO PANNELLI FOTOVOLTAICI - SCALA 1:50

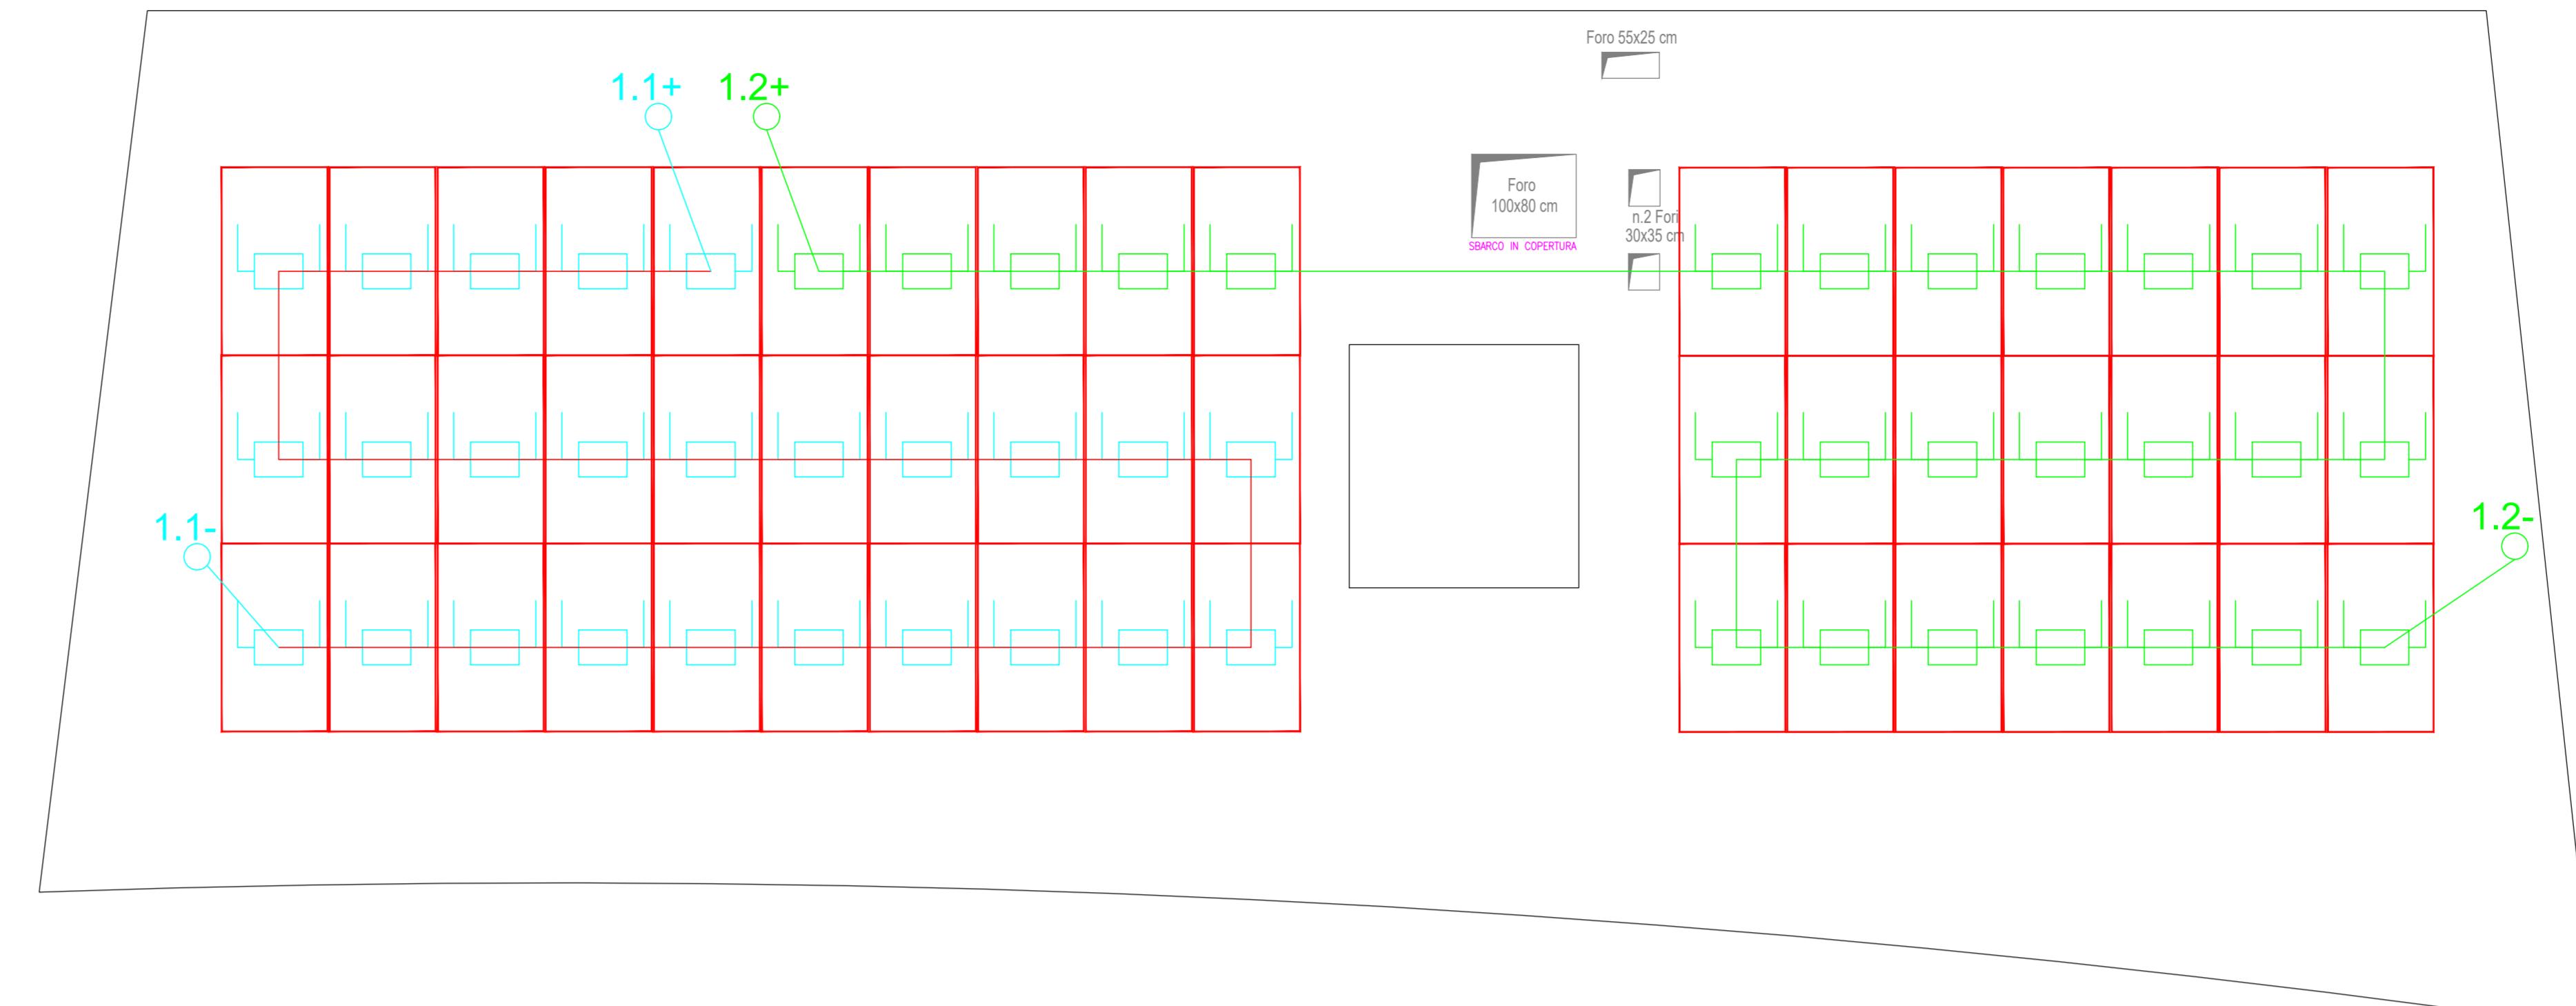

VISTA IN SEZIONE - SCALA 1:50

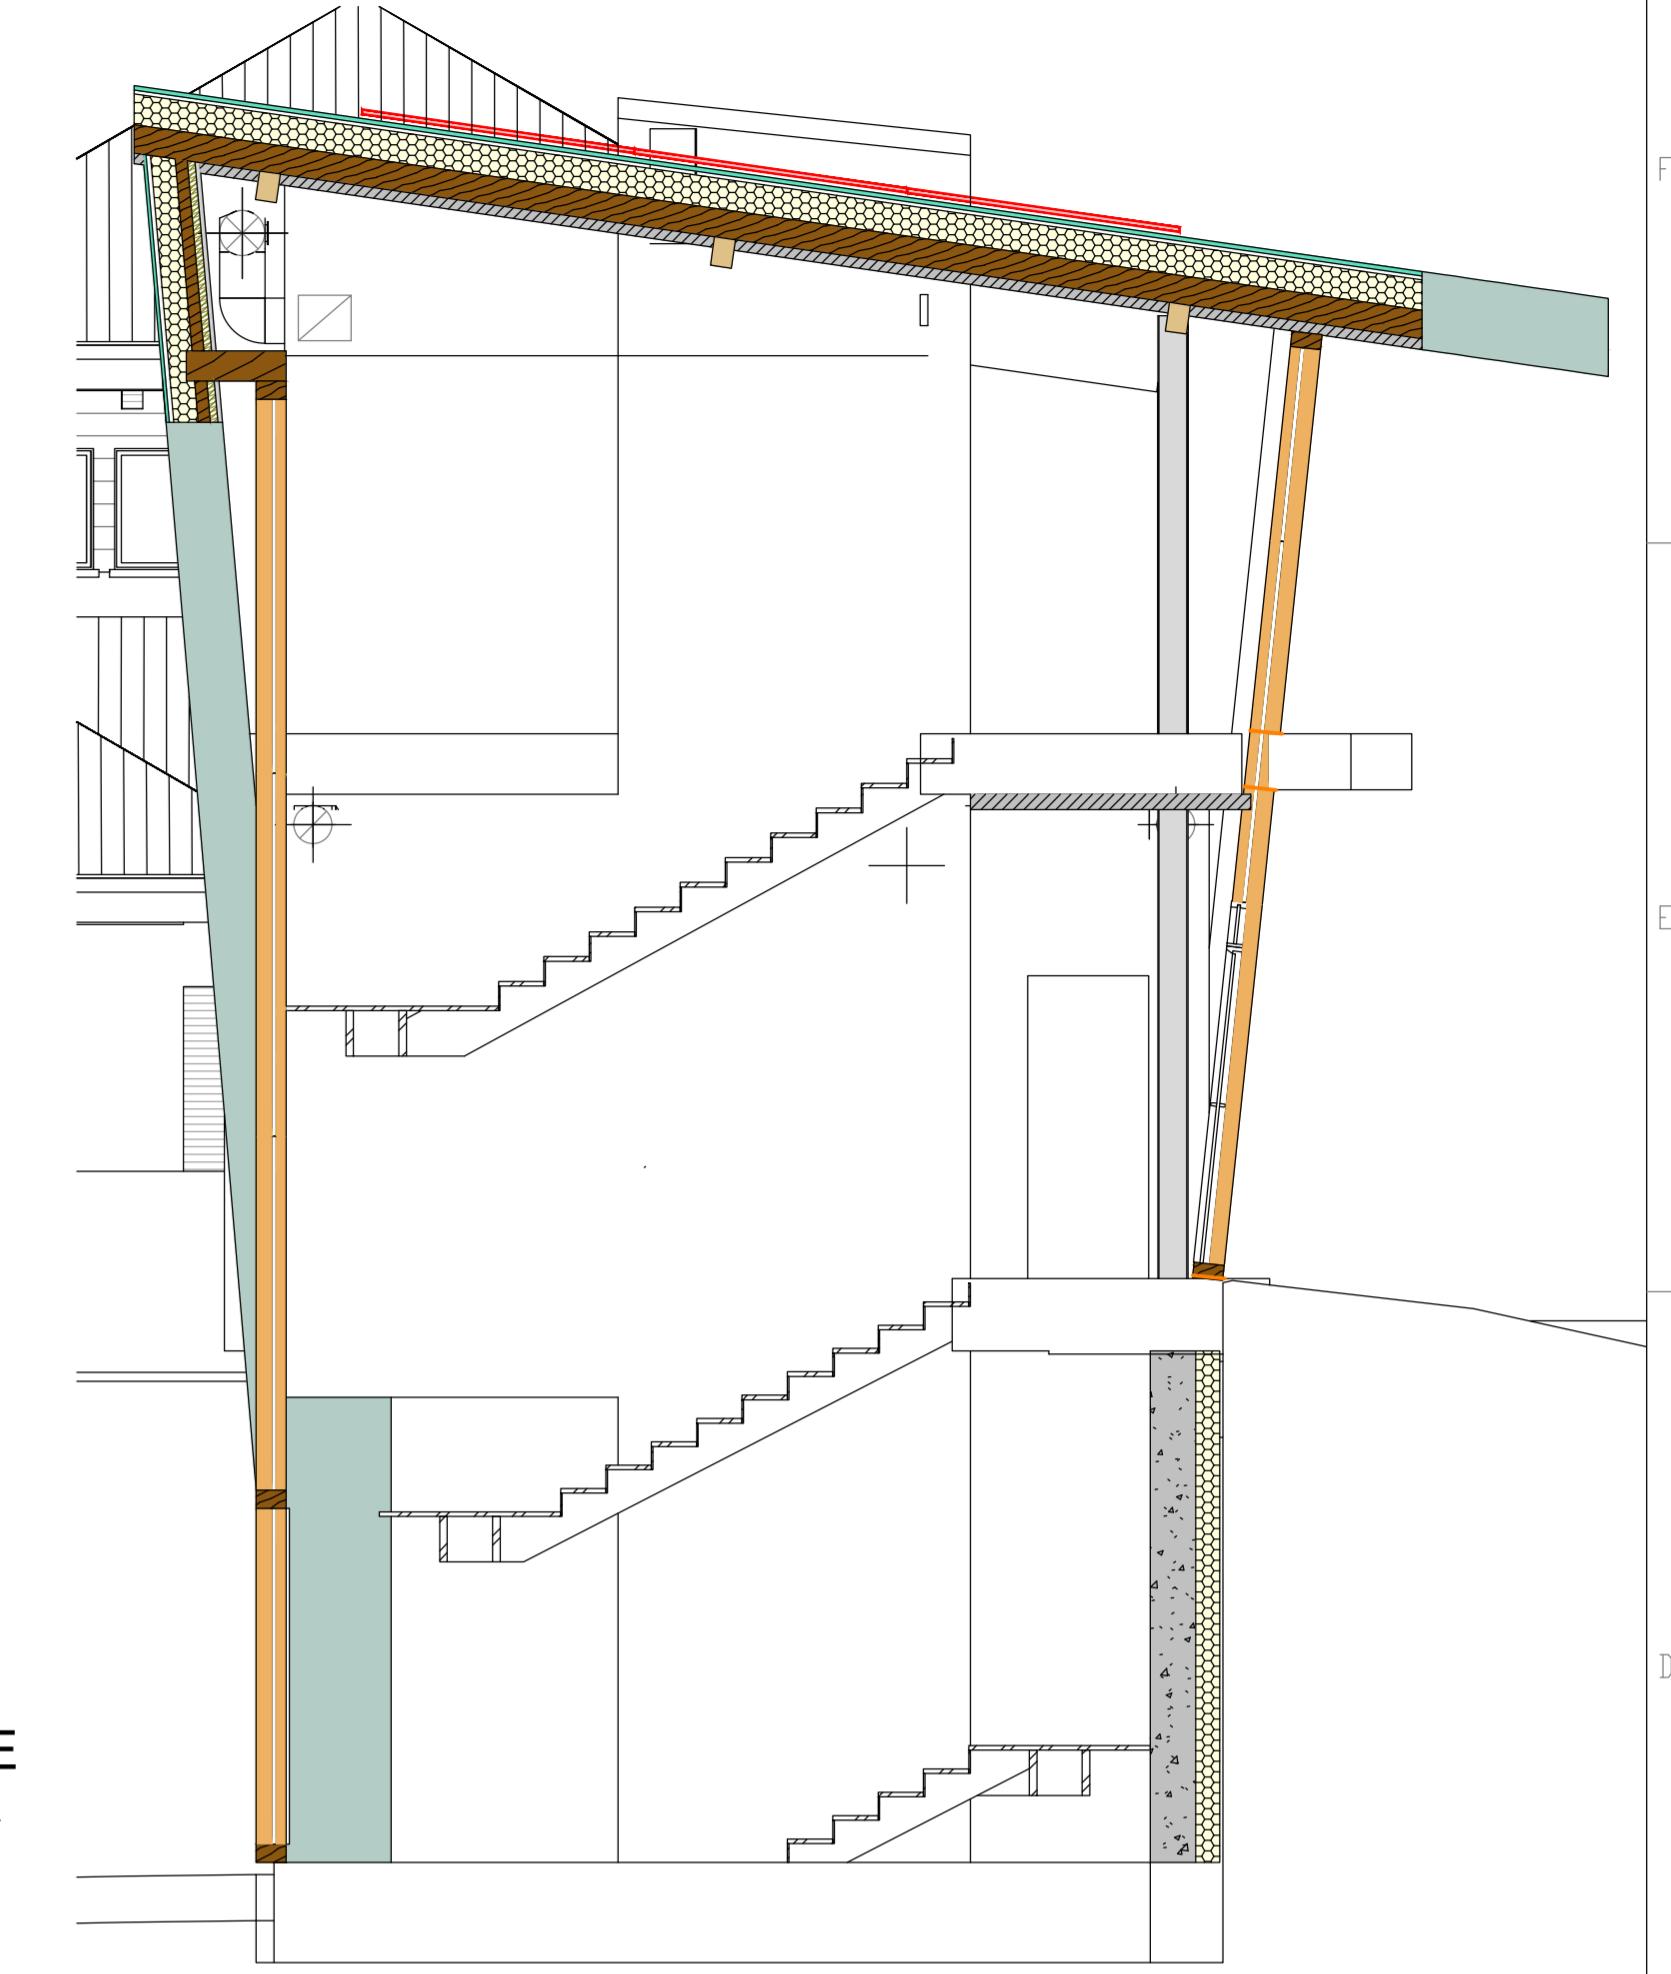

SCHEMA UNIFILARE IMPIANTO FOTOVOLTAICO CENTRO FISI ED EDIFICIO TRIBUNE

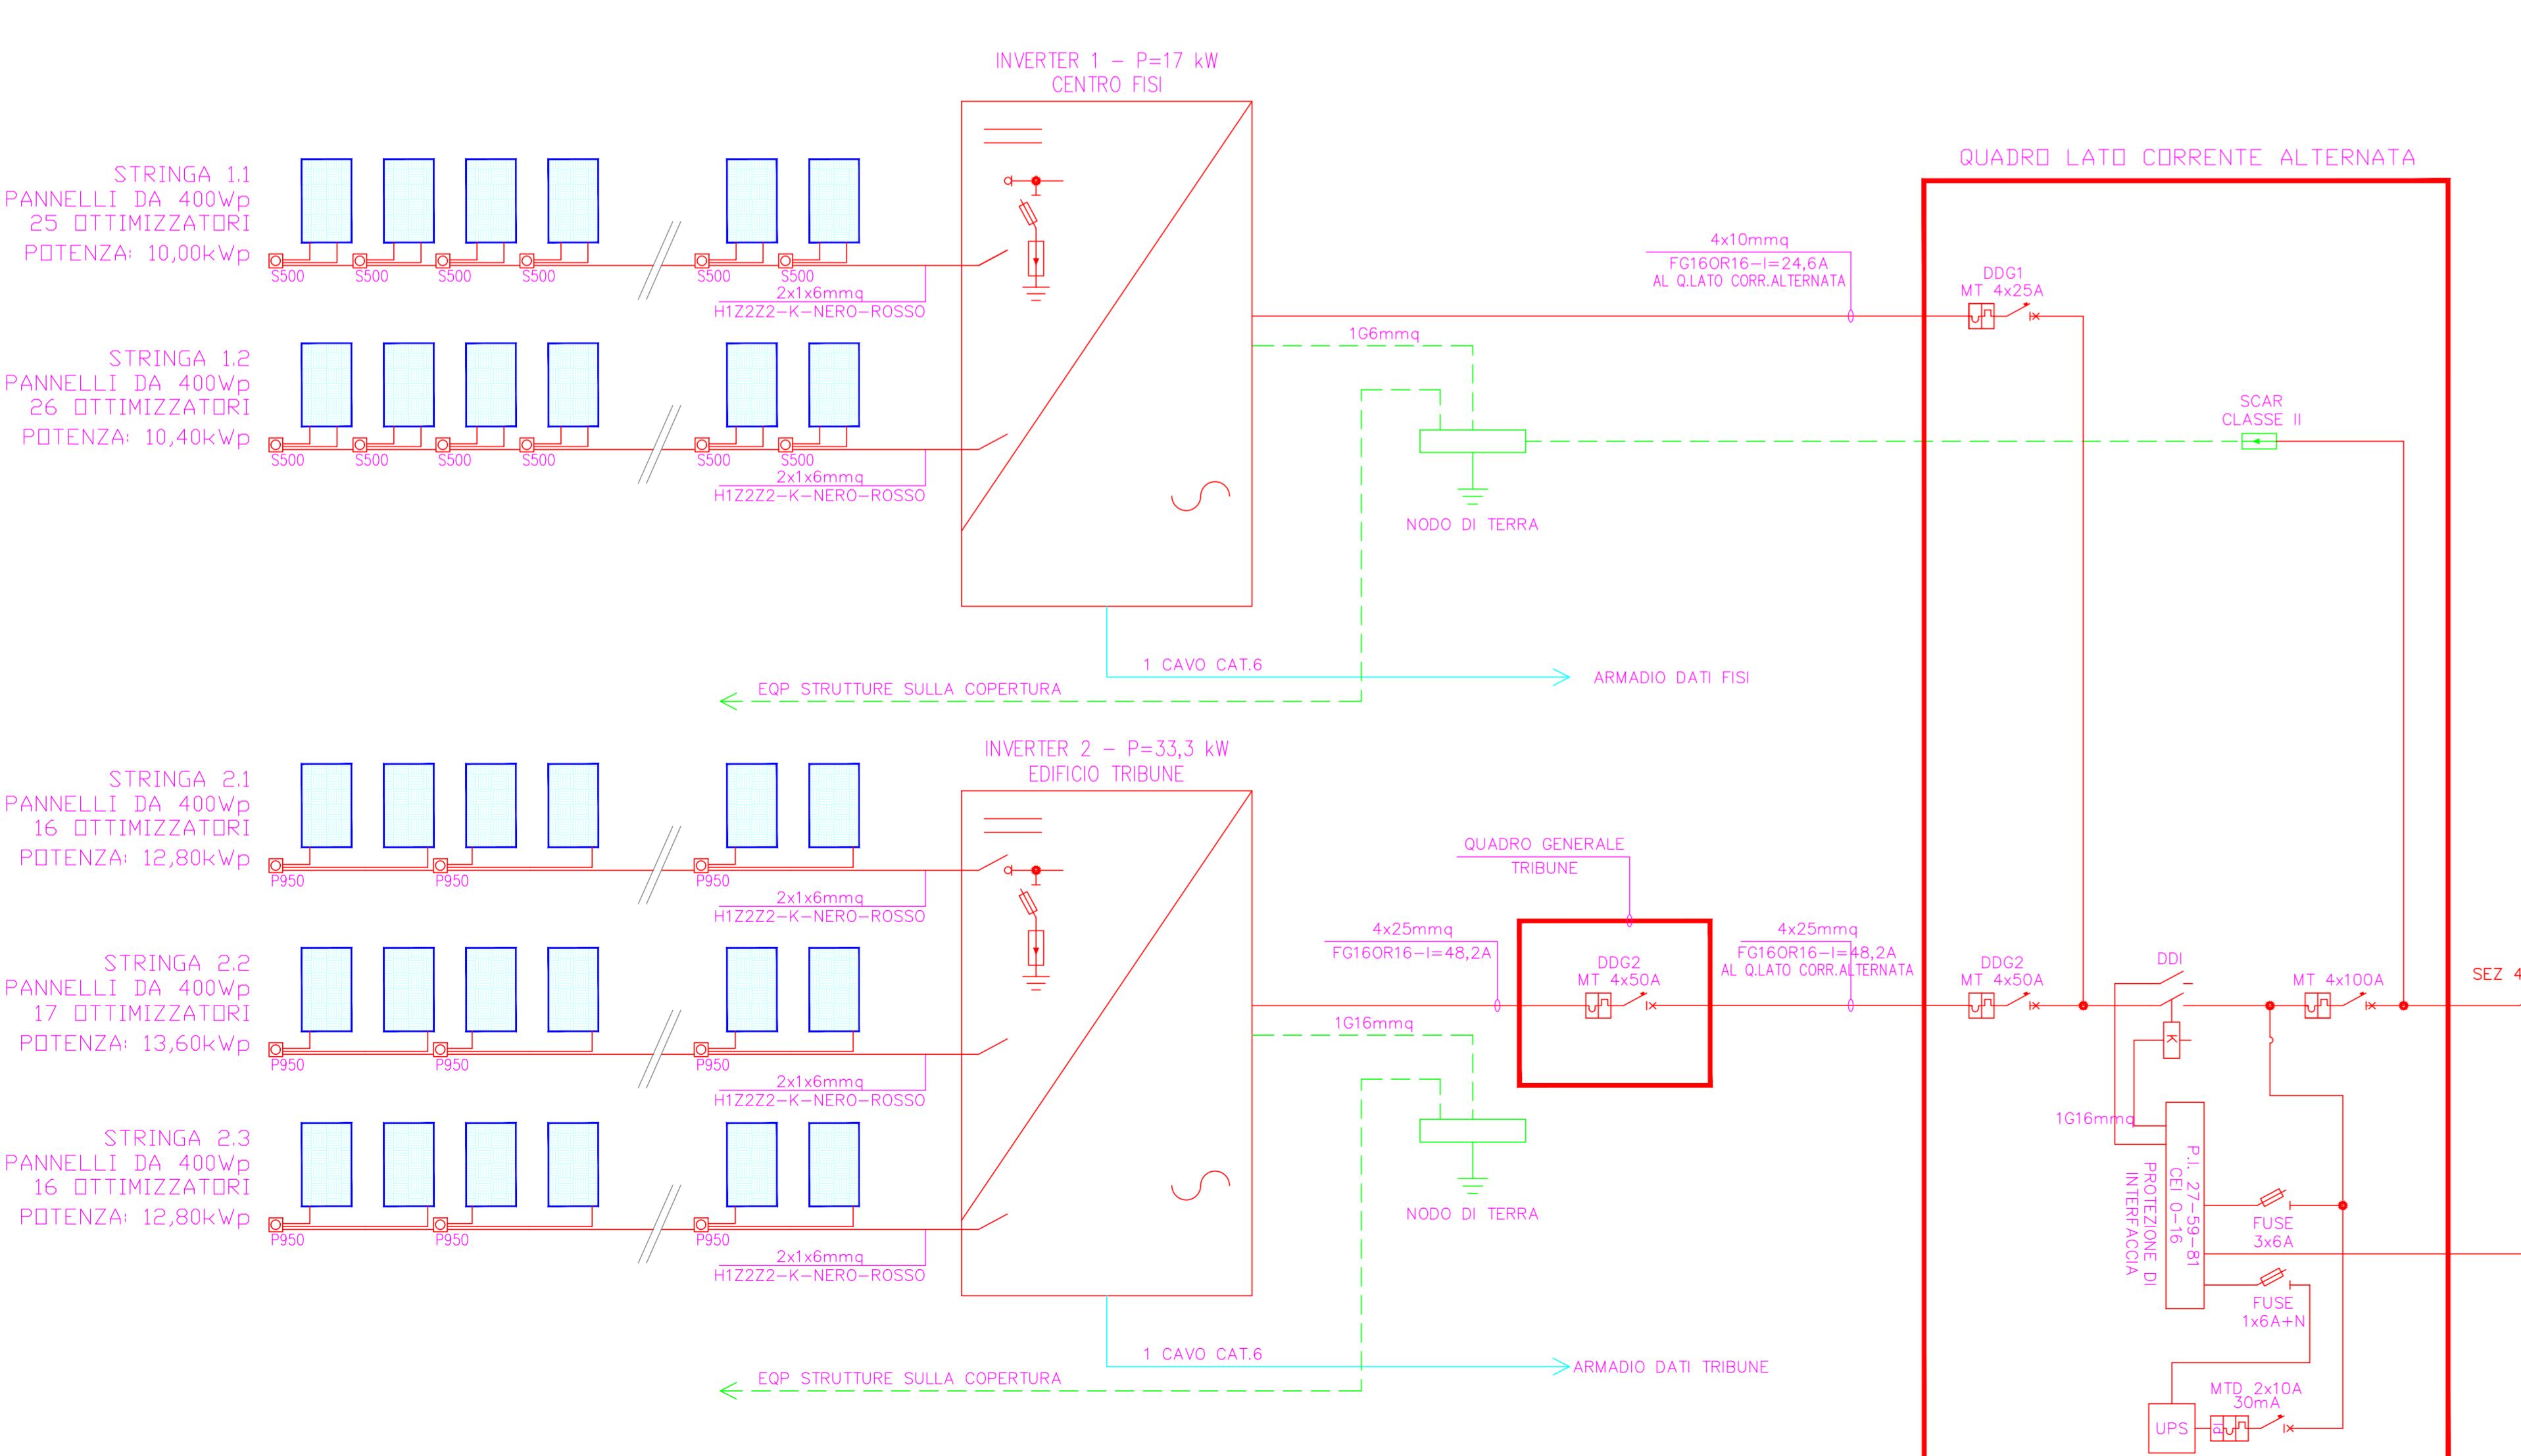


**PARTICOLARE STAFFA FISSAGGIO
A LAMIERA AGGRAFFATA**


**PARTICOLARE INSTALLAZIONE
QUADRO LATO C.ALTERNATORE
ED INVERTER**




PARTICOLARE INSTALLAZIONE QUADRO LATO C.ALTERNAT. ED INVERTER

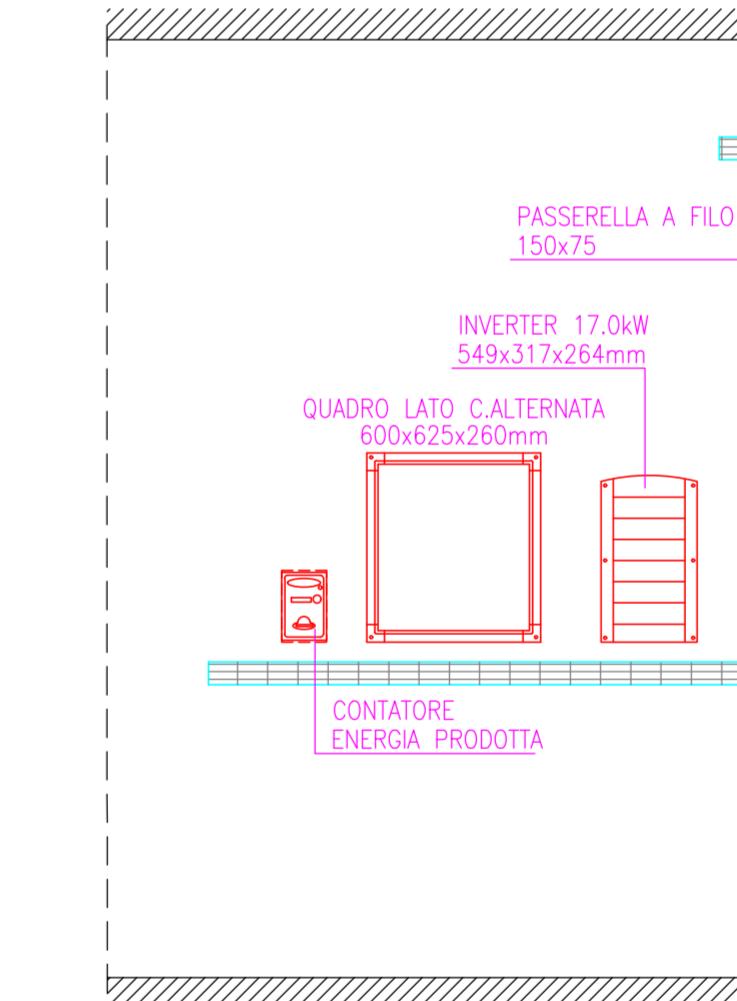

PARTICOLARE PANNELLO FOTOVOLTAICO

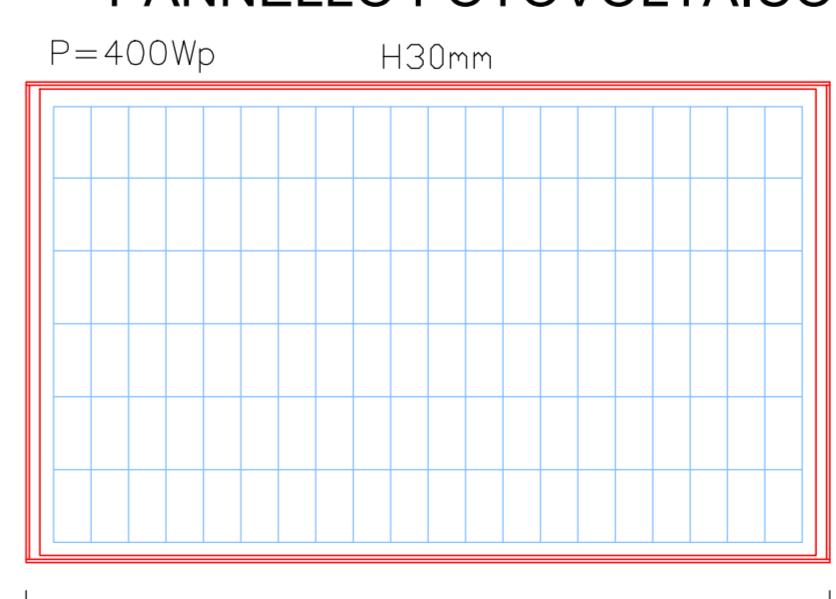

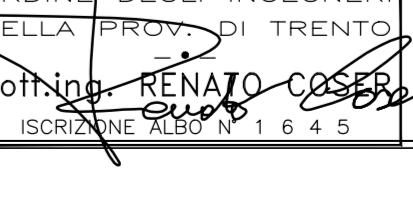	PROVINCIA AUTONOMA DI TRENTO AGENZIA PROVINCIALE OPERE PUBBLICHE SERVIZIO OPERE CIVILI UFFICIO PROGETTAZIONE E DIREZIONE LAVORI							
	COMUNE DI TESERO LAVORI PUBBLICI E AMBIENTE							
	Lavori di adeguamento dello stadio del fondo a Lago di Tesero Unità funzionale UF1.B							
PROGETTO: PROGETTO ESECUTIVO								
CATEGORIA: IMPIANTI								
O TAVOLA: Centro FISI Impianto fotovoltaico								
0/000	C. SOC: 5360	1:50	FASE PROGETTO : E	TIPO ELAB. : T	CATEGORIA : 339	PARTE D'OPERA : UF1.B	N° PROGR. 003	REVISIONE : 00
OGGETTO ARCHITETTONICO: arch. Marco GIOVANAZZI			PROGETTO STRUTTURE e ANTINCENDIO: ing. Marco SONTACCHI			Visto ! IL DIRIGENTE: ing. Marco GELMINI		
OGGETTO IMPIANTI ELETTRICI: ing. Renato COSER  DOTT. ING. RENATO COSER ISCRIZIONE ALBO N. 1645			PROGETTO IMPIANTI TERMOMECCANICI: ing. Giovanni BETTI			Visto ! IL DIRETTORE DELL'UFFICIO : arch. Silvano TOMASELLI IL COORDINATORE DEL GRUPPO DI PROGETTO: ing. Gabriele DEVIGILI		
ing. Piero MATTIOLI			RELACIONE GEOLOGICA: geol. Mirko DEMOZZI			RELACIONE ACUSTICA: ing. Matteo AGOSTINI		
						FILE: 5360-DT339-003		
						DATA REDAZIONE: Maggio 2023		