




PIANTA SEMINTERRATO (livello 0)
Scala 1:50

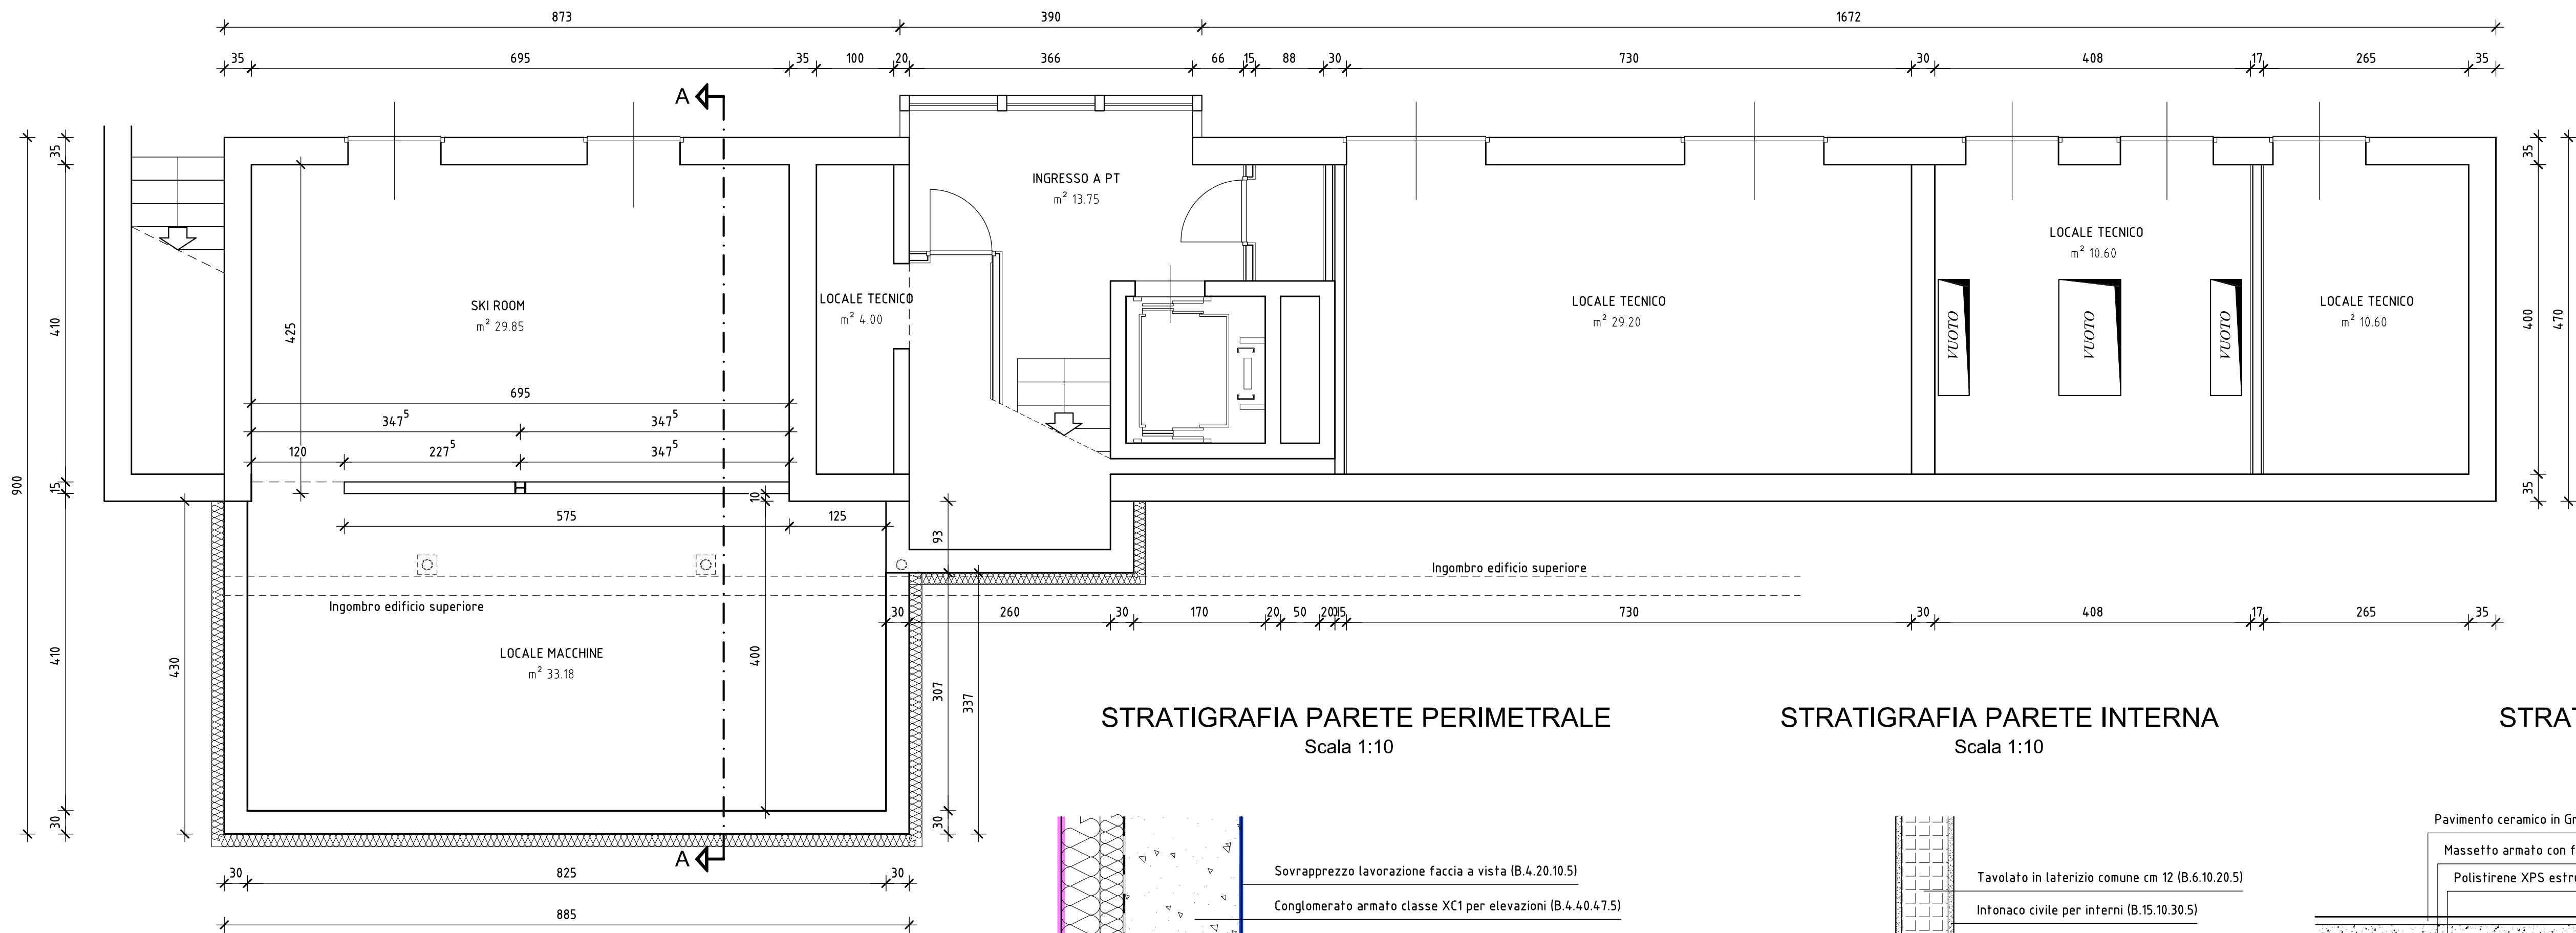


SEZIONE A-A
Scala 1:50

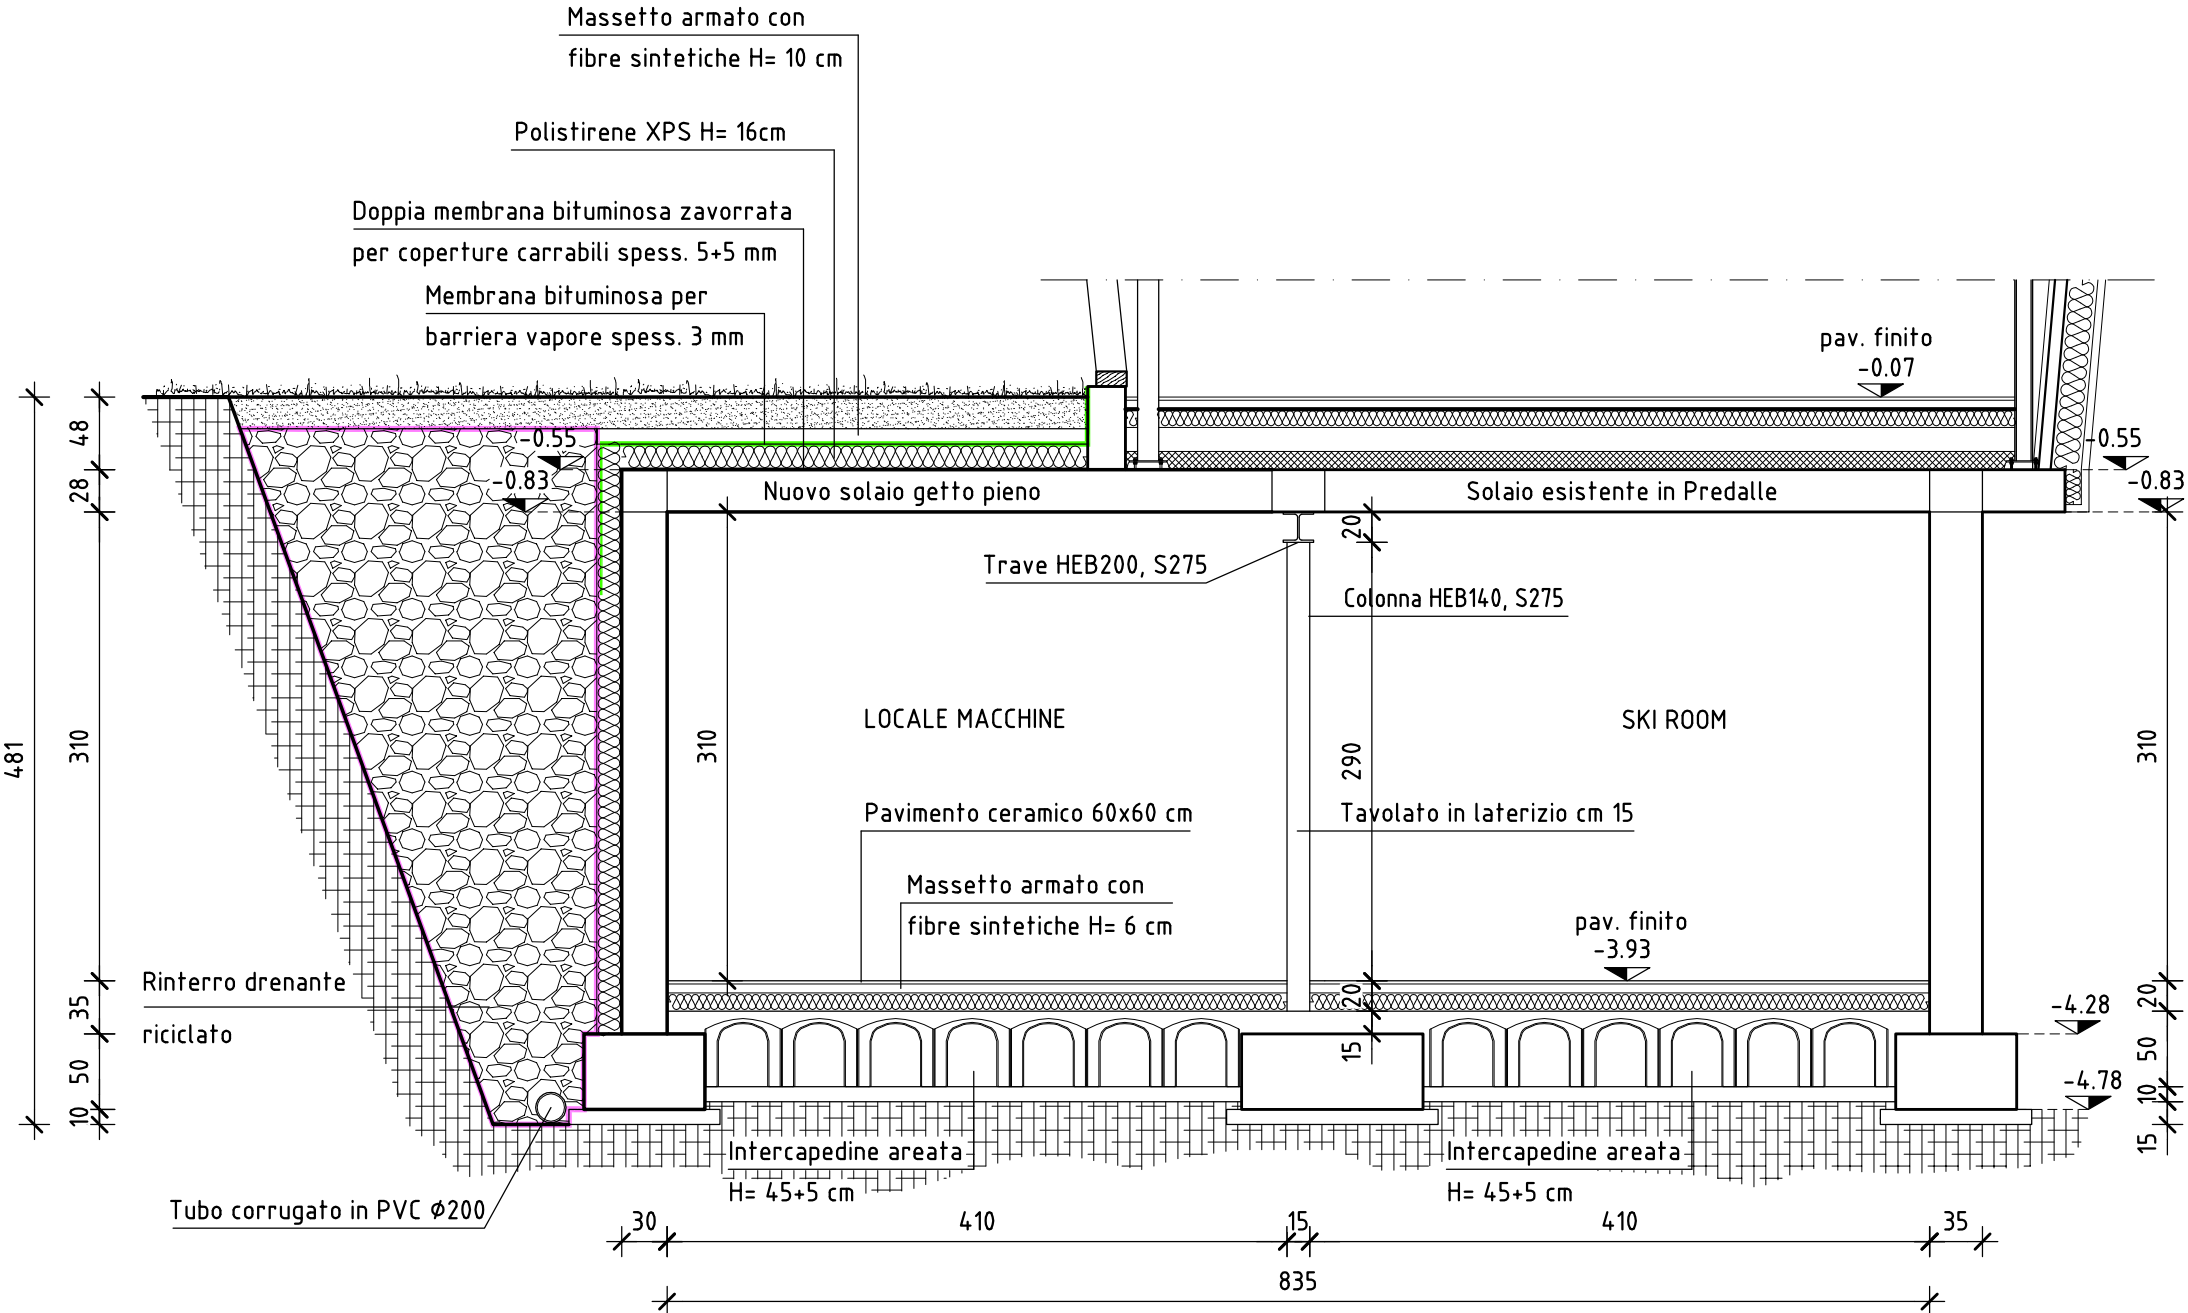


STRATIGRAFIA PARETE PERIMETRALE
Scala 1:10

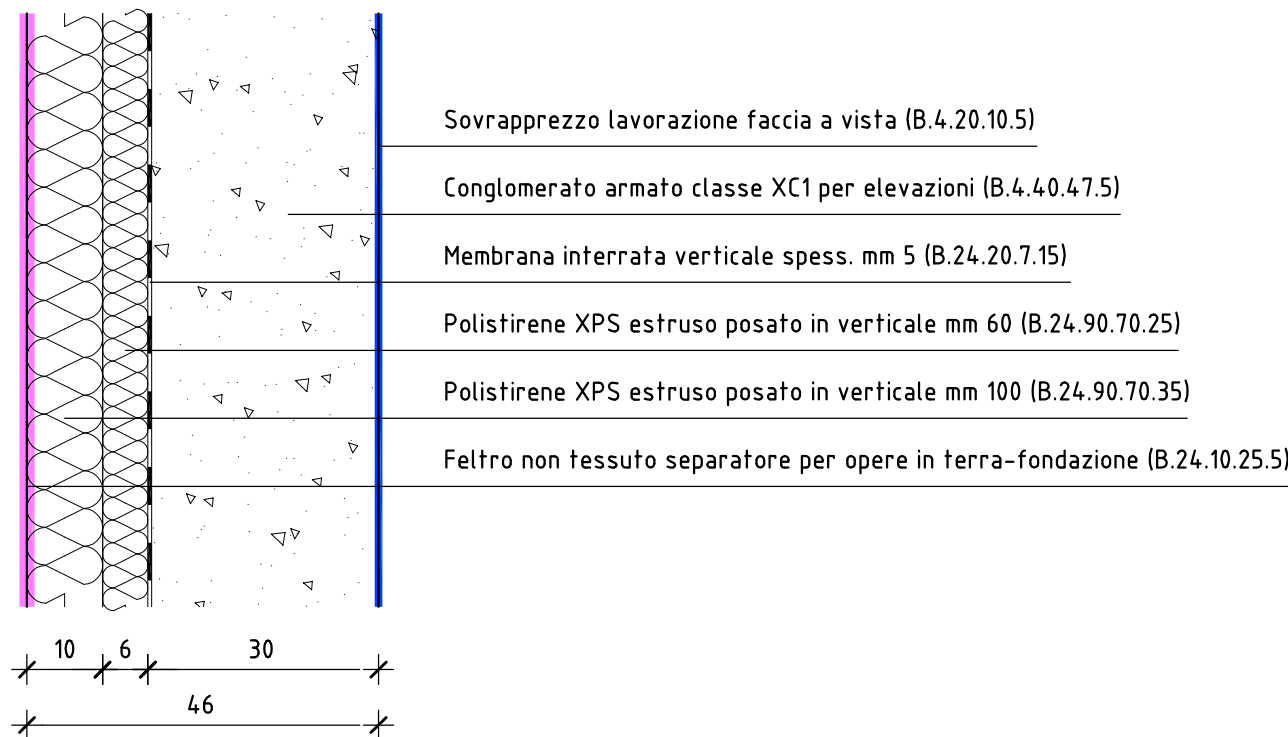


STRATIGRAFIA PARETE INTERNA
Scala 1:10

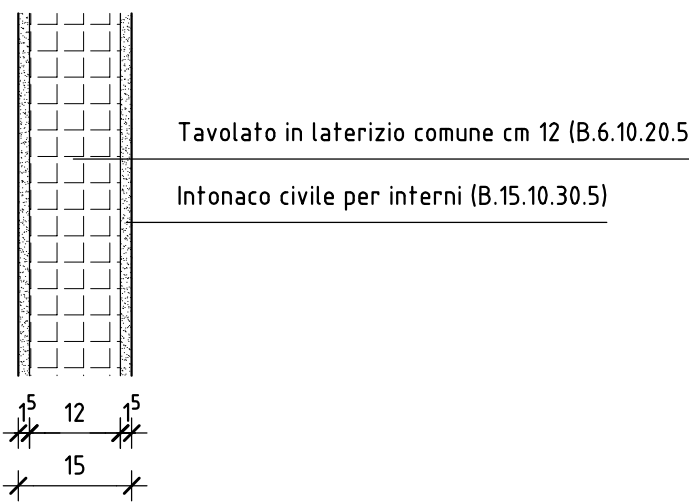


STRATIGRAFIA PAVIMENTO
Scala 1:10

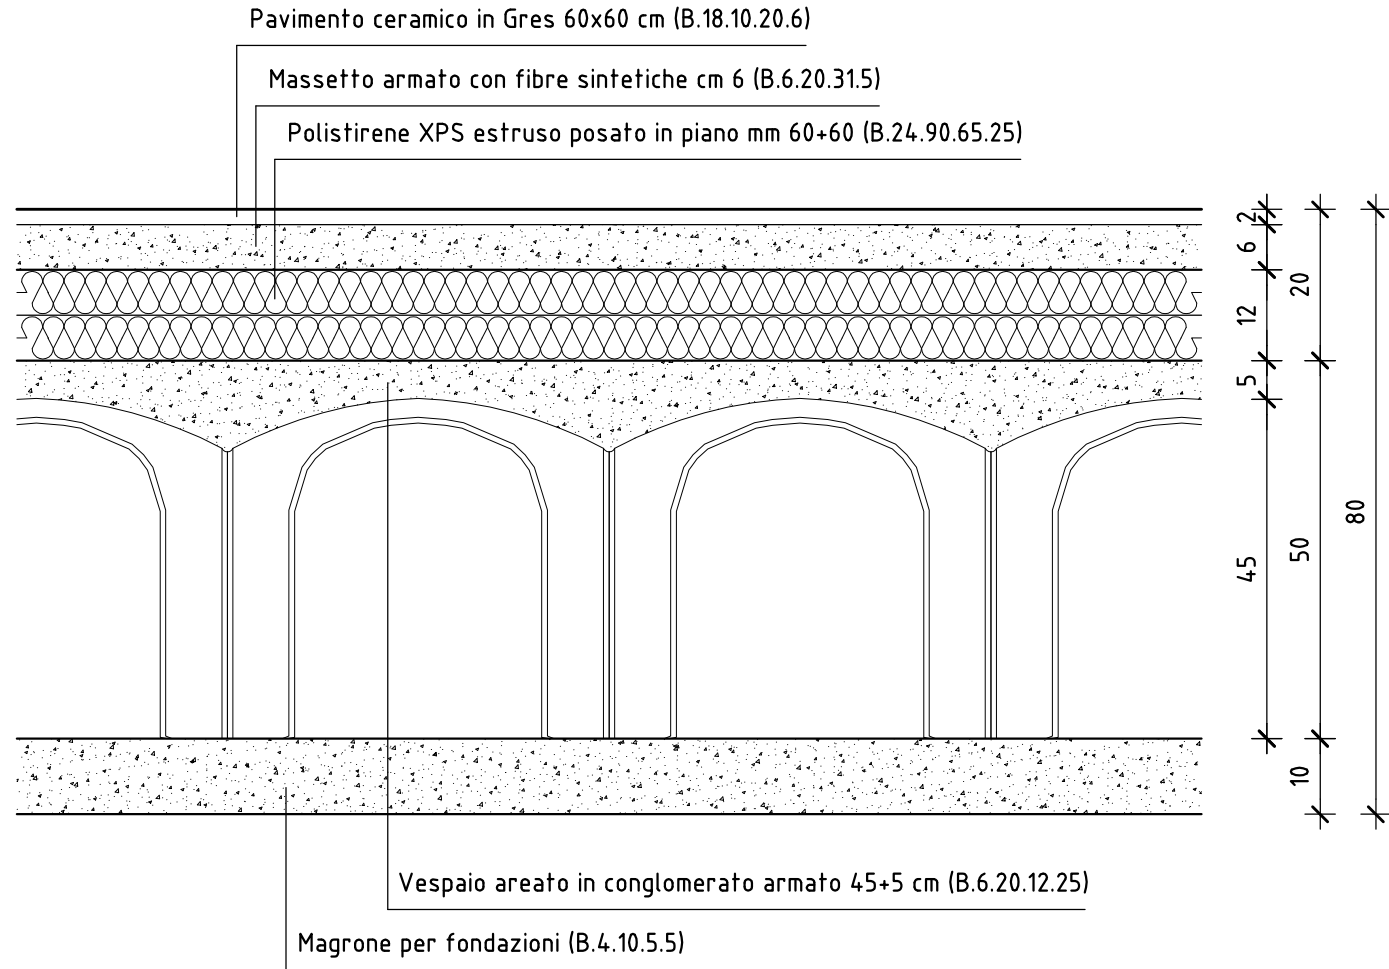

PLANIMETRIA PIANO TERRA (livello 1)
Scala 1:100

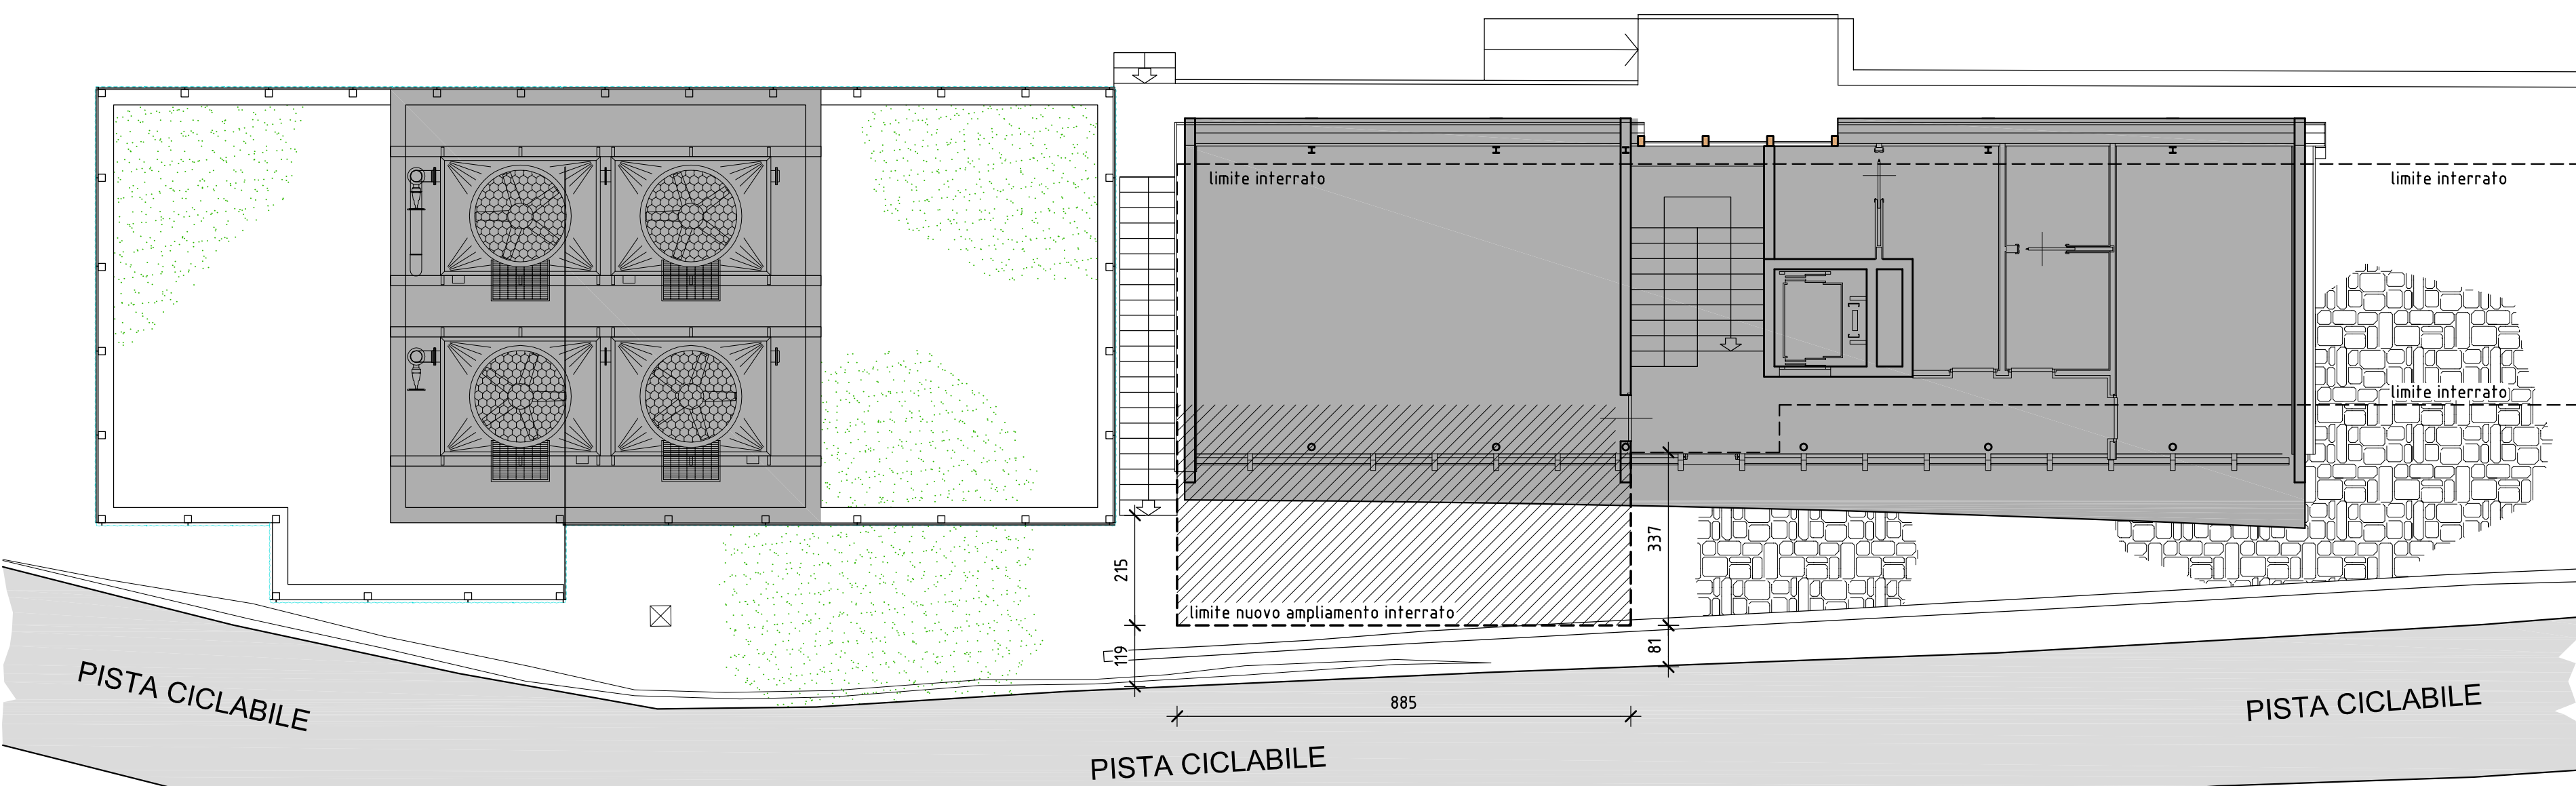

STRATIGRAFIA SOLAIO (parte esterna)
Scala 1:10

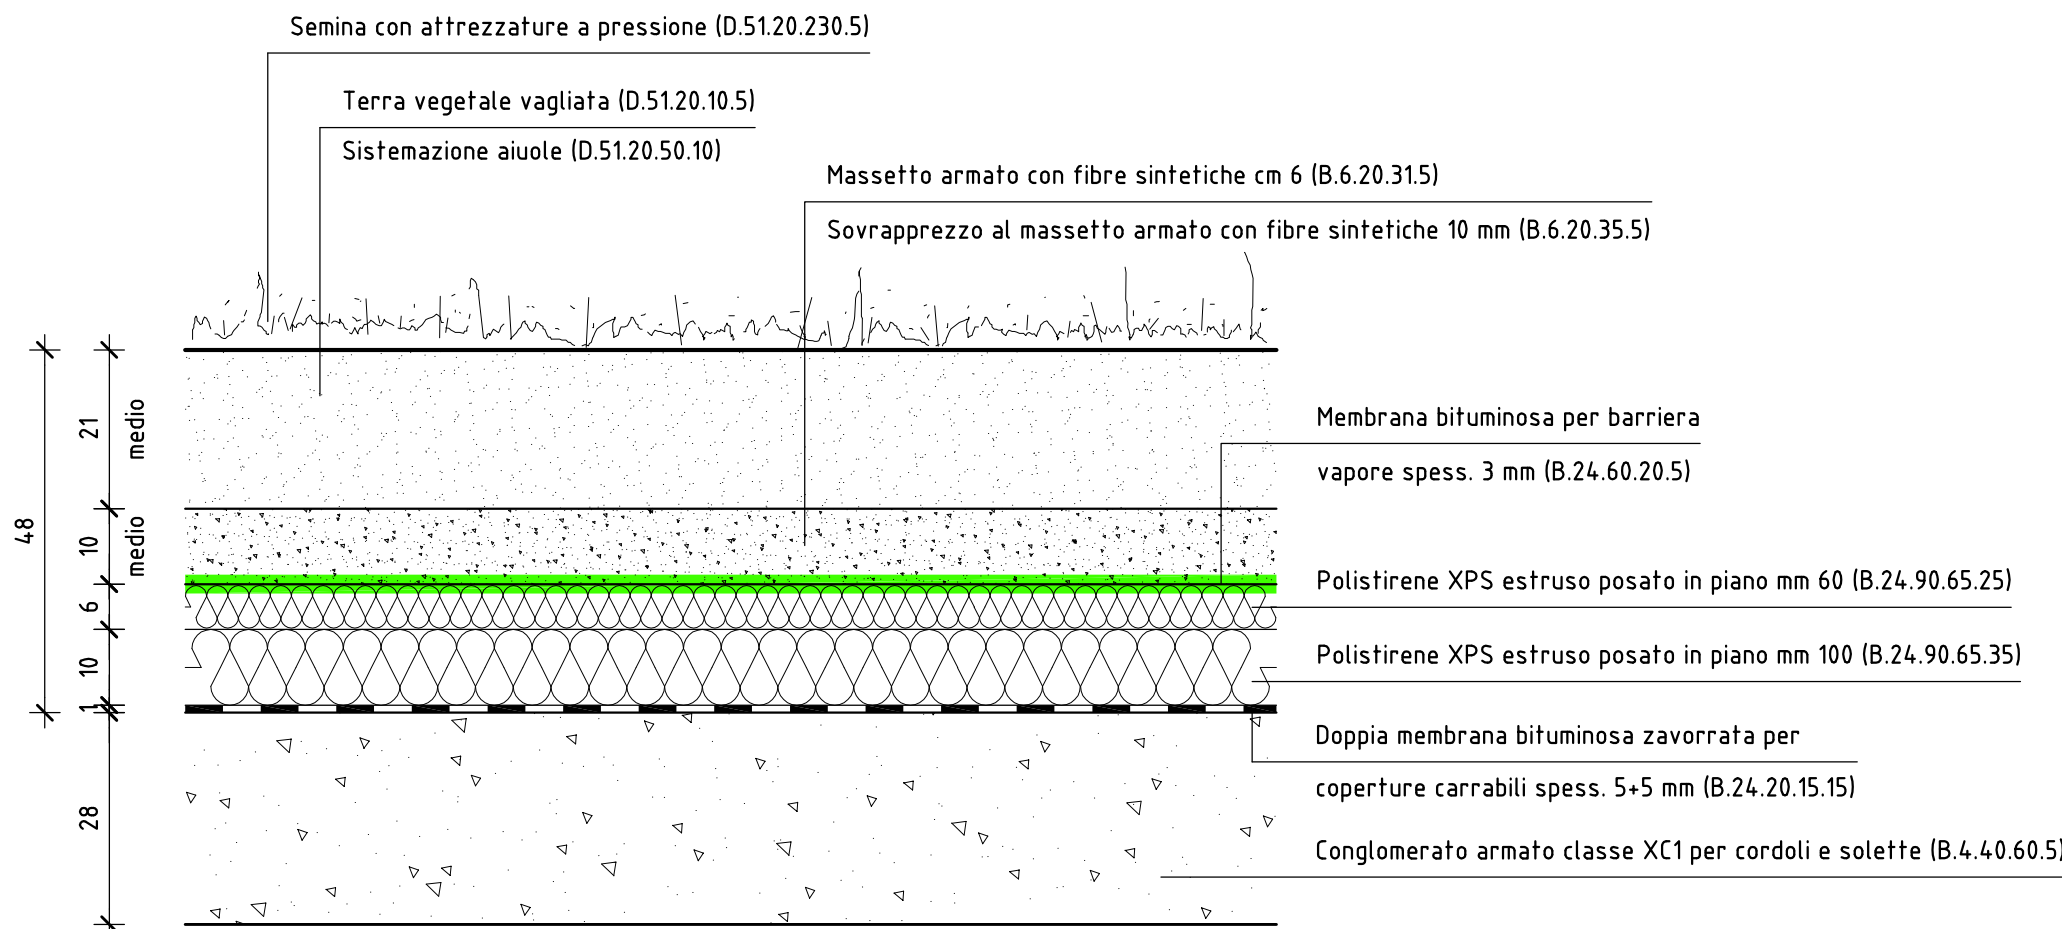

PROVINCIA AUTONOMA DI TRENTO AGENZIA PROVINCIALE OPERE PUBBLICHE SERVIZIO OPERE CIVILI UFFICIO PROGETTAZIONE E DIREZIONE LAVORI									
COMUNE DI TESERO LAVORI PUBBLICI E AMBIENTE									
Lavori di adeguamento dello stadio del fondo a Lago di Tesero UF1B - Fisi									
FASE PROGETTO: PROGETTO ESECUTIVO									
CATEGORIA: ARCHITETTURA									
TITOLO TAVOLA: EDIFICIO FISI : PIANTA E SEZIONE LIVELLO 0 E PLANIMETRIA LIVELLO 1 - di PROGETTO									
C.SP: E-90/000	C.SDC: 5360	SCALA: Varie	FASE PROGETTO: E	TIPO ELAB.: T	CATEGORIA: 120	PART. D'OPERA: UF1B	N° PROJ. 312-31 P	REVISIONE: 01	
PROGETTO ARCHITETTONICO: ing. Marco SONTACCHI ORDINE DEGLI INGEGNERI DELLA PROV. DI TRENTO - 608 - dot. ing. MARCO SONTACCHI ISCRIZIONE ALBO N° 1758			PROGETTO STRUTTURE e ANTINCENDIO: ing. Marco SONTACCHI ORDINE DEGLI INGEGNERI DELLA PROV. DI TRENTO - 608 - dot. ing. MARCO SONTACCHI ISCRIZIONE ALBO N° 1758			Visto I IL DIRIGENTE: ing. Marco GELMINI			
PROGETTO IMPIANTI ELETTRICI: ing. Renato COSER			PROGETTO IMPIANTI TERMOMECCANICI: ing. Giovanni BETTI			Visto I IL DIRETTORE DELL'UFFICIO: arch. Silvano TOMASELLI IL COORDINATORE DEL GRUPPO DI PROGETTO: ing. Gabriele DEVIGILI			
CSP: ing. Piero MATTIOLI			RELAZIONE GEOLOGICA: geol. Mirko DEMOZZI			RELAZIONE ACUSTICA: ing. Matteo AGOSTINI			
NOME FILE: 5360-ET120-312-31-01-Variante Ampliamento FISI.dwg						DATA REDAZIONE: SETTEMBRE 2023			