



STATO DI PROGETTO - scala 1:100


pianta copertura

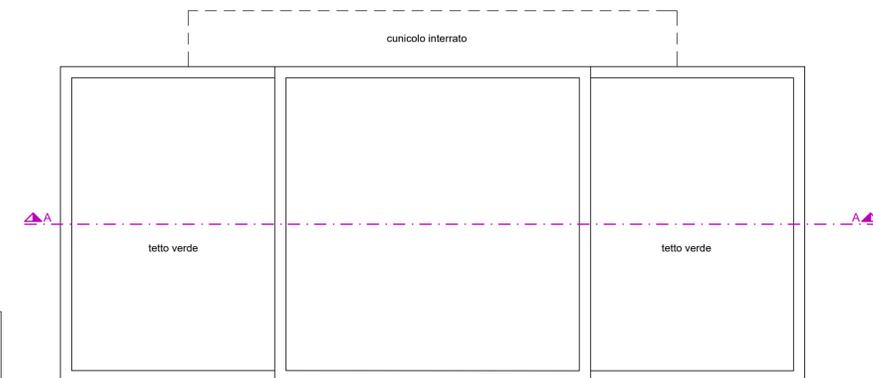

pianta piano terra

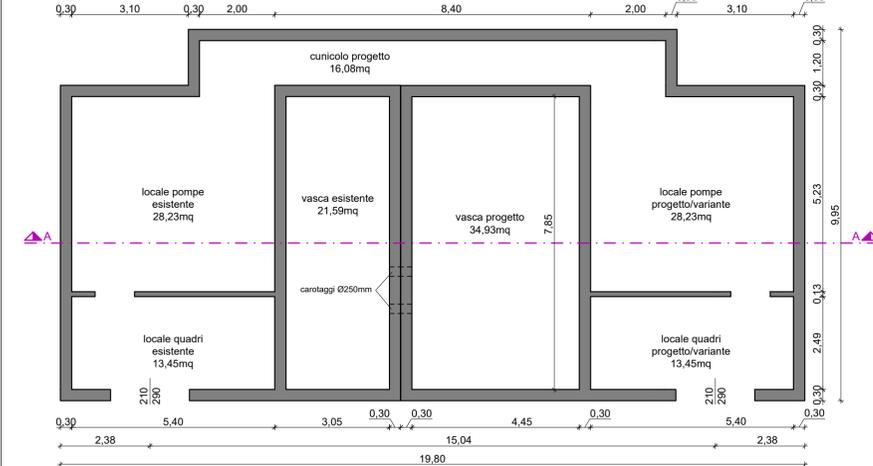


sezione A-A

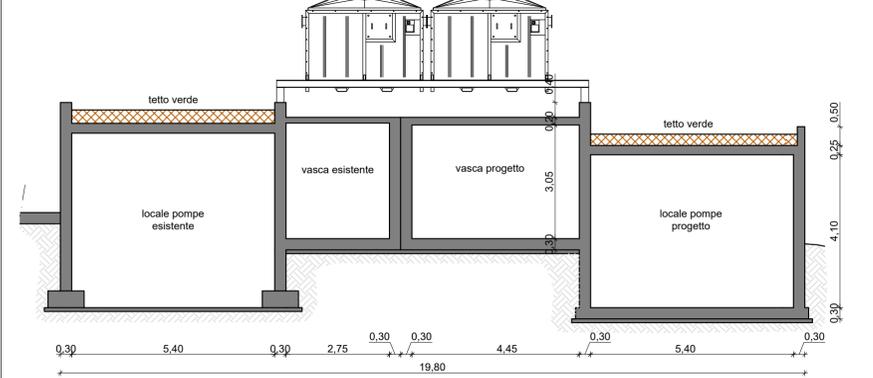


STATO DI VARIANTE - scala 1:100


pianta copertura

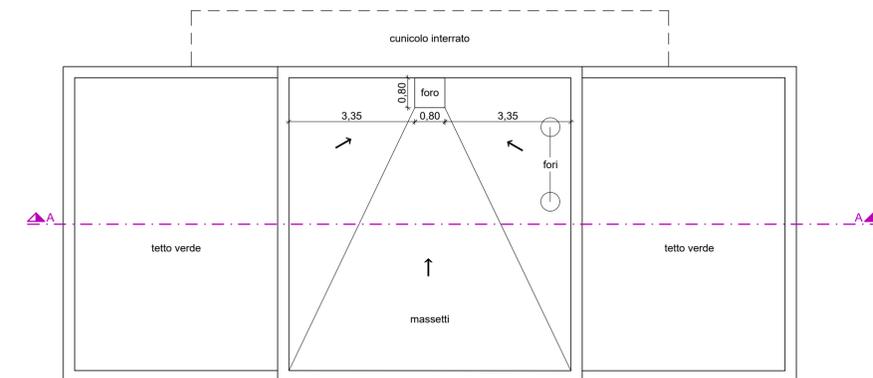

pianta piano terra

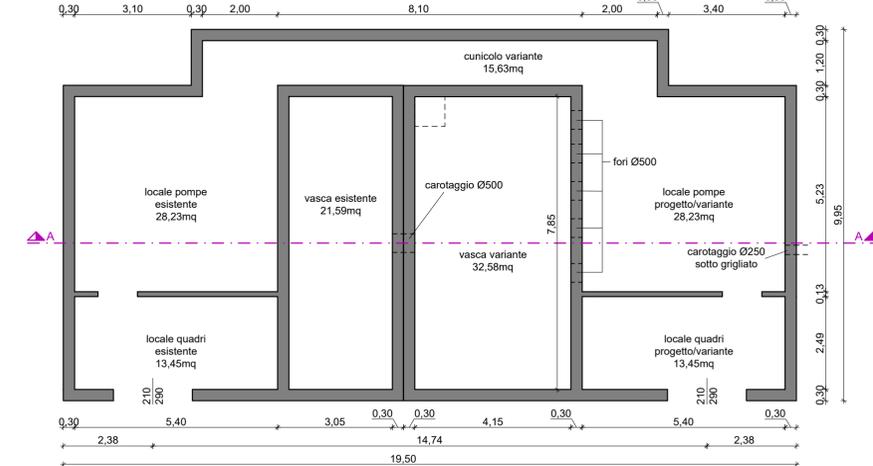


sezione A-A

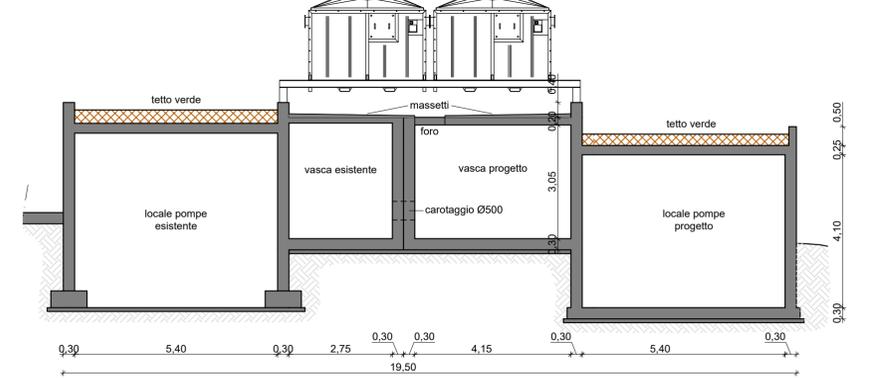


STATO DI RAFFRONTO - scala 1:100


pianta copertura

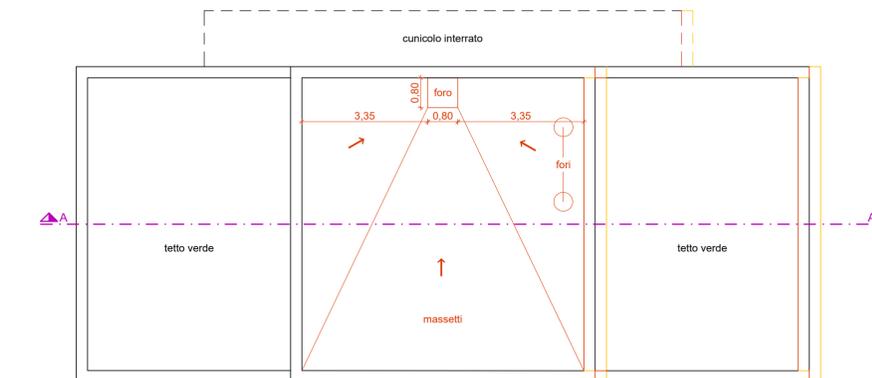

pianta piano terra

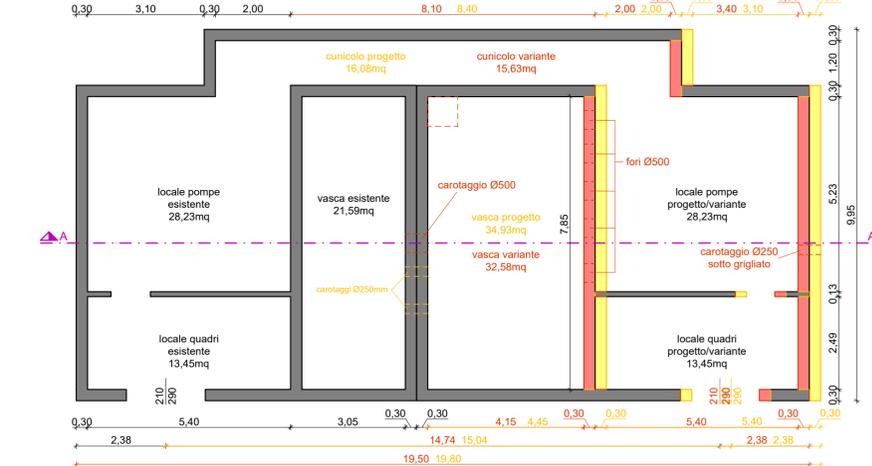

sezione A-A

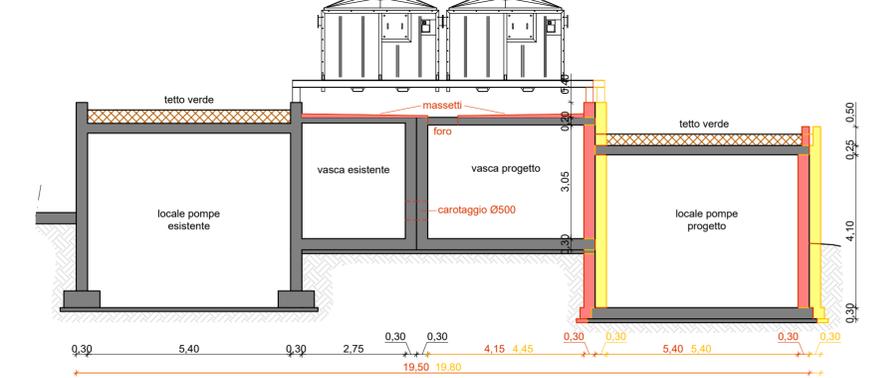

<p>PROVINCIA AUTONOMA DI TRENTO AGENZIA PROVINCIALE OPERE PUBBLICHE SERVIZIO OPERE CIVILI</p> <p>UFFICIO PROGETTAZIONE E DIREZIONE LAVORI</p>								
<p>COMUNE DI TESERO LAVORI PUBBLICI E AMBIENTE</p>								
<p>Lavori di adeguamento dello stadio del fondo a Lago di Tesero UF3</p>								
<p>FASE PROGETTO: PROGETTO VARIANTE 1</p>								
<p>CATEGORIA: ARCHITETTONICO - PUNTUALI</p>								
<p>TITOLO TAVOLA: VARIANTE STAZIONE DI POMPAGGIO</p>								
C. SIP:	C. SOC:	SCALA:	FASE PROGETTO:	TIPO ELAB.:	CATEGORIA:	PARTE D'OPERA:	N° PROGR:	REVISIONE:
E-90/000	5360		V1	T	312	UF3	001	00
PROGETTO ARCHITETTONICO: PROGETTO SOTTOSERVIZI: PROGETTO IMPIANTI ELETTRICI:					Viso I IL DIRIGENTE:			
ing. Giordano FARINA					ing. Marco GELMINI			
					Viso I IL DIRETTORE DELL'UFFICIO:			
					ing. Matteo D'IGNAZIO			
					IL COORDINATORE DEL GRUPPO DI PROGETTO:			
					ing. Gabriele DEVIGILI			
NOME FILE:							DATA REDAZIONE:	APRILE 2025